




鹿児島県農業共済組合曾於支所 事業所照明器具LED化工事

図 面 リ ス ト			
図面番号	図 面 名 称		縮 尺
E-01	現 況 設 計 図 面	表紙・図面リスト・附近見取図	NO SCALE
E-02	現 況 設 計 図 面	曾於支所 建物 配置 図	1 / 400
E-03	現 況 設 計 図 面	事務所棟 建物1階平面図	1 / 120
E-04	現 況 設 計 図 面	事務所棟 建物2階平面図	1 / 120
E-05	現 況 設 計 図 面	事務所棟 建物R階平面図	1 / 120
E-06	現 況 設 計 図 面	書 庫 棟 建物1階平面図	1 / 100
E-07	現 況 設 計 図 面	実測センター棟／車庫兼倉庫棟 建物1階平面図	1 / 100
E-08	現 況 設 計 図 面	中部事務所 建物1階・2階平面図	1 / 100
E-09	現 況 設 計 図 面	南部事務所 建物1階・2階平面図	1 / 100
E-10	現 況 設 計 図 面	北部事務所 建物1階・2階平面図	1 / 100
E-11・21	照明器具LED化工事設計図面	表紙・図面リスト・附近見取図	NO SCALE
E-12・22	照明器具LED化工事設計図面	曾於支所 建物 配置 図	1 / 400
E-13・23	照明器具LED化工事設計図面	事務所棟 建物1階平面図	1 / 120
E-14・24	照明器具LED化工事設計図面	事務所棟 建物2階平面図	1 / 120
E-15・25	照明器具LED化工事設計図面	事務所棟 建物R階平面図	1 / 120
E-16・26	照明器具LED化工事設計図面	書 庫 棟 建物1階平面図	1 / 100
E-17・27	照明器具LED化工事設計図面	実測センター棟／車庫兼倉庫棟 建物1階平面図	1 / 100
E-18・28	照明器具LED化工事設計図面	中部事務所 建物1階・2階平面図	1 / 100
E-19・29	照明器具LED化工事設計図面	南部事務所 建物1階・2階平面図	1 / 100
E-20・30	照明器具LED化工事設計図面	北部事務所 建物1階・2階平面図	1 / 100
	照明器具LED化工事設計図面	E-11～E-20は、現況照明器具位置及び数量を表す	
	照明器具LED化工事設計図面	E-21～E-30は、LED化工事照明器具位置及び数量を表す	

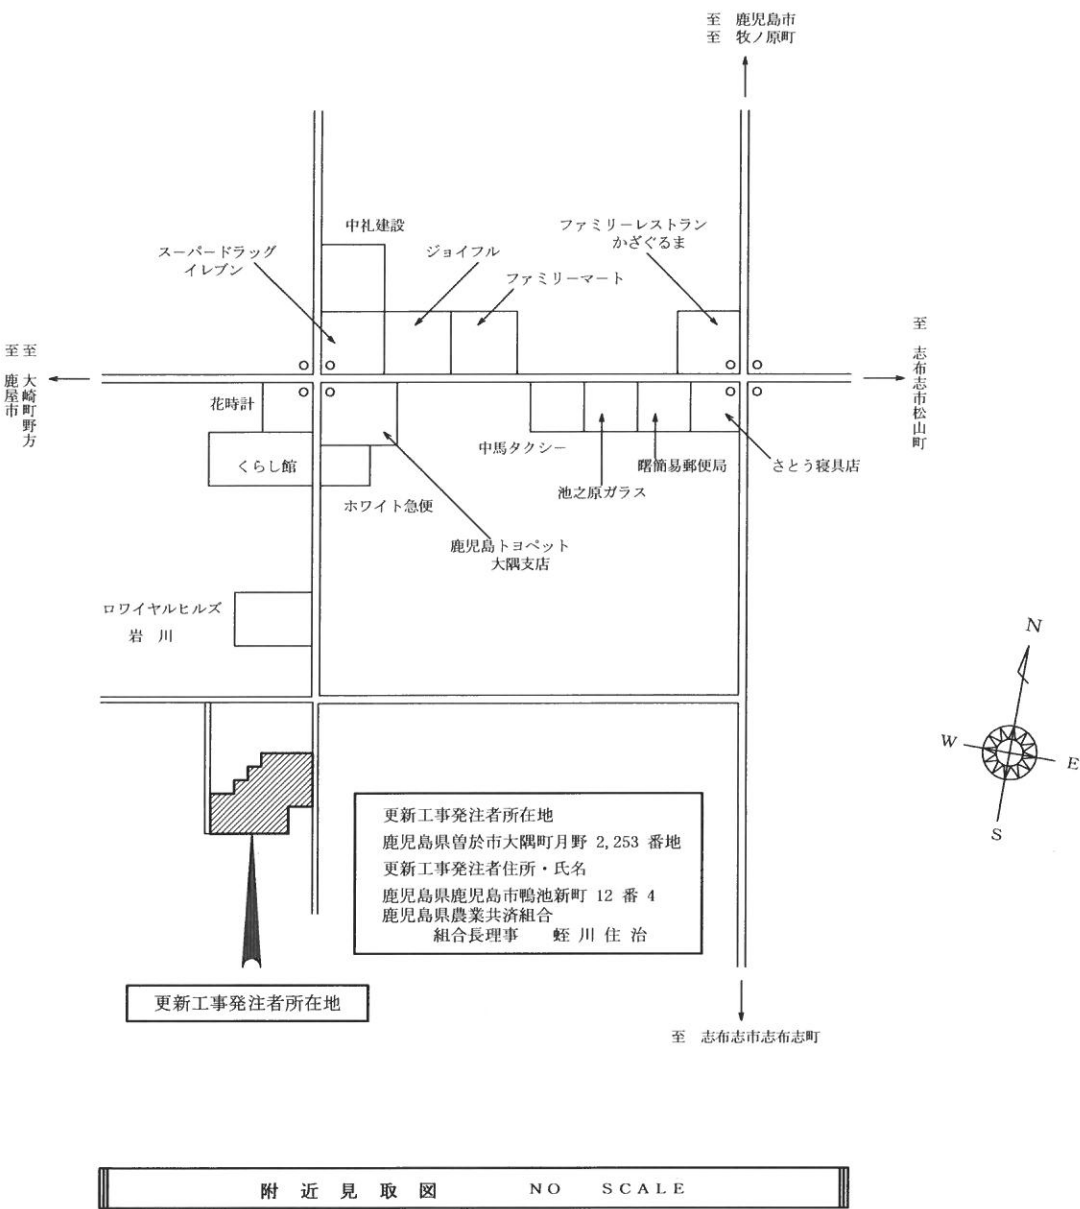


現況設計図面		一級建築士事務所	件 名	鹿児島県農業共済組合曾於支所 事業所照明器具LED化工事	日 付	2024 - 05
		村 岡 建 築 設 計 事 務 所	図 名	表紙・図面リスト・附近見取図	縮 尺	NO SCALE
		鹿児島県曾於市末吉町二之方 800-5 管理建築士登録番号 NO. 145049	建築士事務所登録番号	鹿児島県知事登録 第 1-3-9 号	図 番	E-01
		TEL. FAX 0986-76-3489 村 岡 昭 宏				

既設建物・事務所 R C造 2階建て	建物の最高の軒高さ = 9.270 m 建物の最高の高さ = 14.800 m 建築面積 = 1,123.110 m ² 1階床面積 = 924.700 m ² 2階床面積 = 560.000 m ² R階床面積 = 10.800 m ² 延べ床面積 = 1,495.500 m ²
既設建物・事務所 R C造平家建て 昭和62年建設	建物の最高の軒高さ = 4.700 m 建物の最高の高さ = 5.000 m 建築面積 = 500.425 m ² 1階床面積 = 358.700 m ² 延べ床面積 = 358.700 m ²
既設建物・事務所 R C造 2階建て 昭和53年建設	建物の最高の軒高さ = 9.270 m 建物の最高の高さ = 14.800 m 建築面積 = 840.620 m ² 1階床面積 = 566.000 m ² 2階床面積 = 560.000 m ² R階床面積 = 10.800 m ² 延べ床面積 = 1,136.800 m ²

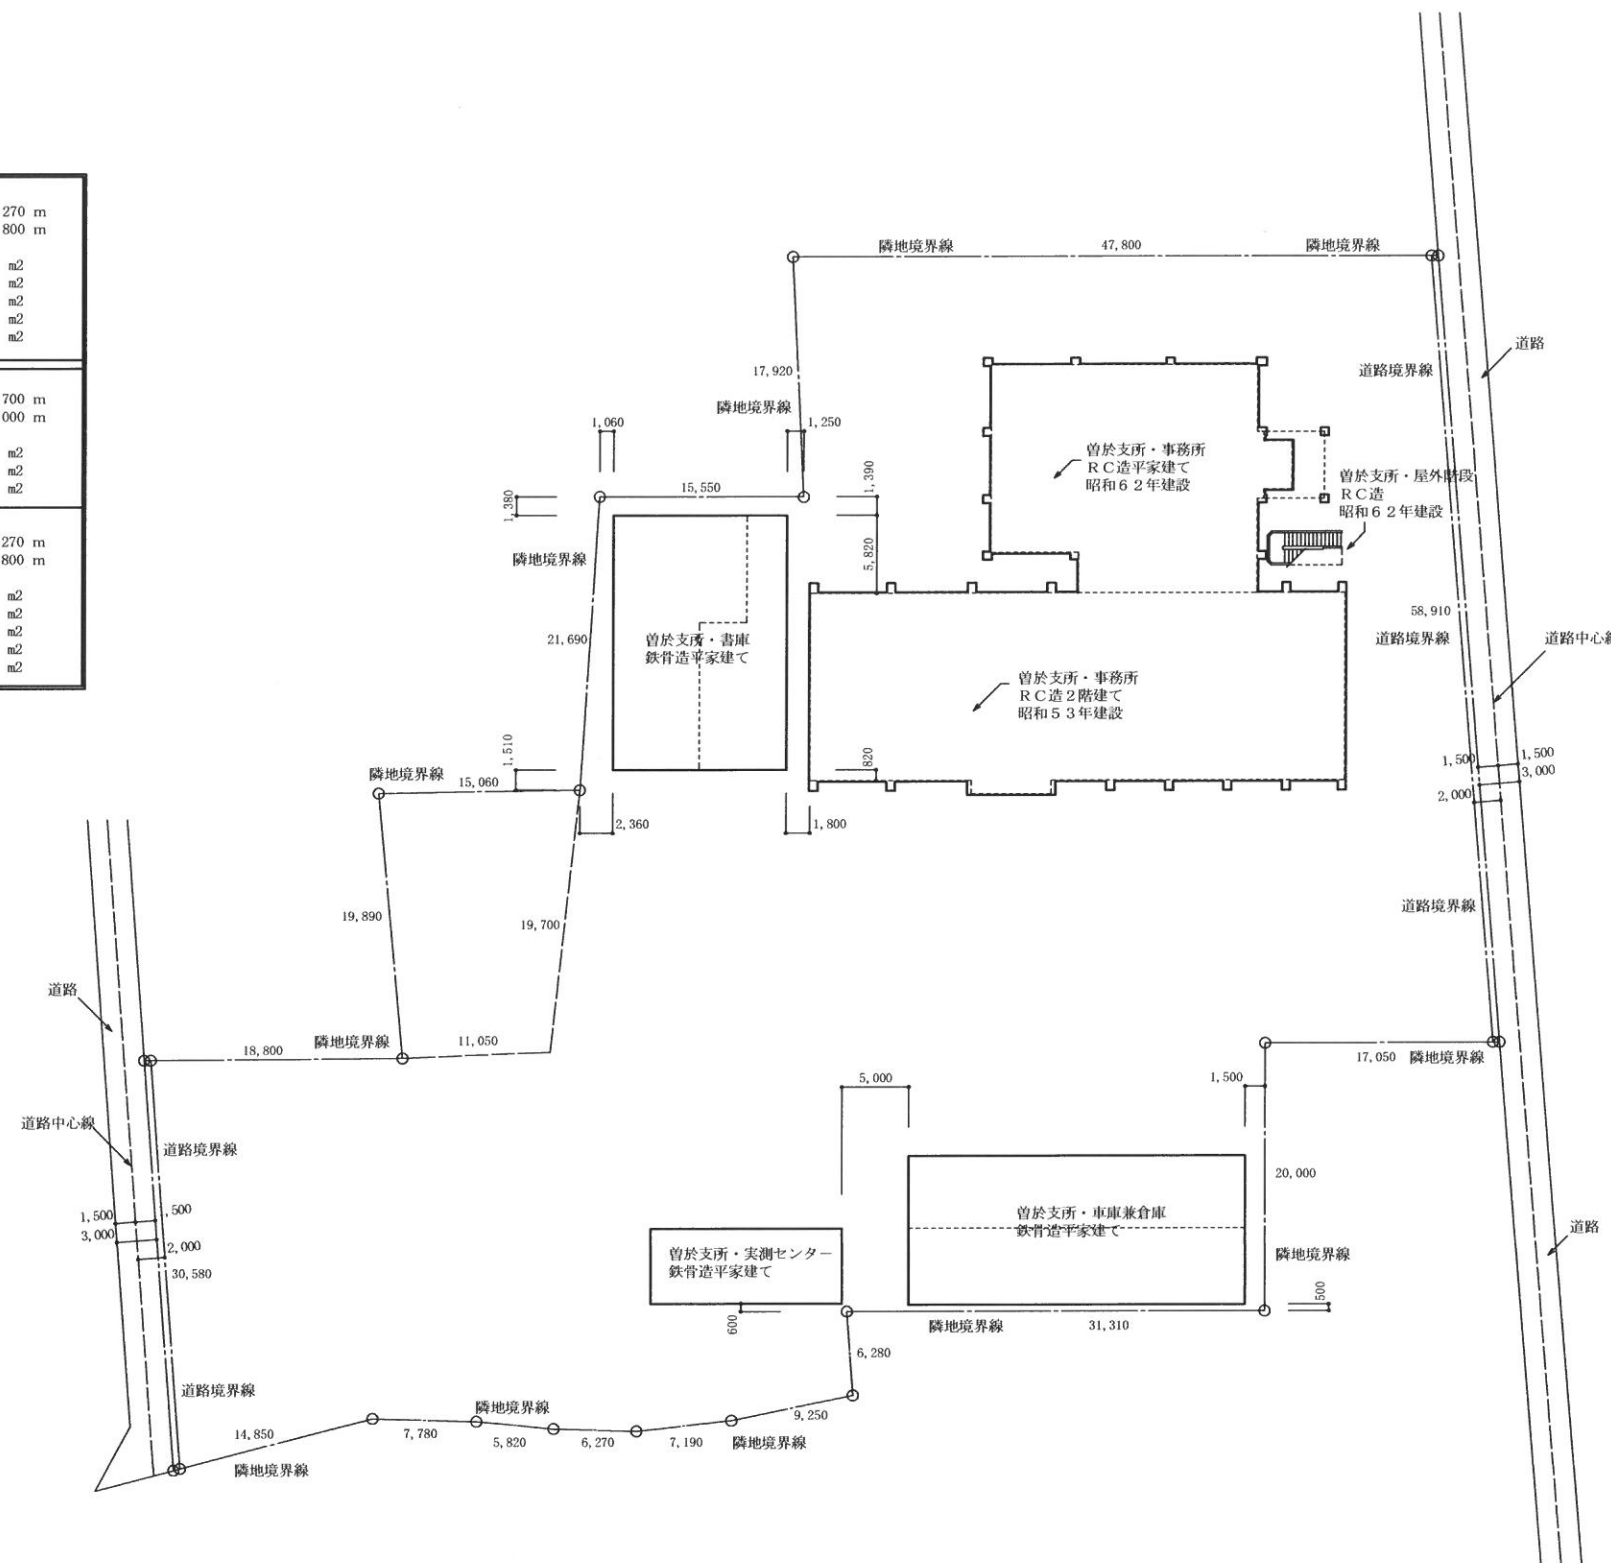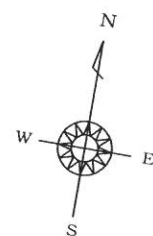


建 物 配 置 図 $S = 1 / 400$

現況設計図面		一級建築士事務所 村岡建築設計事務所 鹿児島県曾於市末吉町二之方 800-5 TEL.FAX 0986-76-3489 管理建築士登録番号 NO. 145049 村岡昭宏	件名	鹿児島県農業共済組合曾於支所 事業所照明器具LED化工事	日付	2024 - 05
			図名	曾於支所 建物配置図	縮尺	1 / 400
			建築士事務所登録番号	鹿児島県知事登録 第 1 - 3 - 9 号	図番	E - 0 2

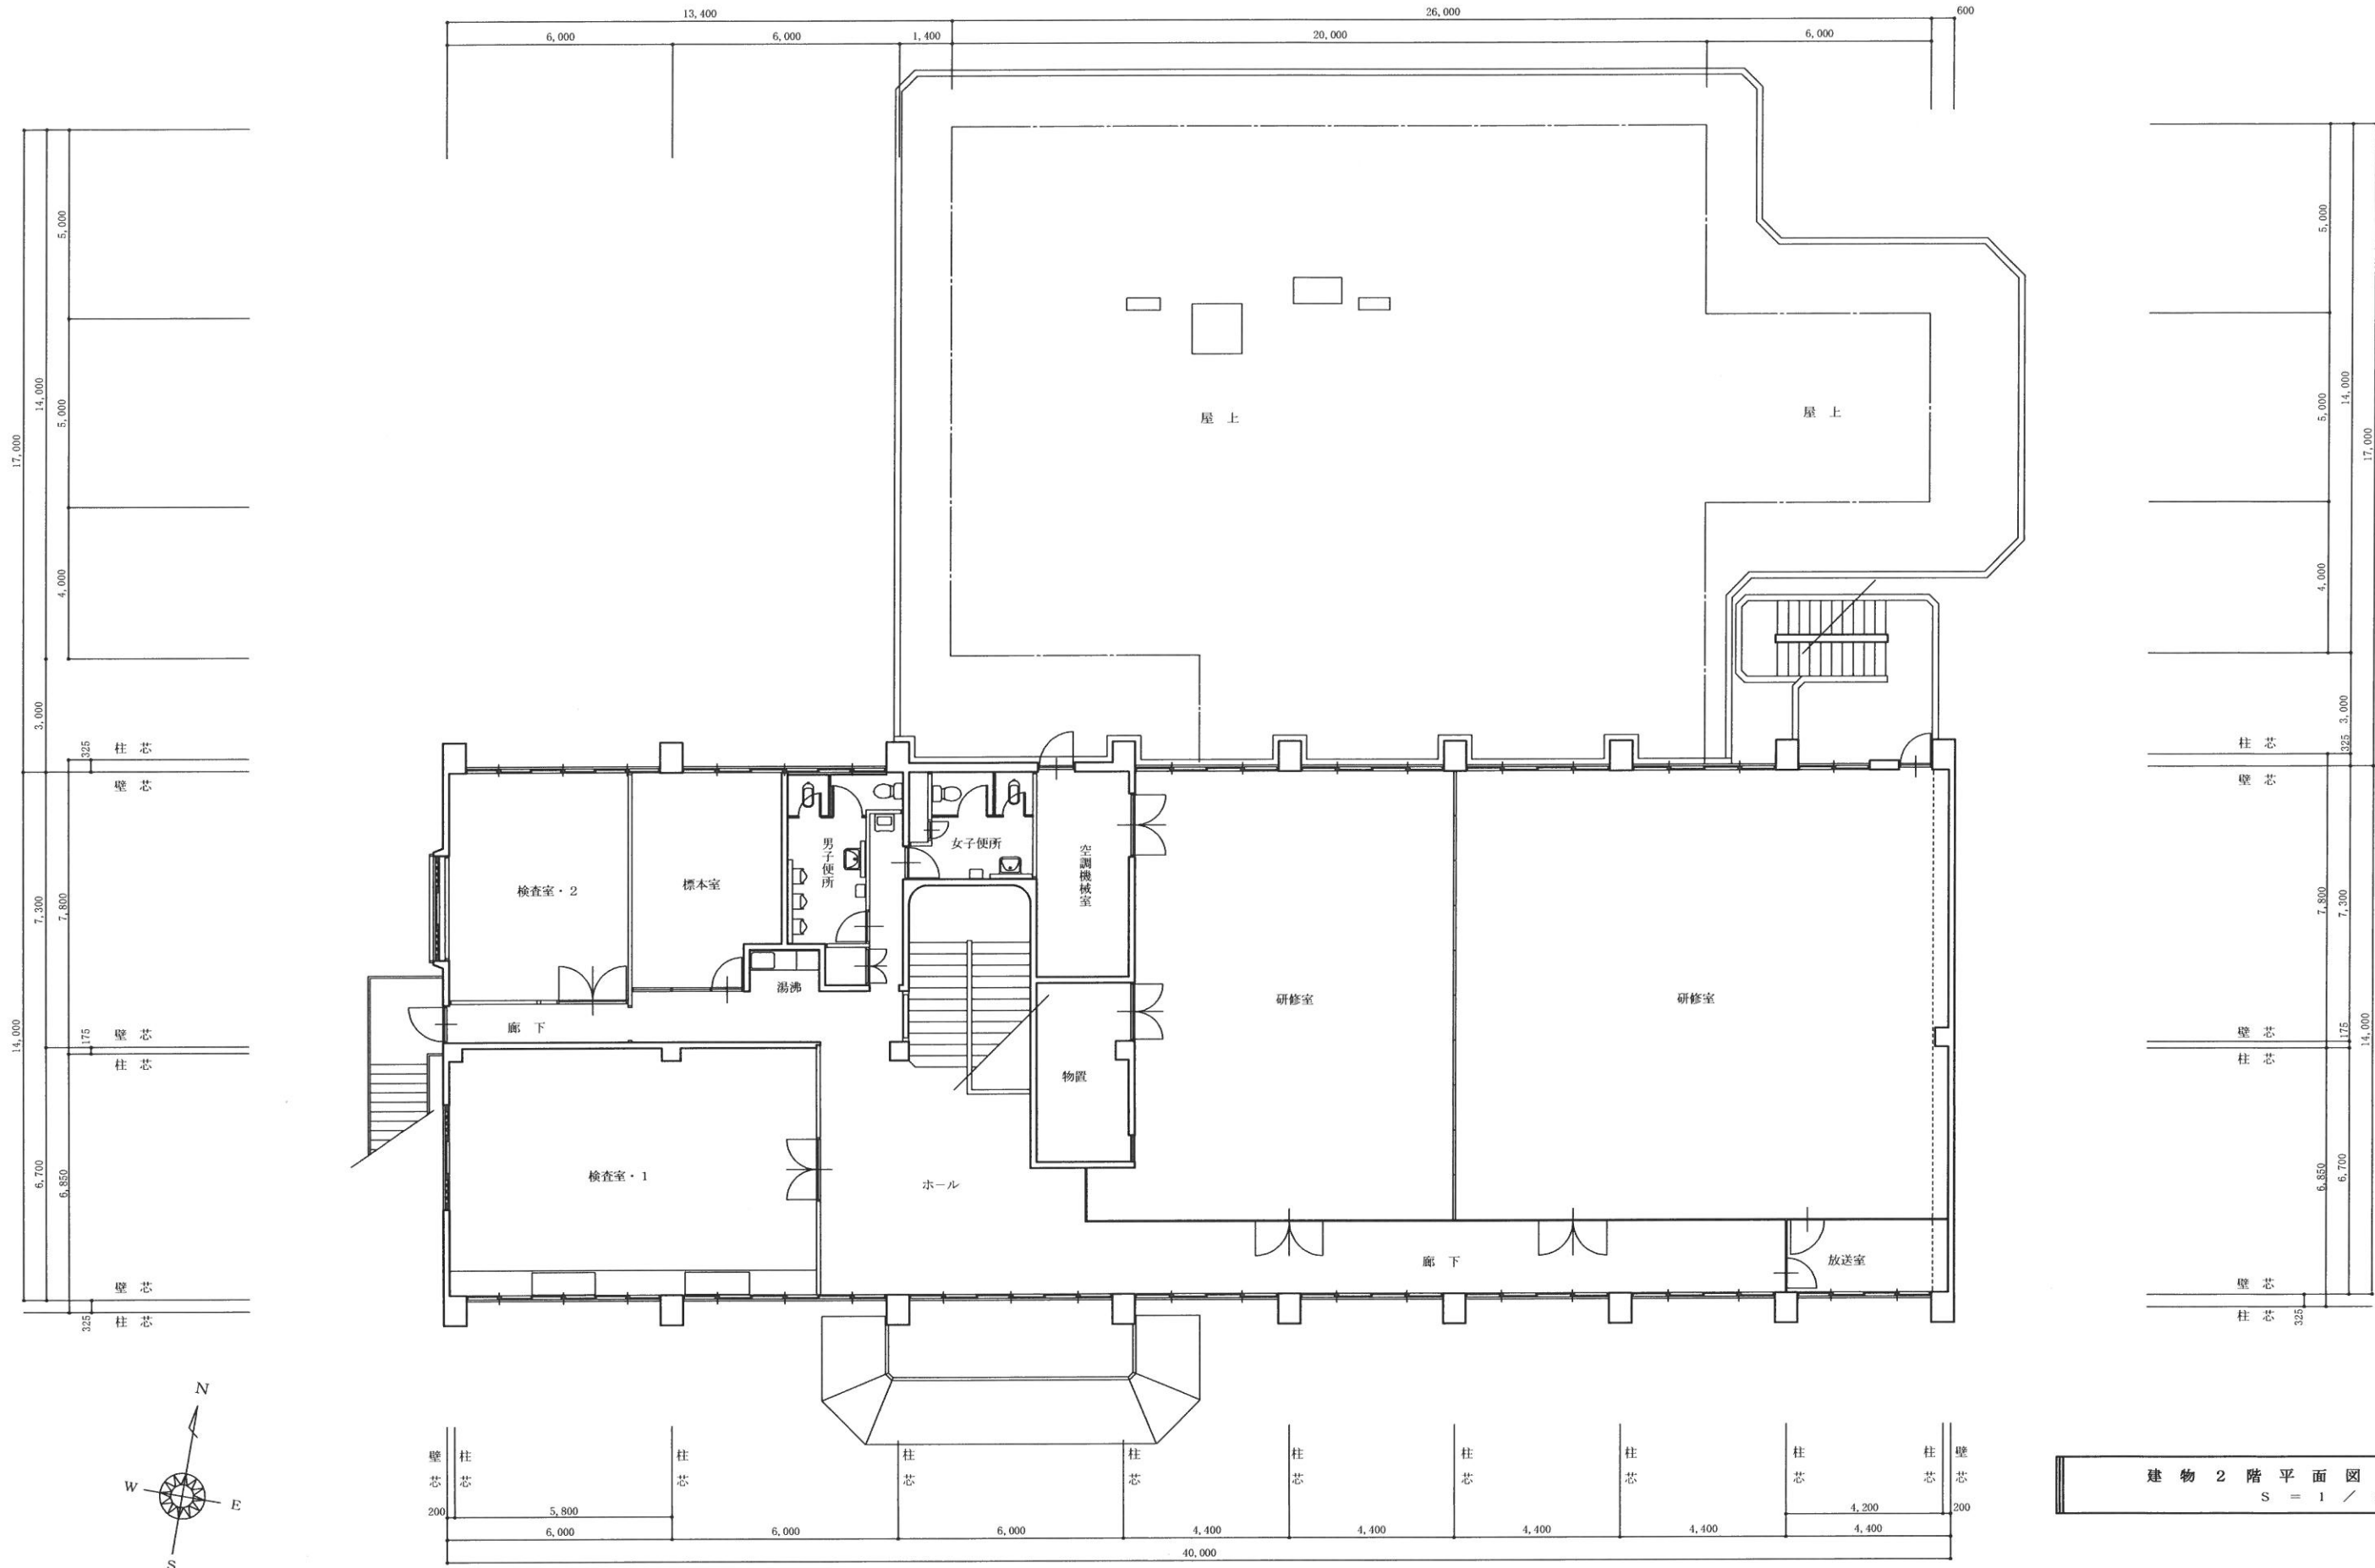


建物 2 階 平面図
S = 1 / 120

現況設計図面	一級建築士事務所		件名	鹿児島県農業共済組合曾於支所 事業所照明器具LED化工事		日付	2024 - 05
	村岡建築設計事務所		図名	事務所棟 建物2階平面図		縮尺	1 / 120
	鹿児島県曾於市末吉町二之方 800-5 管理建築士登録番号 NO. 145049		建築士事務所登録番号	鹿児島県知事登録 第 1 - 3 - 9 号		図番	E - 0 4

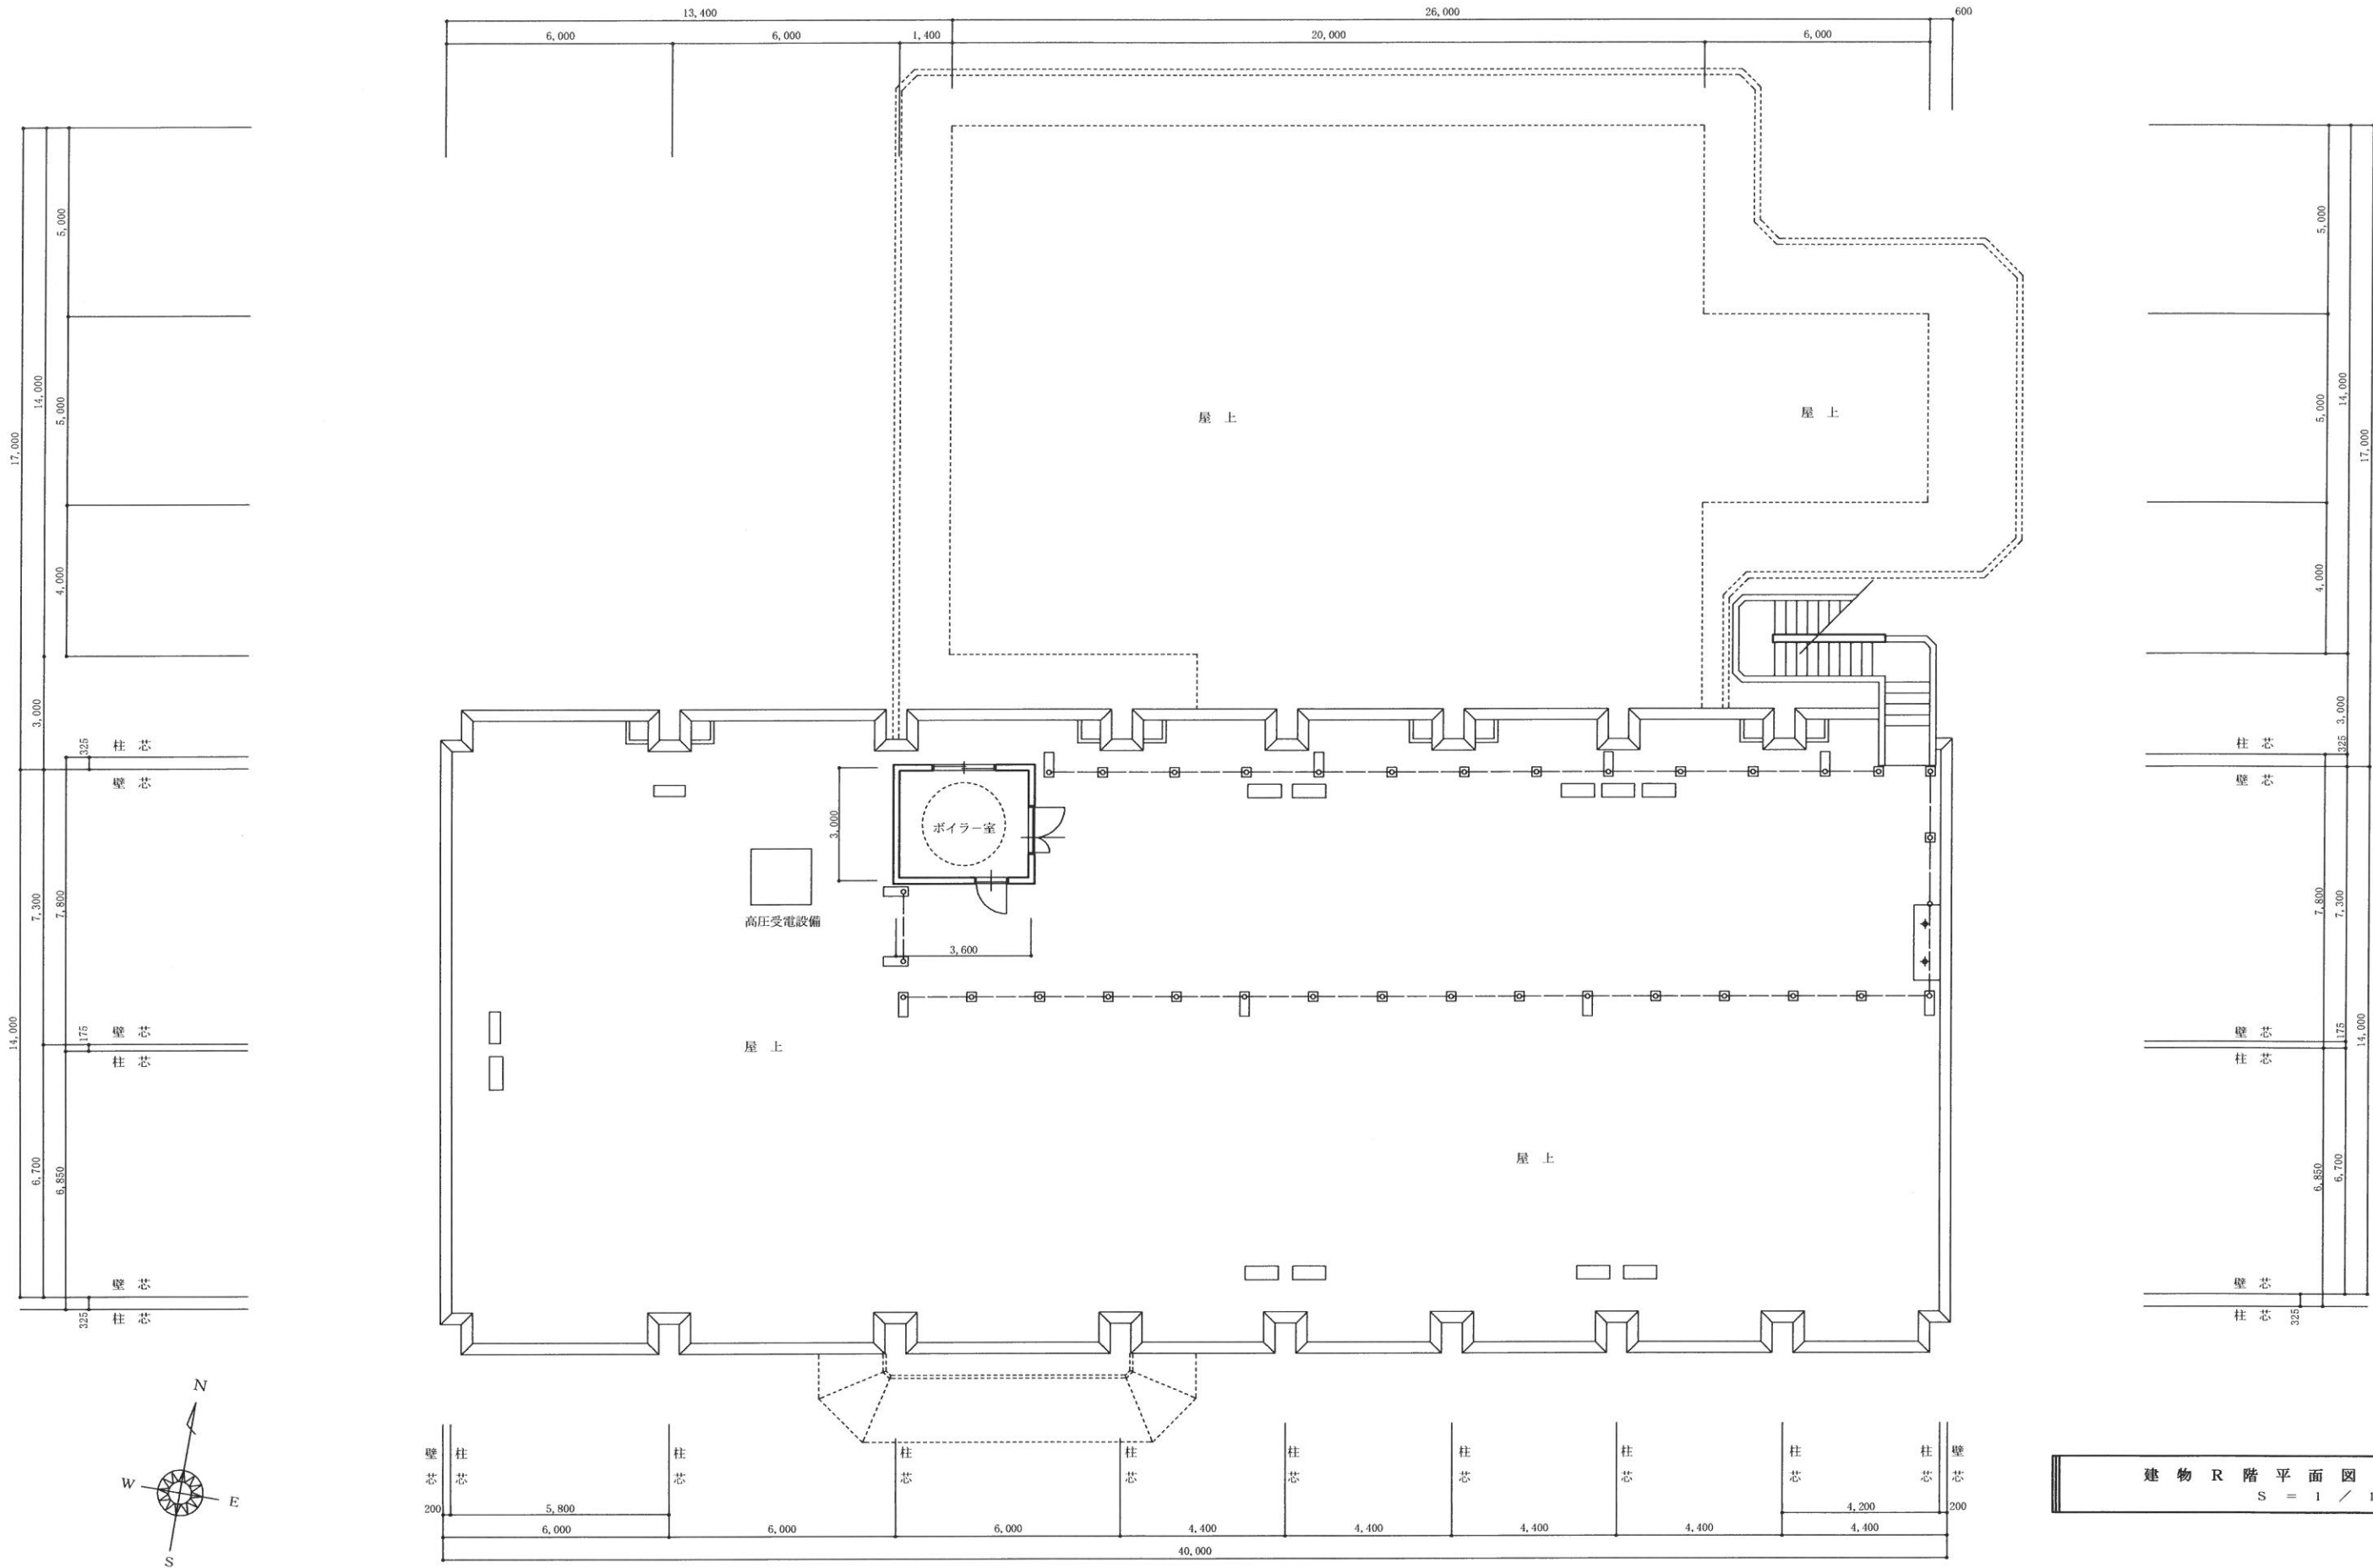


建物 R 階平面図
S = 1 / 120

現況設計図面	一級建築士事務所		件名	鹿児島県農業共済組合曾於支所 事業所照明器具LED化工事	日付	2024 - 05
	村岡建築設計事務所		図名	事務所棟 建物R階平面図	縮尺	1 / 120
	鹿児島県曾於市末吉町二之方 800-5 管理建築士登録番号 NO. 145049		建築士事務所登録番号	鹿児島県知事登録 第 1 - 3 - 9 号	図番	E - 0 5

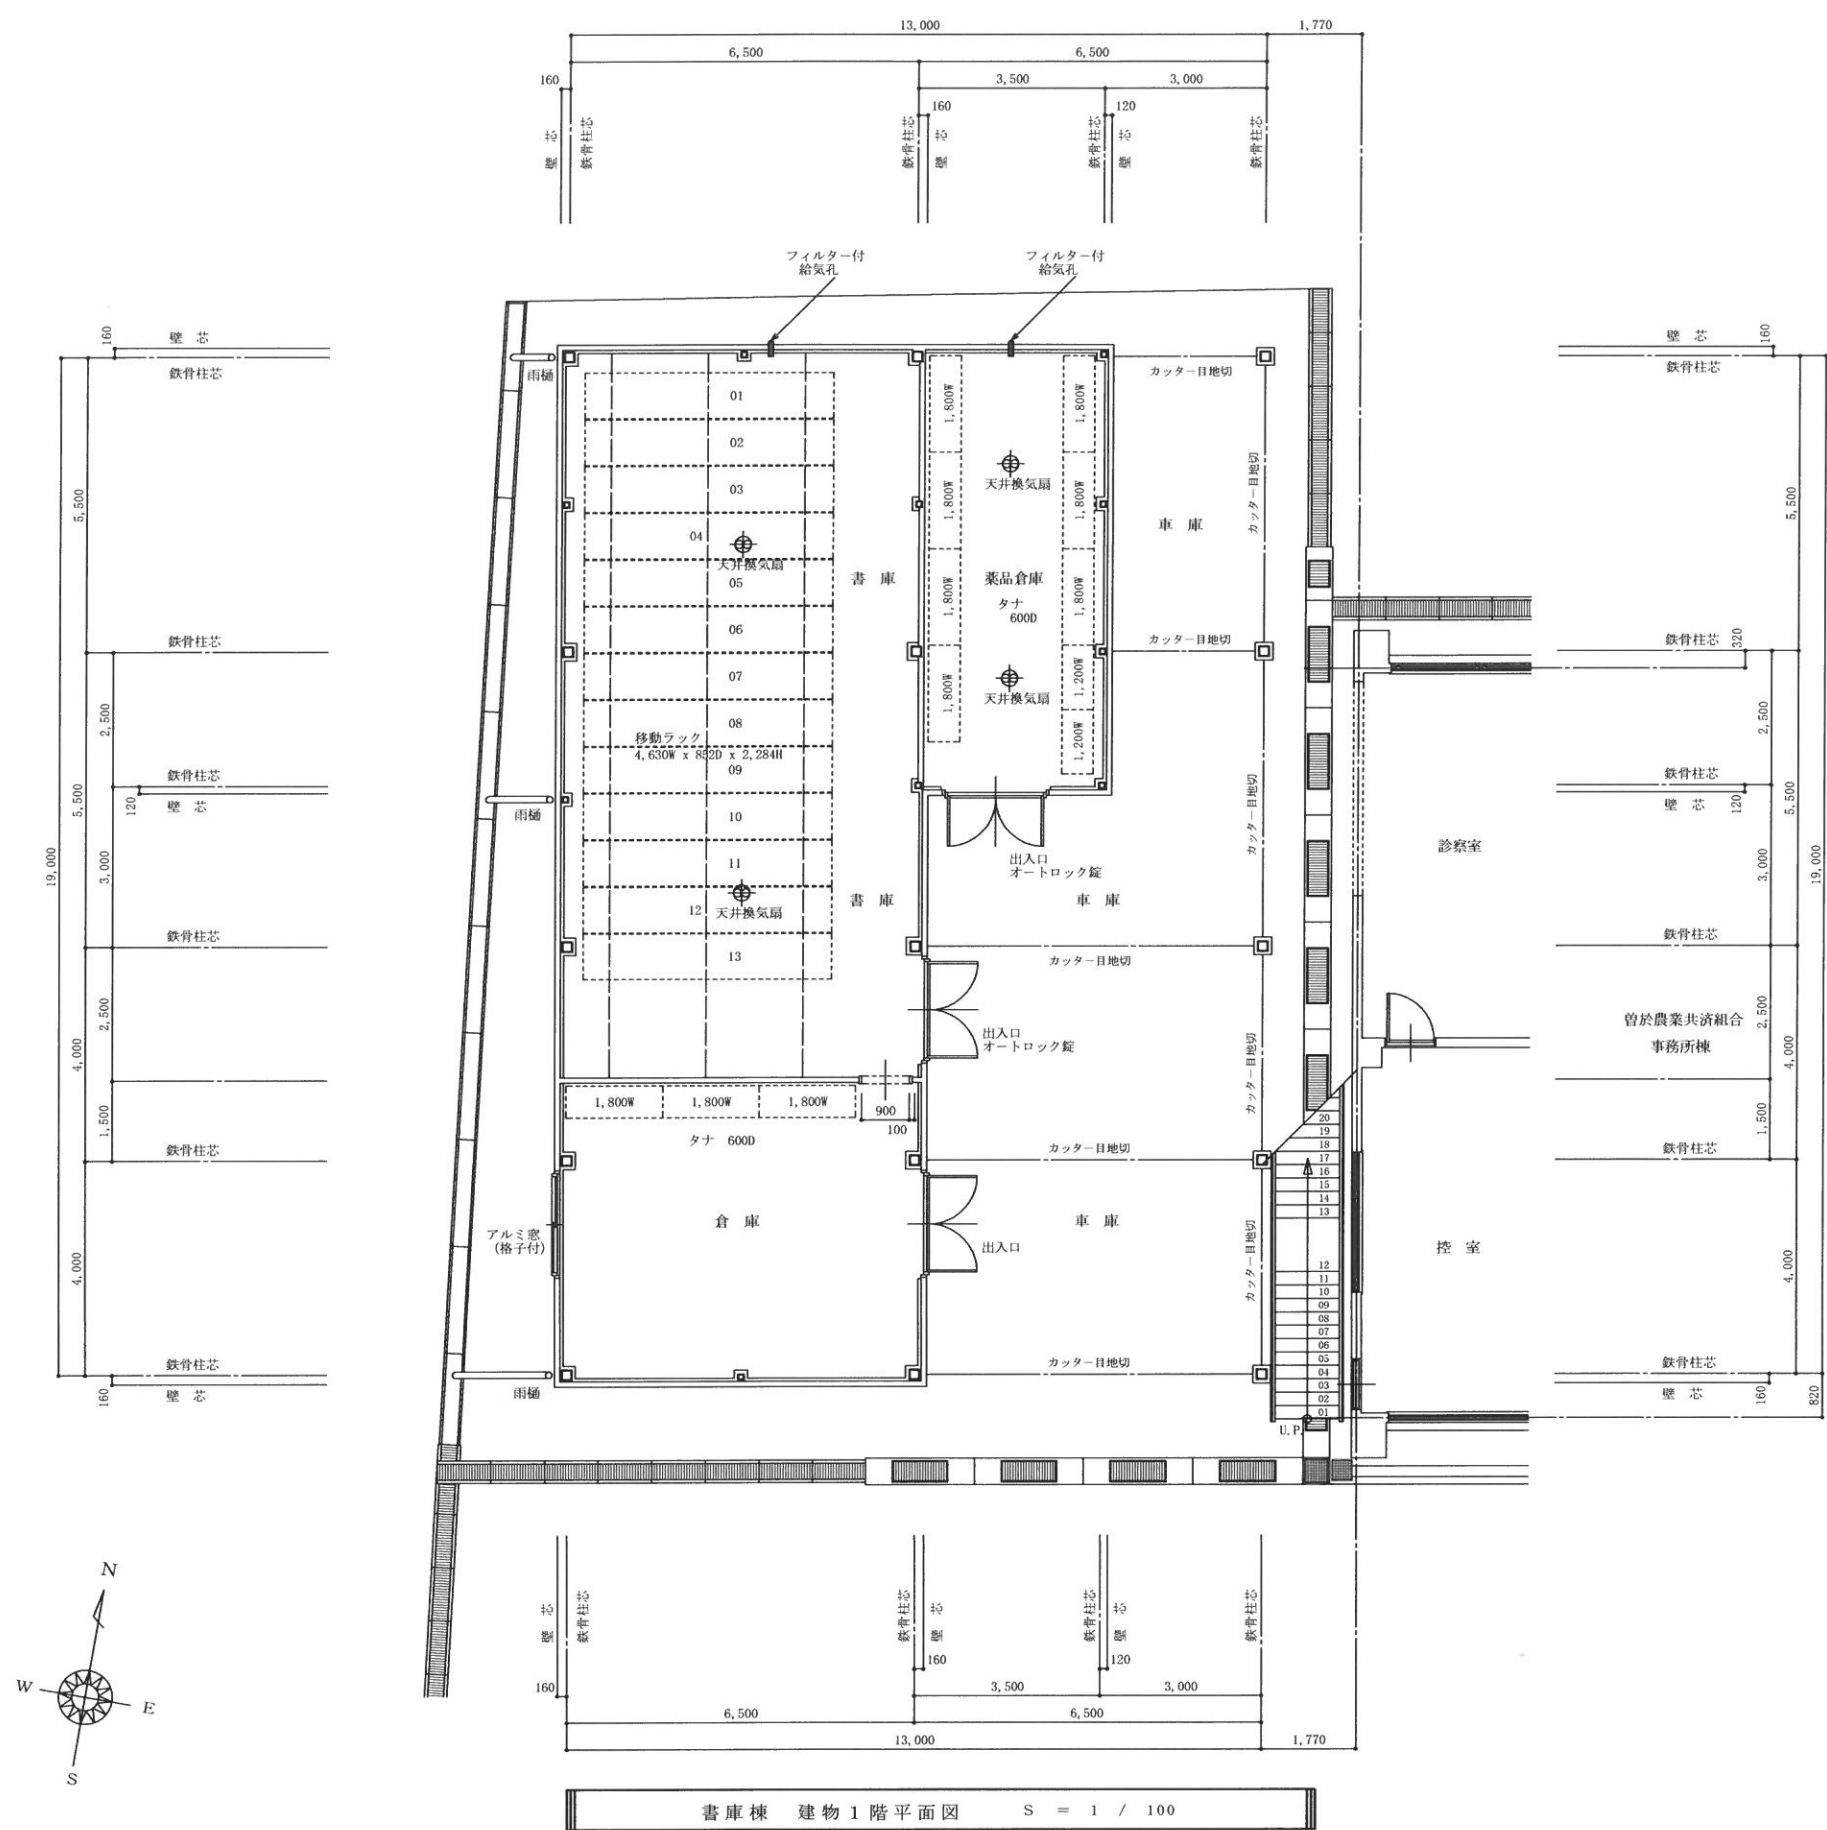

書庫棟 建物1階平面図 S = 1 / 100

現況設計図面	一級建築士事務所		件名	鹿児島県農業共済組合曾於支所 事業所照明器具LED化工事		日付	2024 - 05
	村岡建築設計事務所		図名	書庫棟 建物1階平面図		縮尺	1 / 100
	鹿児島県曾於市末吉町二之方 800-5 管理建築士登録番号 NO. 145049		建築士事務所登録番号	鹿児島県知事登録 第 1 - 3 - 9 号		図番	E - 0 6

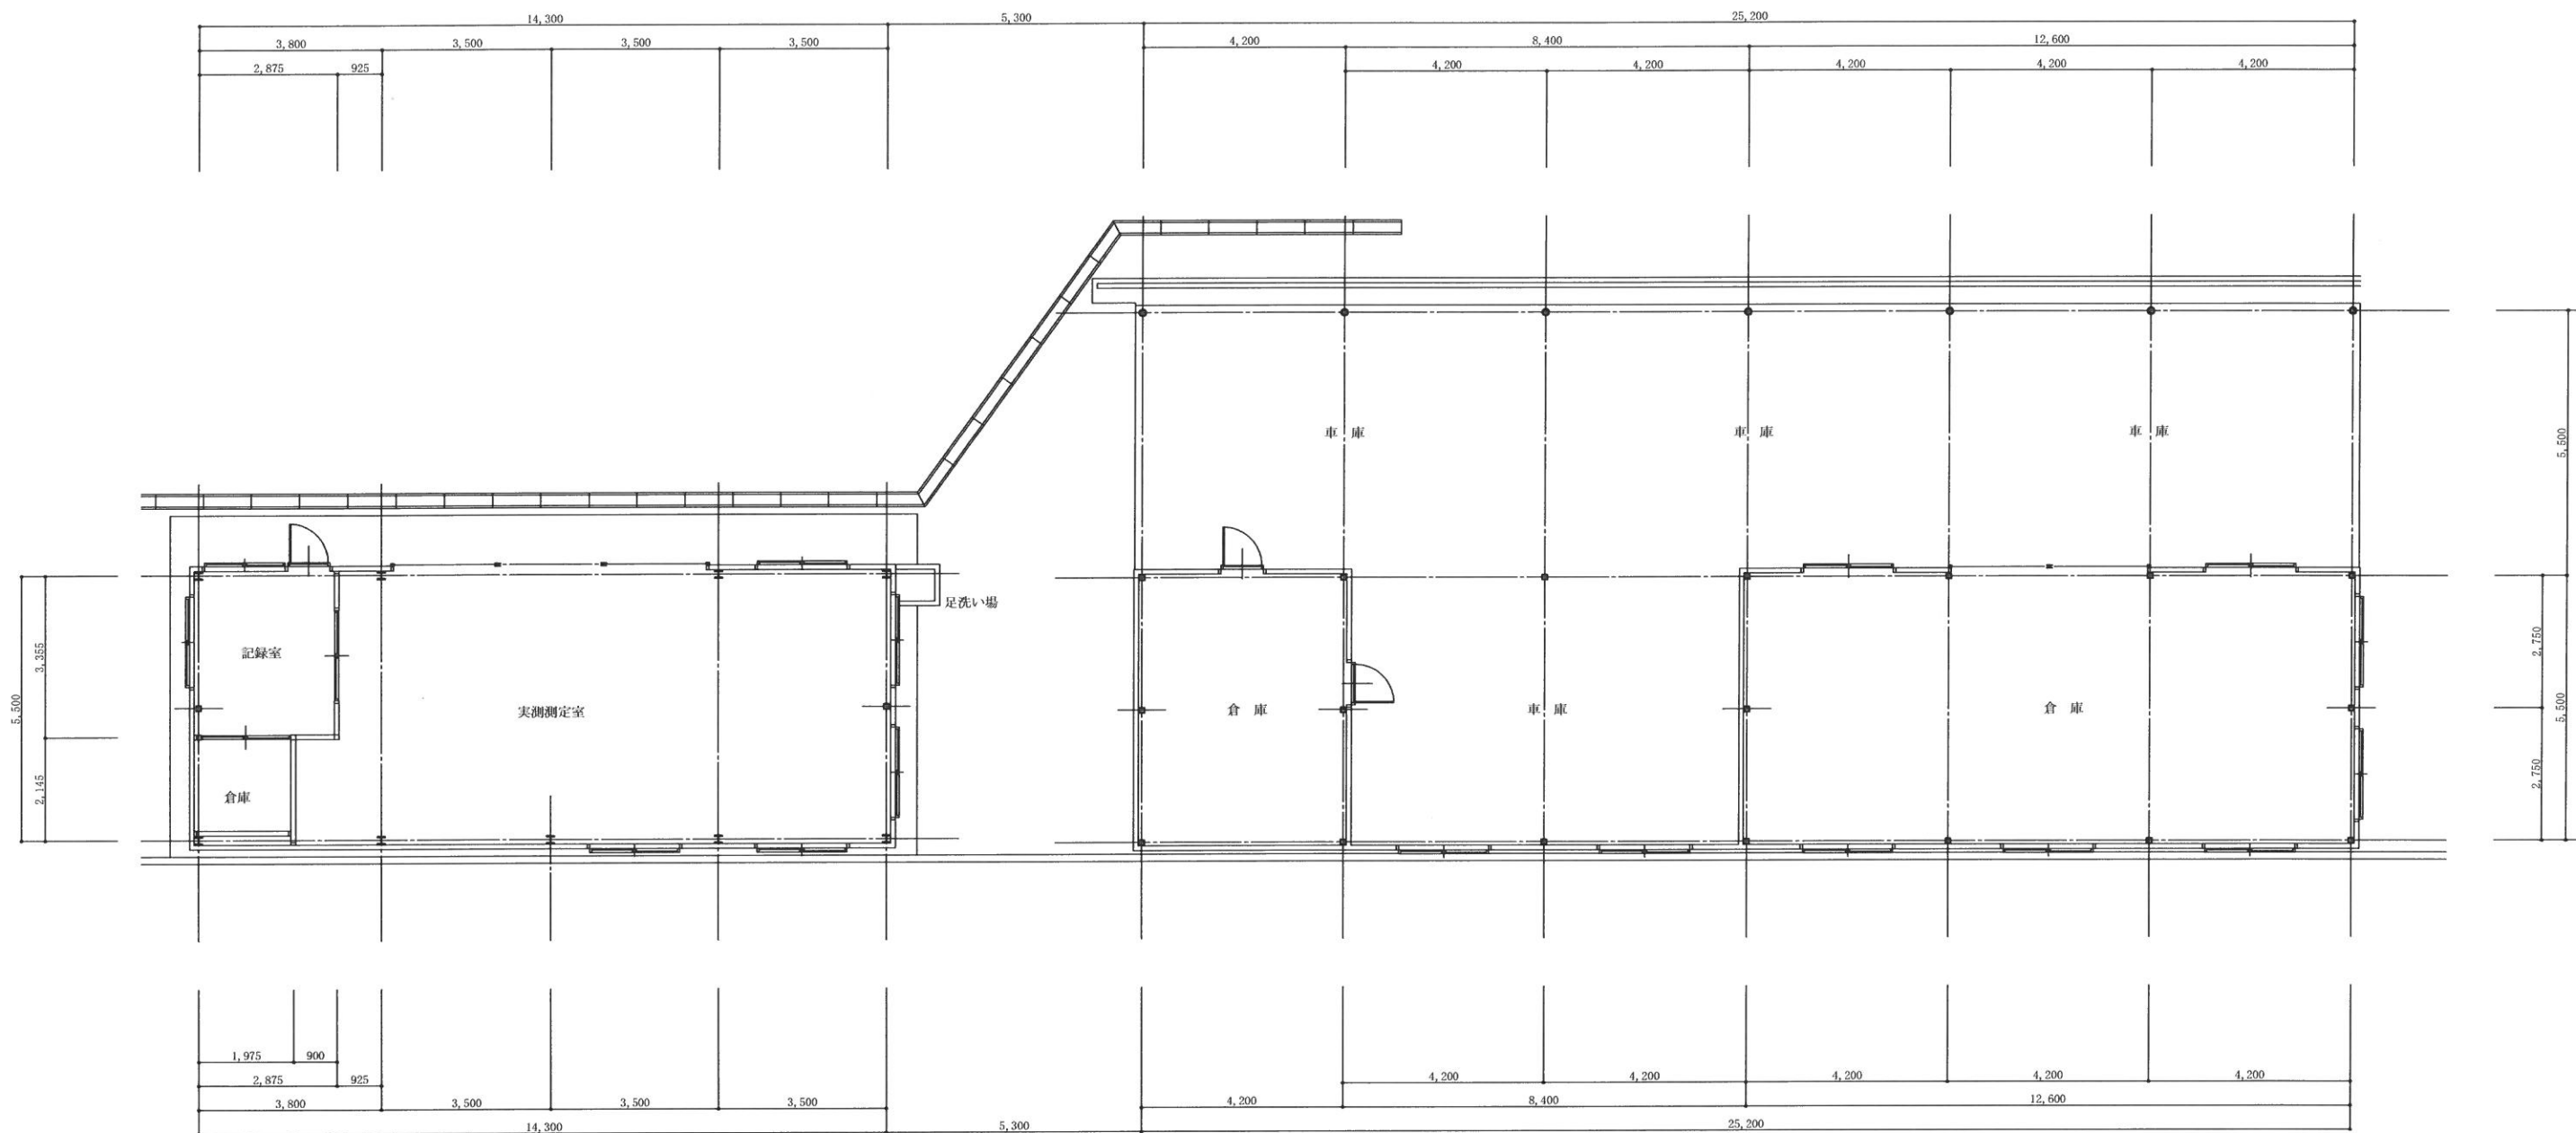

実測センター棟 建物1階平面図 S = 1 / 100

車庫兼倉庫棟 建物1階平面図 S = 1 / 100

現況設計図面

一級建築士事務所

村岡建築設計事務所

鹿児島県曾於市末吉町二之方 800-5
管理建築士登録番号 NO. 145049

TEL. FAX 0986-76-3489
村岡 昭 宏

件 名

鹿児島県農業共済組合曾於支所
事業所照明器具LED化工事

日 付

2024 - 05

図 名

実測センター棟/車庫兼倉庫棟 建物1階平面図

縮 尺


1 / 100

建築士事務所登録番号


鹿児島県知事登録 第 1 - 3 - 9 号

図 番


E-07

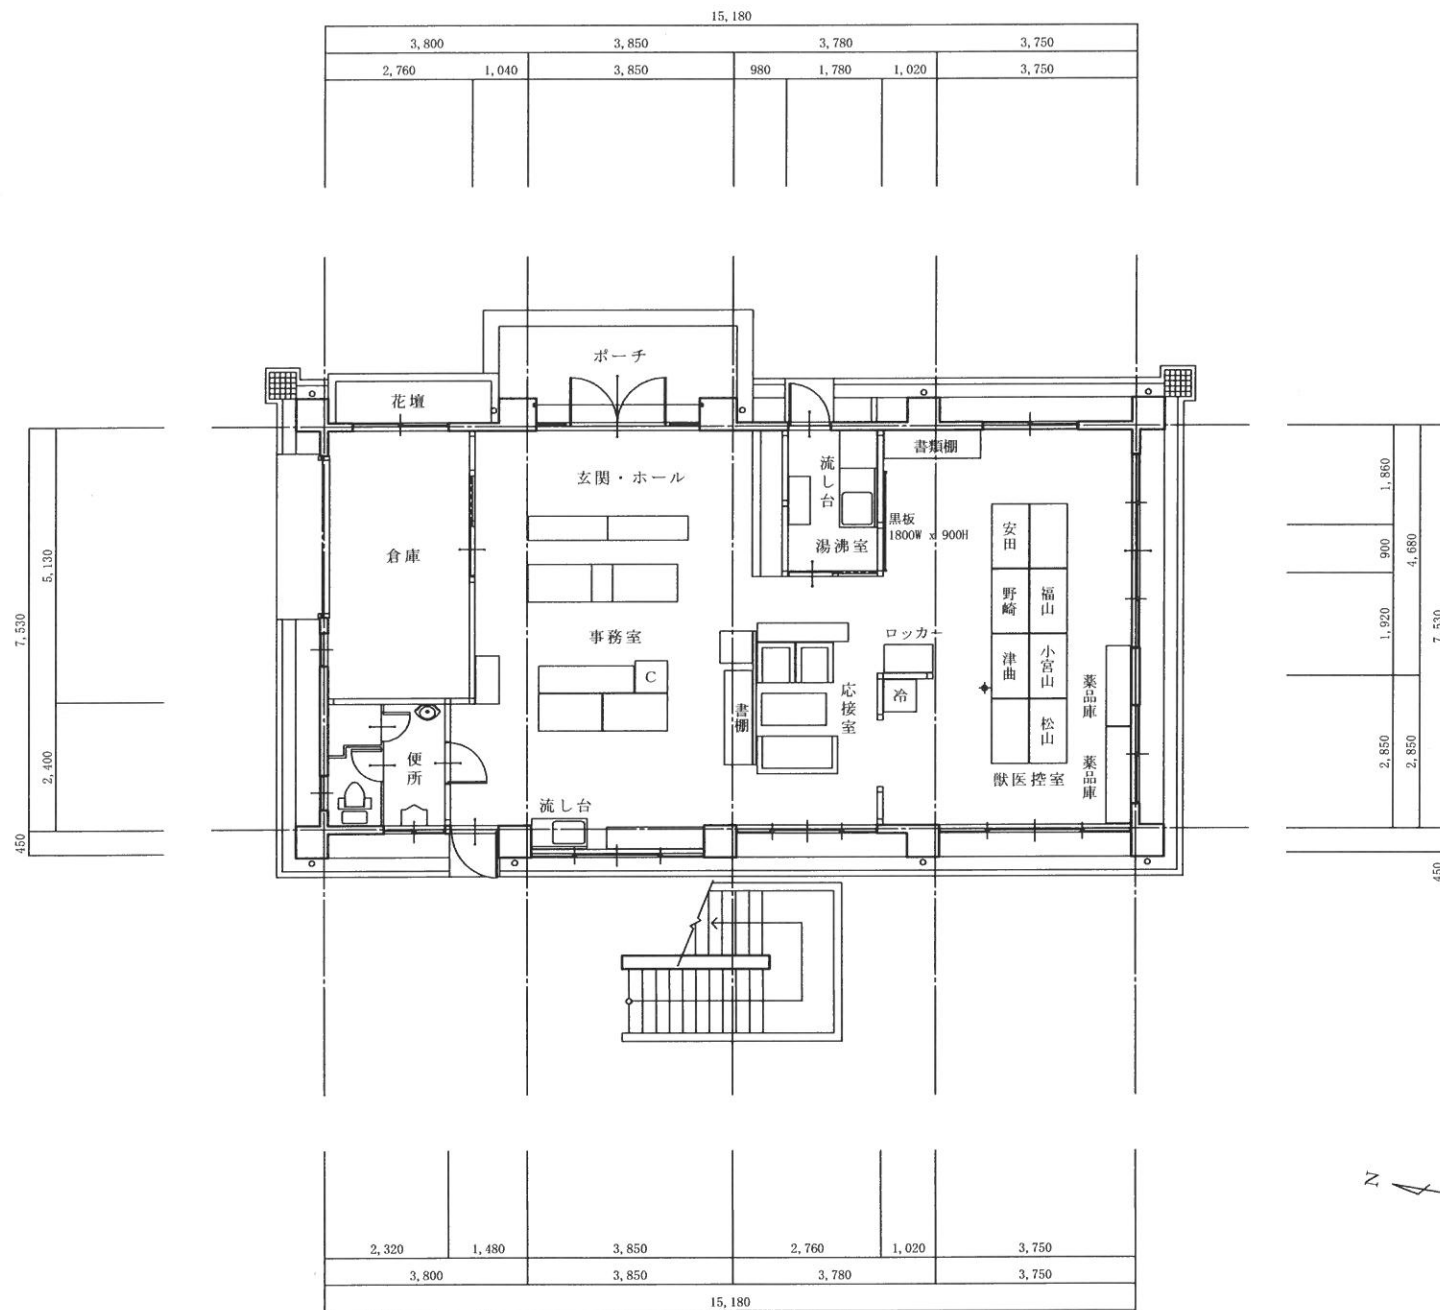

中部事務所 建物1階平面図 S = 1 / 100

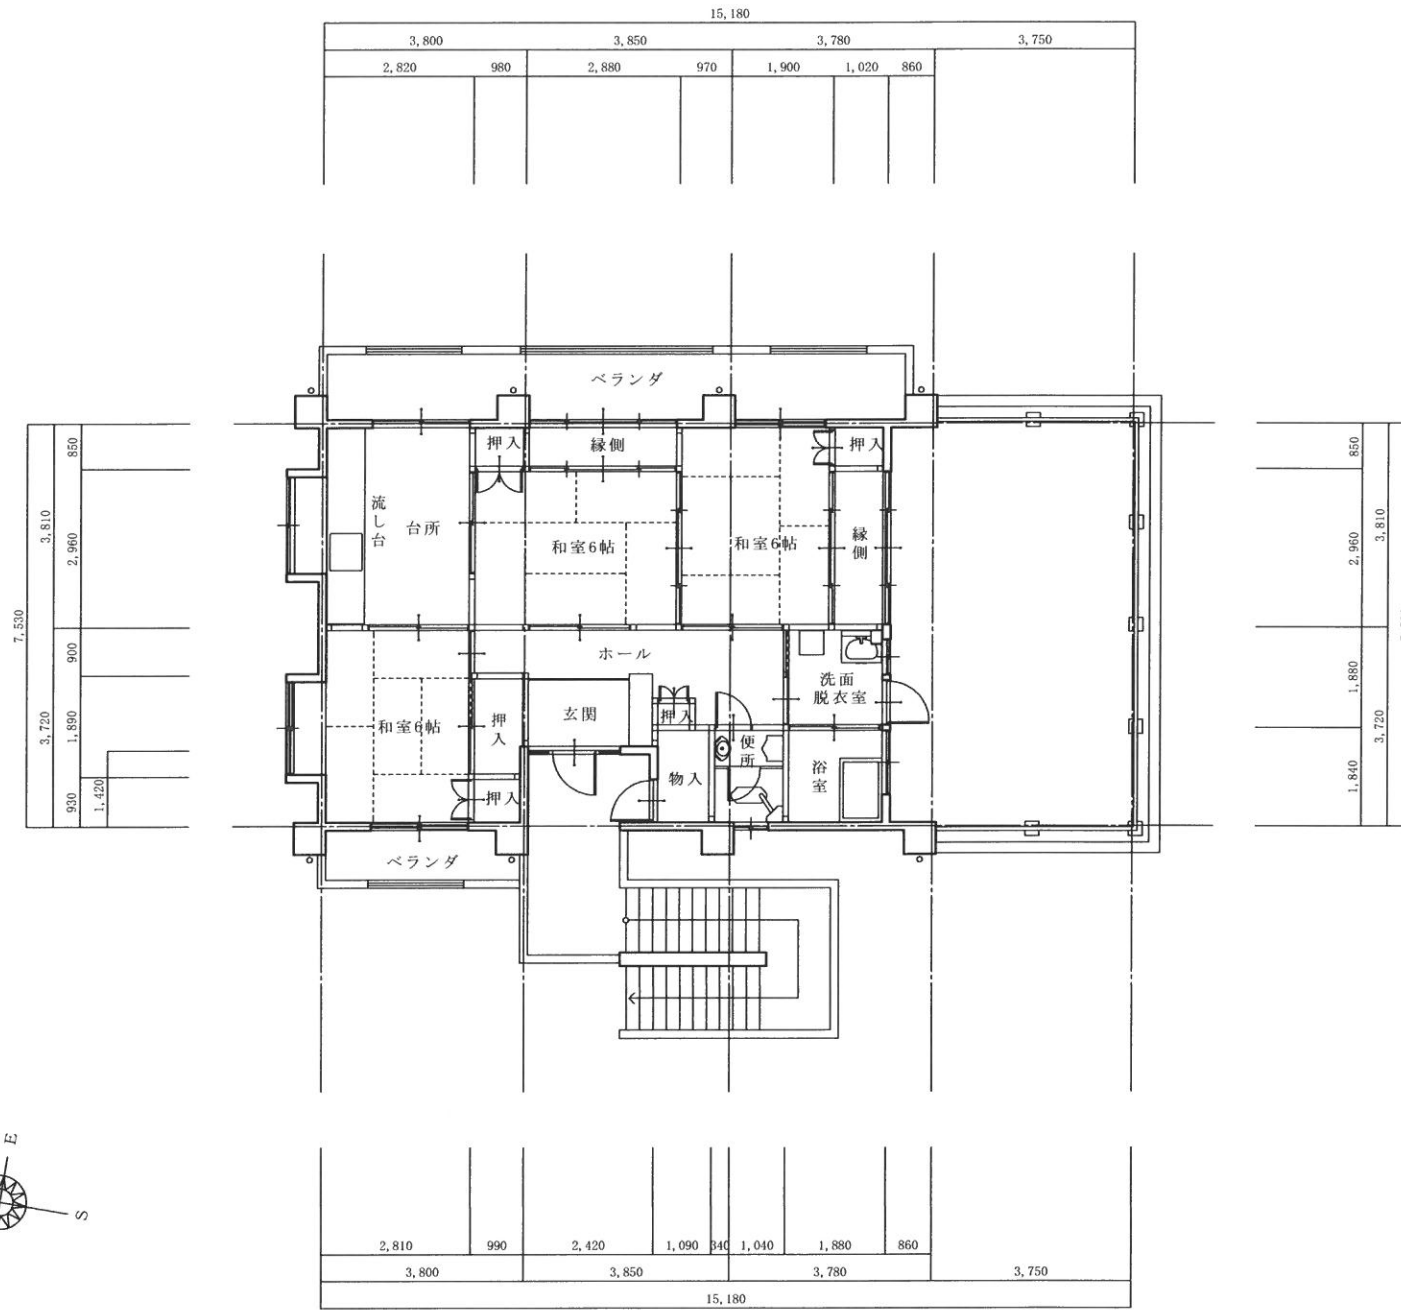

中部事務所 建物2階平面図 S = 1 / 100

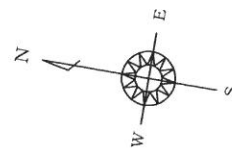

現況設計図面

一級建築士事務所
村岡建築設計事務所

鹿児島県鹿児島市末吉町二之方 800-5
管理建築士登録番号 NO. 145049
TEL. FAX 0986-76-3489
村岡昭宏

件名

鹿児島県農業共済組合曾於支所
事業所照明器具LED化工事

日付

2024 - 05

図名

中部事務所 建物1階・2階平面図

縮尺







1 / 100

建築士事務所登録番号

鹿児島県知事登録 第 1-3-9 号

図番


E-08

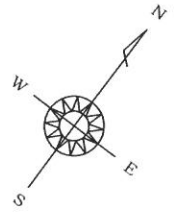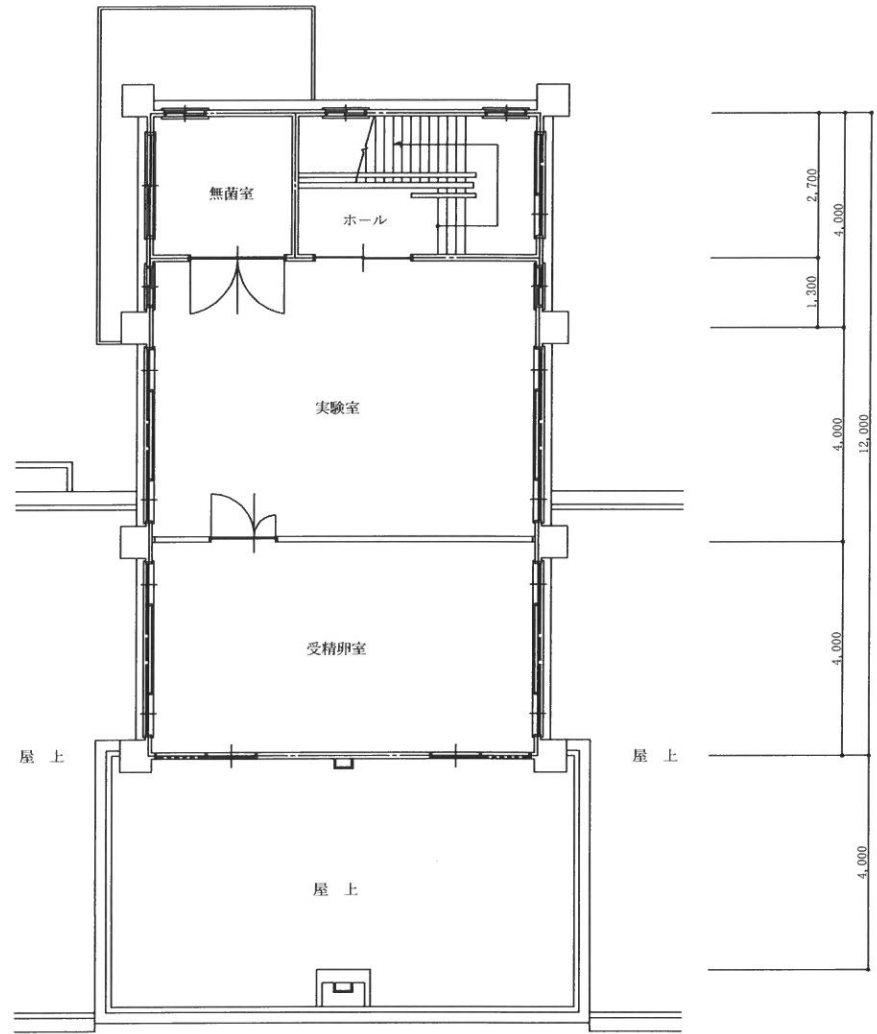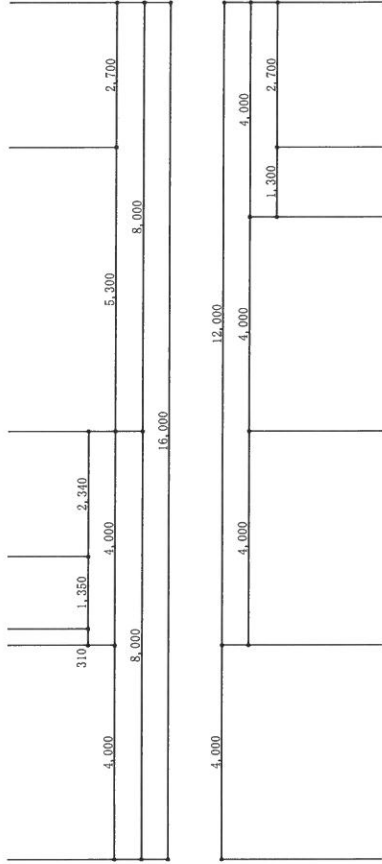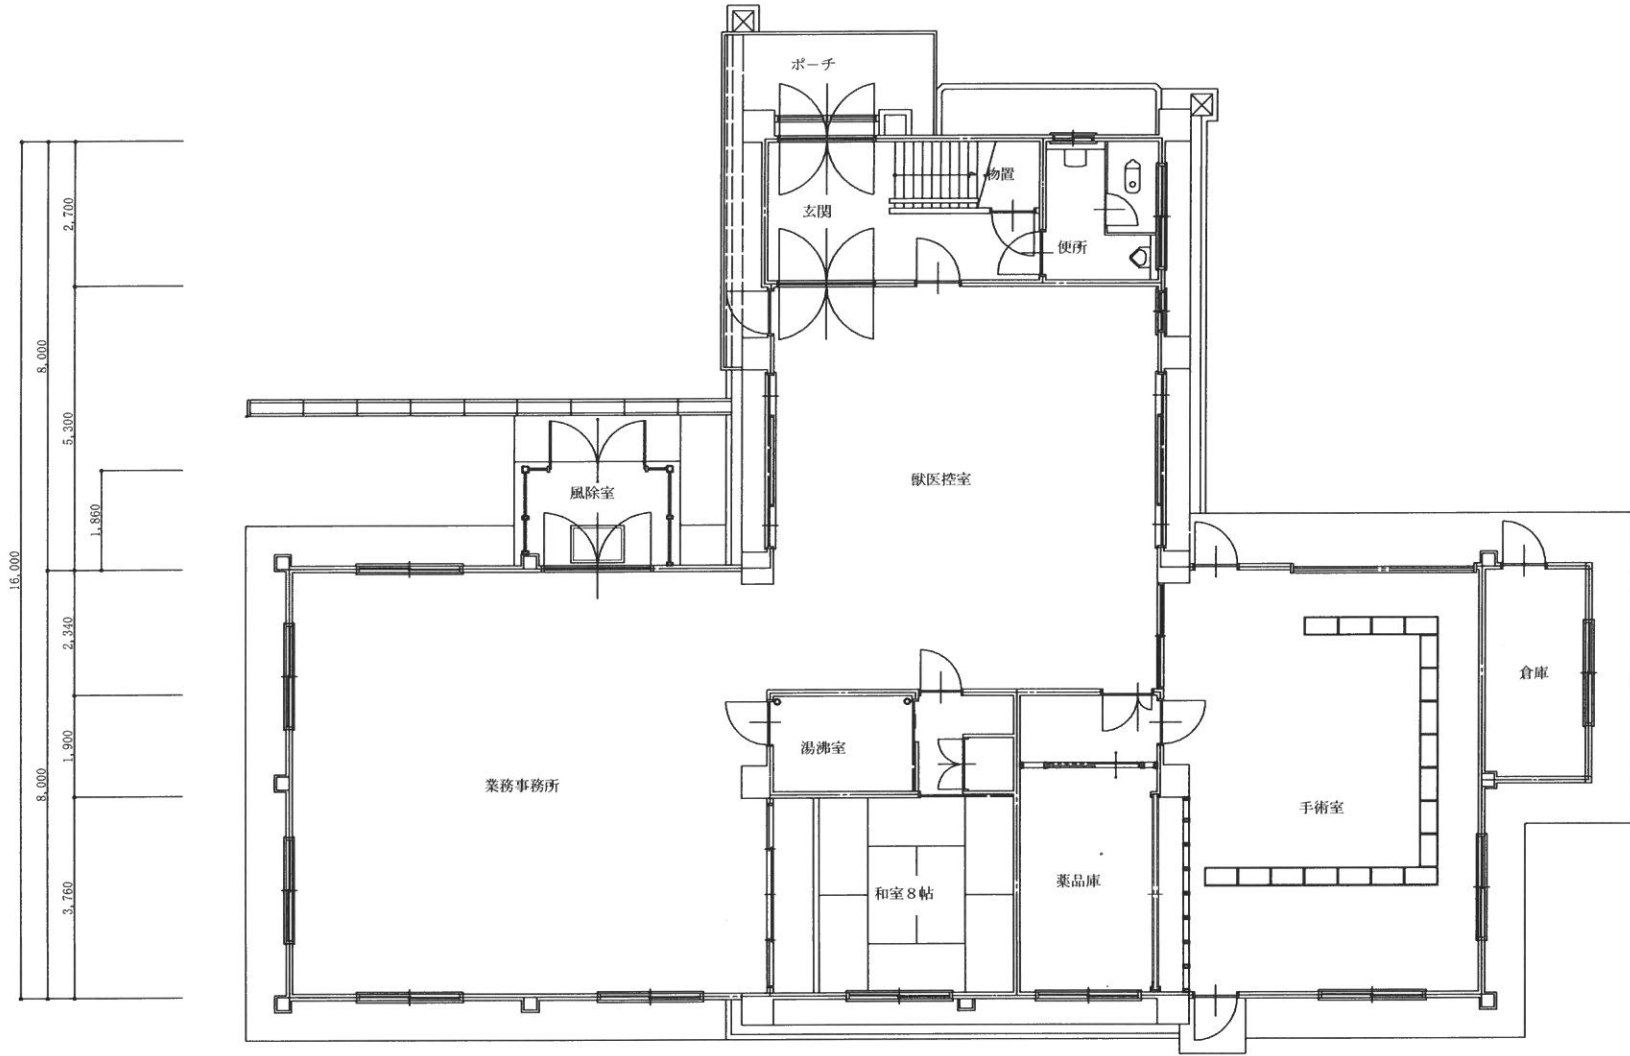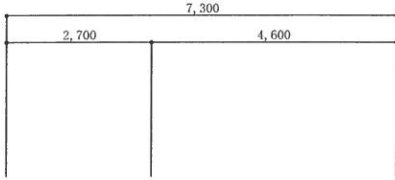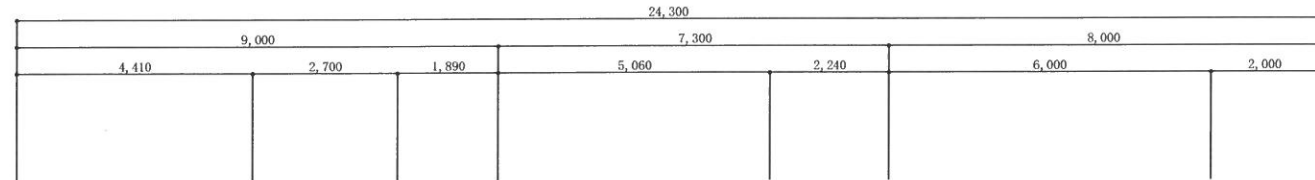

南部事務所 建物1階平面図 S = 1 / 100

南部事務所 建物2階平面図 S = 1 / 100


現況設計図面	一級建築士事務所		件名	鹿児島県農業共済組合曾於支所 事業所照明器具LED化工事	日付	2024 - 05
	村岡建築設計事務所		図名	南部事務所 建物1階・2階平面図	縮尺	1 / 100
	鹿児島県曾於市末吉町二之方 800-5 管理建築士登録番号 NO. 145049		建築士事務所登録番号	鹿児島県知事登録 第 1 - 3 - 9 号	図番	E - 0 9

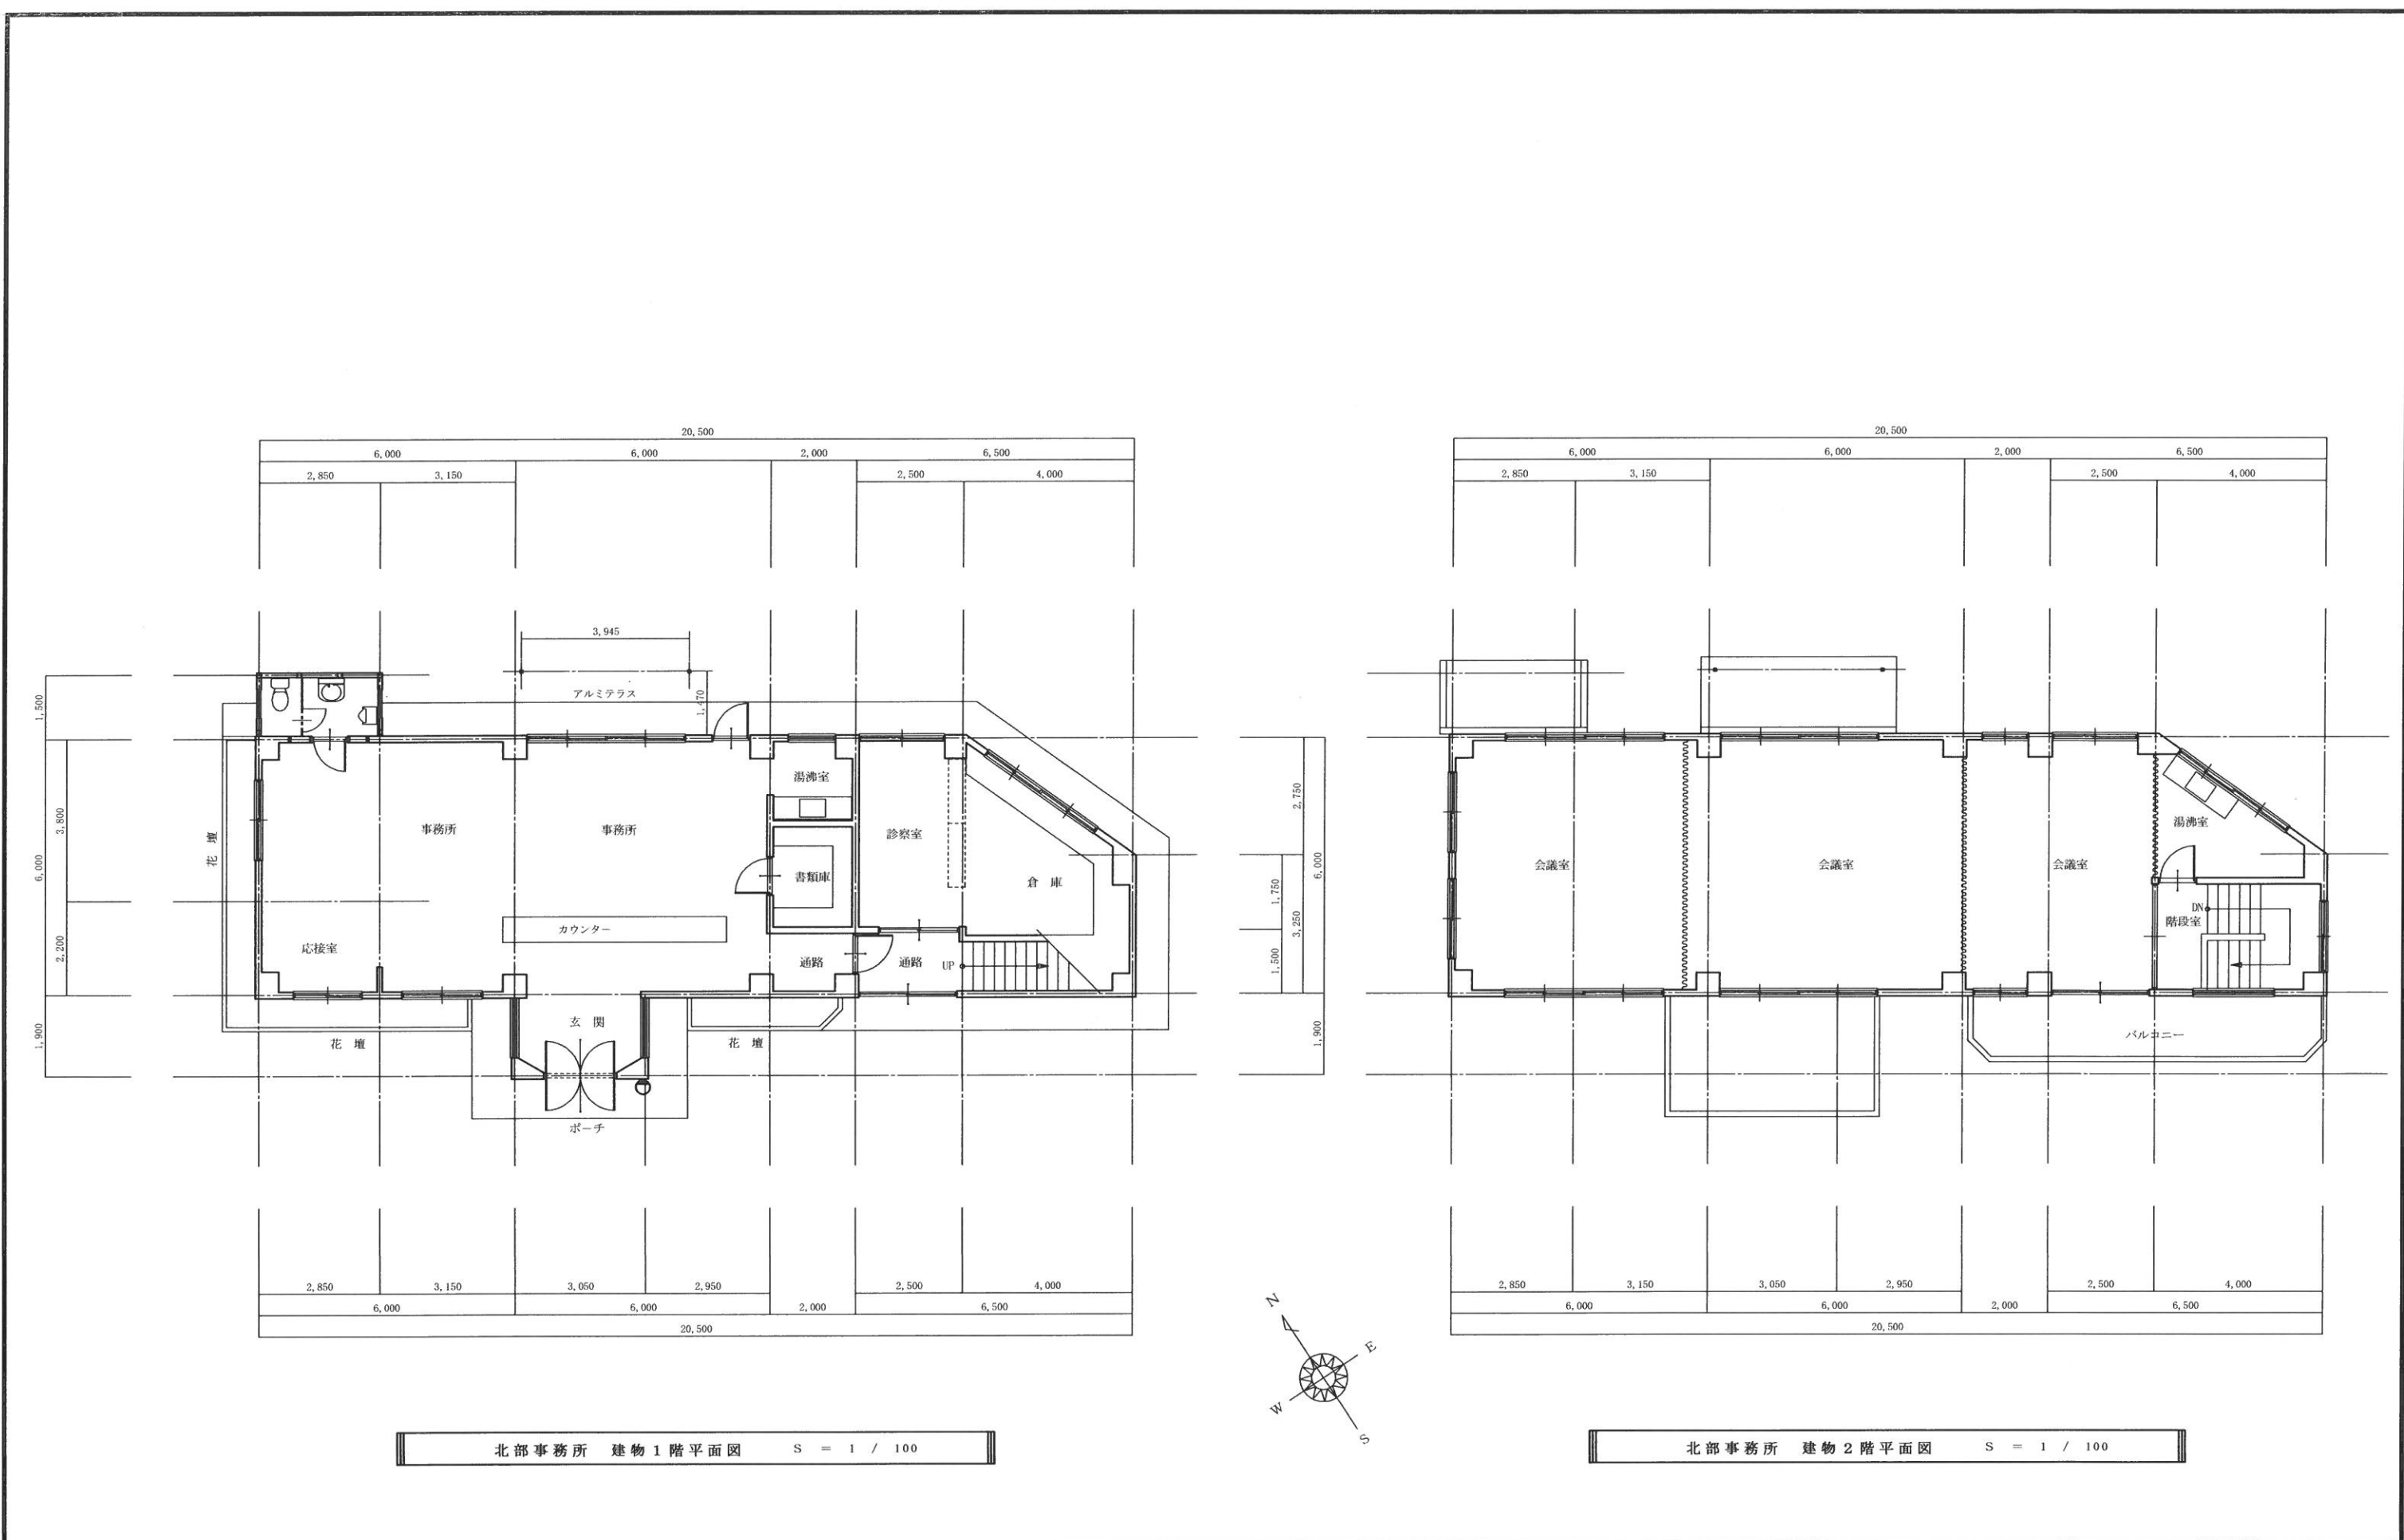

現況設計図面	一級建築士事務所		件名	鹿児島県農業共済組合曾於支所 事業所照明器具LED化工事	日付	2024 - 05
	村岡建築設計事務所		図名	北部事務所 建物 1 階・2 階平面図	縮尺	1 / 100
	鹿児島県曾於市末吉町二之方 800-5 管理建築士登録番号 NO. 145049		建築士事務所登録番号	鹿児島県知事登録 第 1 - 3 - 9 号	図番	E - 1 0



鹿児島県農業共済組合曾於支所 事業所照明器具LED化工事

図 面 リ ス ト			
図面番号	図 面 名 称		縮 尺
E-01	現 況 設 計 図 面	表紙・図面リスト・附近見取図	NO SCALE
E-02	現 況 設 計 図 面	曾於支所 建物 配置 図	1 / 400
E-03	現 況 設 計 図 面	事務所棟 建物1階平面図	1 / 120
E-04	現 況 設 計 図 面	事務所棟 建物2階平面図	1 / 120
E-05	現 況 設 計 図 面	事務所棟 建物R階平面図	1 / 120
E-06	現 況 設 計 図 面	書 庫 棟 建物1階平面図	1 / 100
E-07	現 況 設 計 図 面	実測センター棟／車庫兼倉庫棟 建物1階平面図	1 / 100
E-08	現 況 設 計 図 面	中部事務所 建物1階・2階平面図	1 / 100
E-09	現 況 設 計 図 面	南部事務所 建物1階・2階平面図	1 / 100
E-10	現 況 設 計 図 面	北部事務所 建物1階・2階平面図	1 / 100
E-11・21	照明器具LED化工事設計図面	表紙・図面リスト・附近見取図	NO SCALE
E-12・22	照明器具LED化工事設計図面	曾於支所 建物 配置 図	1 / 400
E-13・23	照明器具LED化工事設計図面	事務所棟 建物1階平面図	1 / 120
E-14・24	照明器具LED化工事設計図面	事務所棟 建物2階平面図	1 / 120
E-15・25	照明器具LED化工事設計図面	事務所棟 建物R階平面図	1 / 120
E-16・26	照明器具LED化工事設計図面	書 庫 棟 建物1階平面図	1 / 100
E-17・27	照明器具LED化工事設計図面	実測センター棟／車庫兼倉庫棟 建物1階平面図	1 / 100
E-18・28	照明器具LED化工事設計図面	中部事務所 建物1階・2階平面図	1 / 100
E-19・29	照明器具LED化工事設計図面	南部事務所 建物1階・2階平面図	1 / 100
E-20・30	照明器具LED化工事設計図面	北部事務所 建物1階・2階平面図	1 / 100
	照明器具LED化工事設計図面	E-11～E-20は、現況照明器具位置及び数量を表す	
	照明器具LED化工事設計図面	E-21～E-30は、LED化工事照明器具位置及び数量を表す	

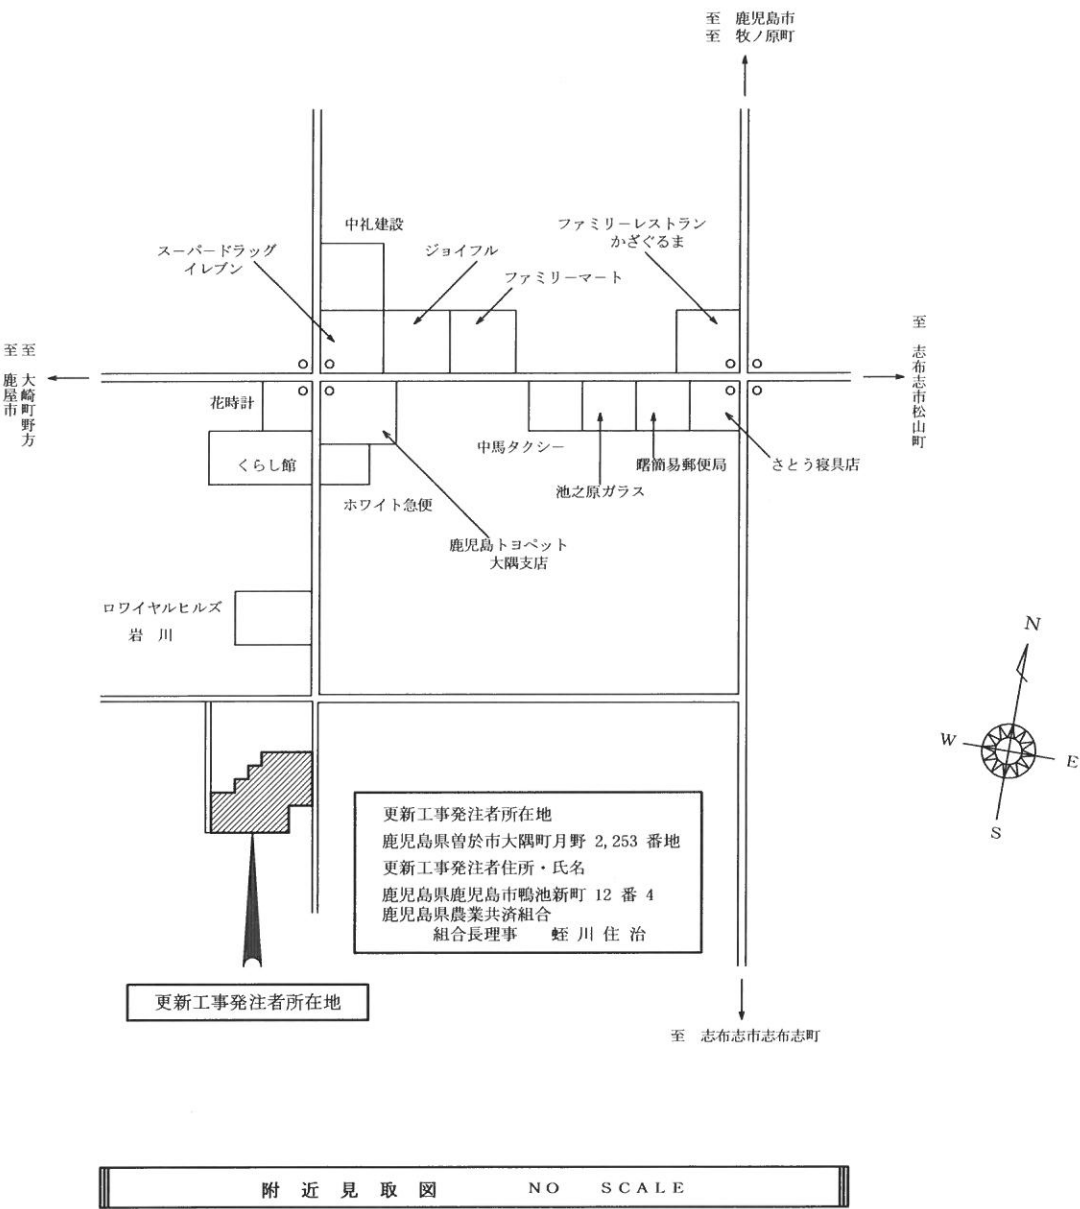


照明器具更新工事設計図面		一級建築士事務所	件 名	鹿児島県農業共済組合曾於支所 事業所照明器具LED化工事	日 付	2024 - 05
		村 岡 建 築 設 計 事 務 所	図 名	表紙・図面リスト・附近見取図	縮 尺	NO SCALE
		鹿児島県曾於市末吉町二之方 800-5 管理建築士登録番号 NO. 145049	建築士事務所登録番号	鹿児島県知事登録 第 1 - 3 - 9 号	図 番	E - 1 1
		TEL. FAX 0986-76-3489 村 岡 昭 宏				

既設建物・事務所 R C造2階建て	建物の最高の軒高さ = 9.270 m 建物の最高の高さ = 14.800 m 建築面積 = 1,123.110 m ² 1階床面積 = 924.700 m ² 2階床面積 = 560.000 m ² R階床面積 = 10.800 m ² 延べ床面積 = 1,495.500 m ²
既設建物・事務所 R C造平家建て 昭和62年建設	建物の最高の軒高さ = 4.700 m 建物の最高の高さ = 5.000 m 建築面積 = 500.425 m ² 1階床面積 = 358.700 m ² 延べ床面積 = 358.700 m ²
既設建物・事務所 R C造2階建て 昭和53年建設	建物の最高の軒高さ = 9.270 m 建物の最高の高さ = 14.800 m 建築面積 = 840.620 m ² 1階床面積 = 566.000 m ² 2階床面積 = 560.000 m ² R階床面積 = 10.800 m ² 延べ床面積 = 1,136.800 m ²

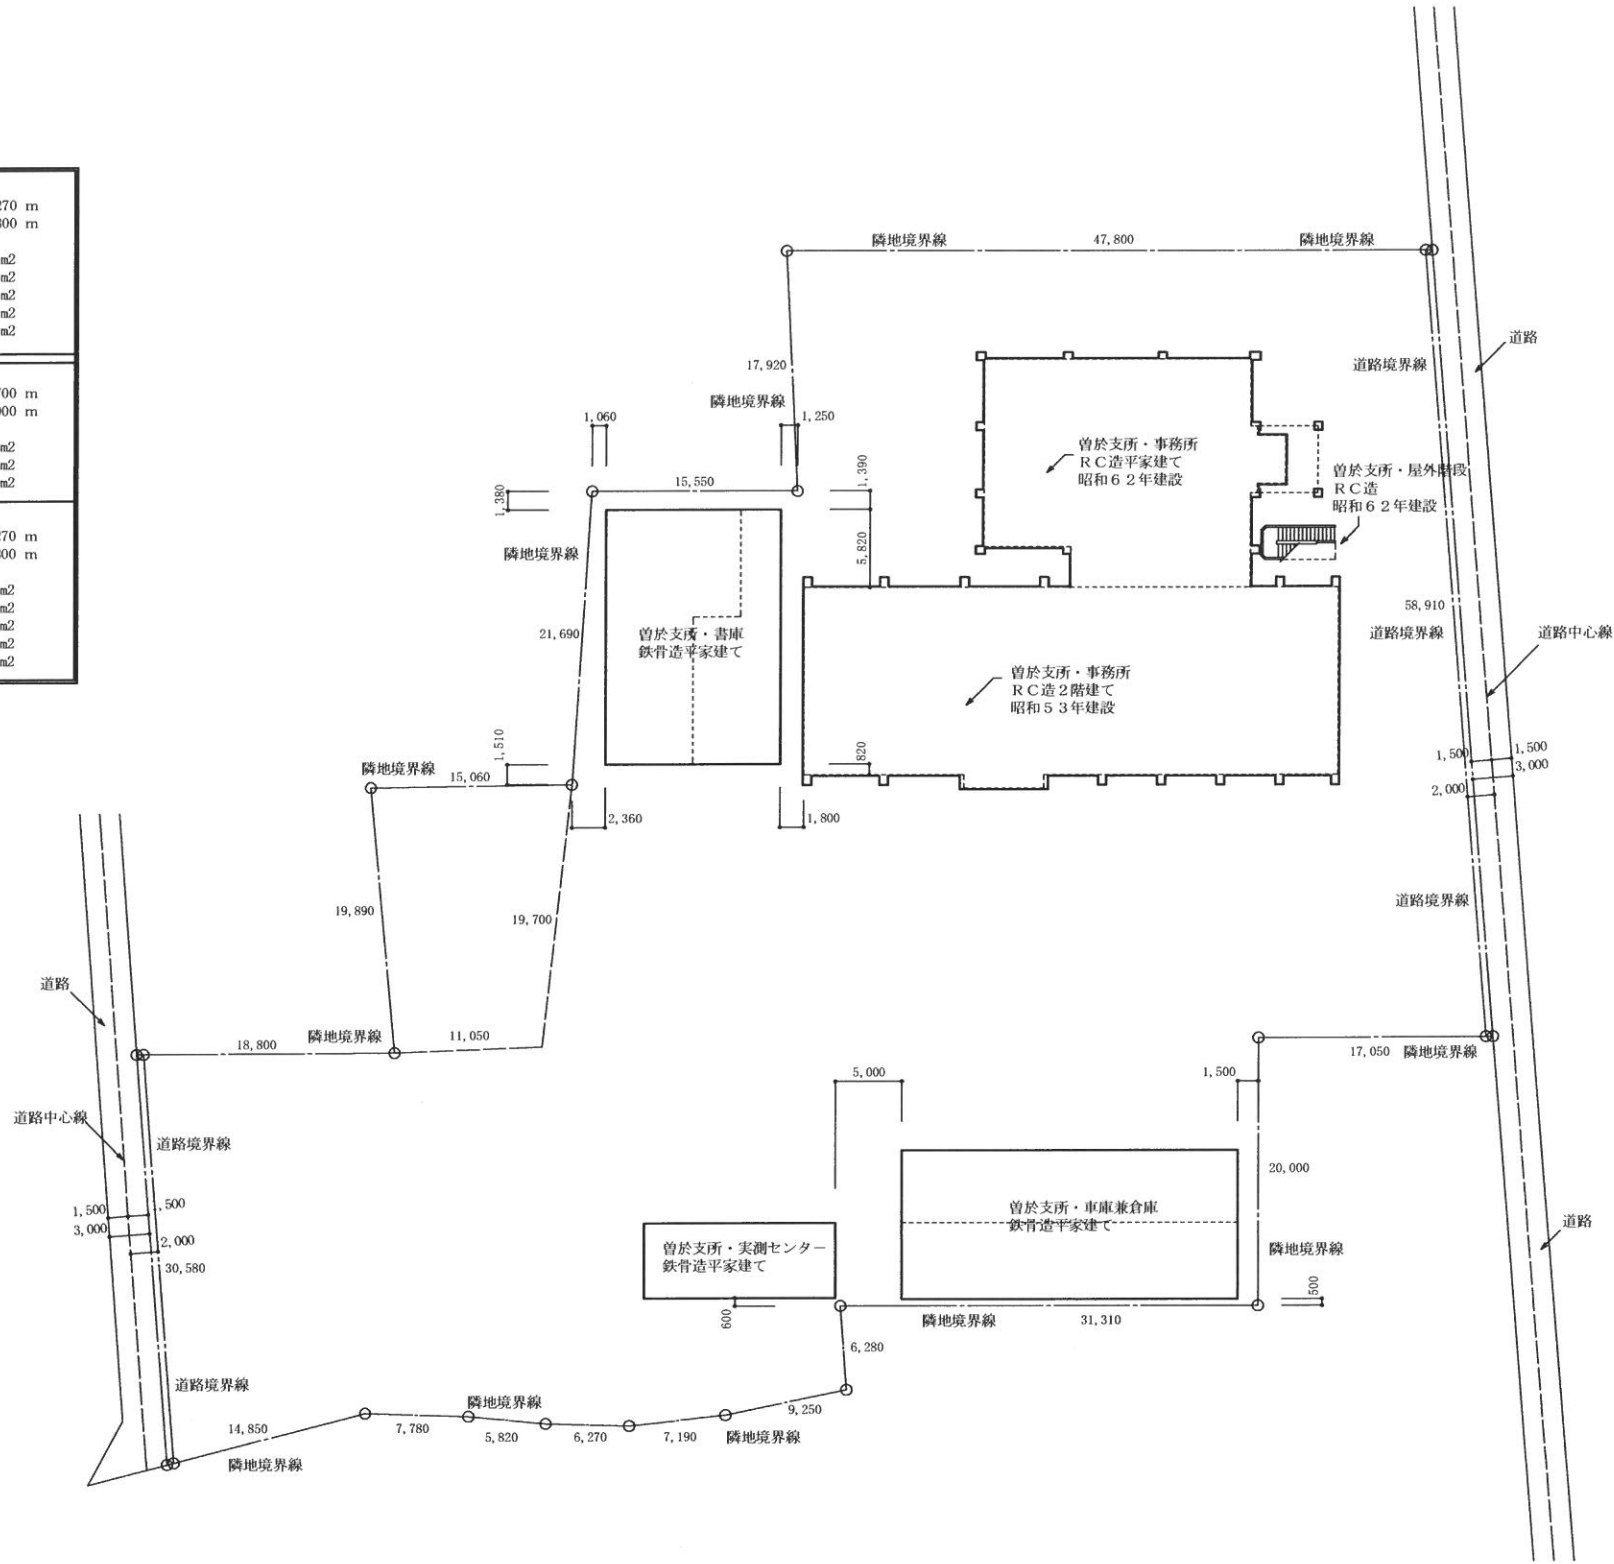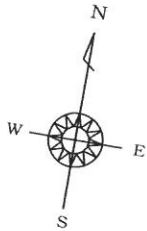


建 物 配 置 図 S = 1 / 400

照明器具更新工事設計図面		一級建築士事務所	件 名	鹿児島県農業共済組合曾於支所 事業所照明器具LED化工事	日 付	2024 - 05
		村岡建築設計事務所	図 名	曾於支所 建物配置図	縮 尺	1 / 400
		鹿児島県曾於市末吉町二之方 800-5 管理建築士登録番号 NO. 145049	建築士事務所登録番号	鹿児島県知事登録 第 1 - 3 - 9 号	図 番	E - 1 2

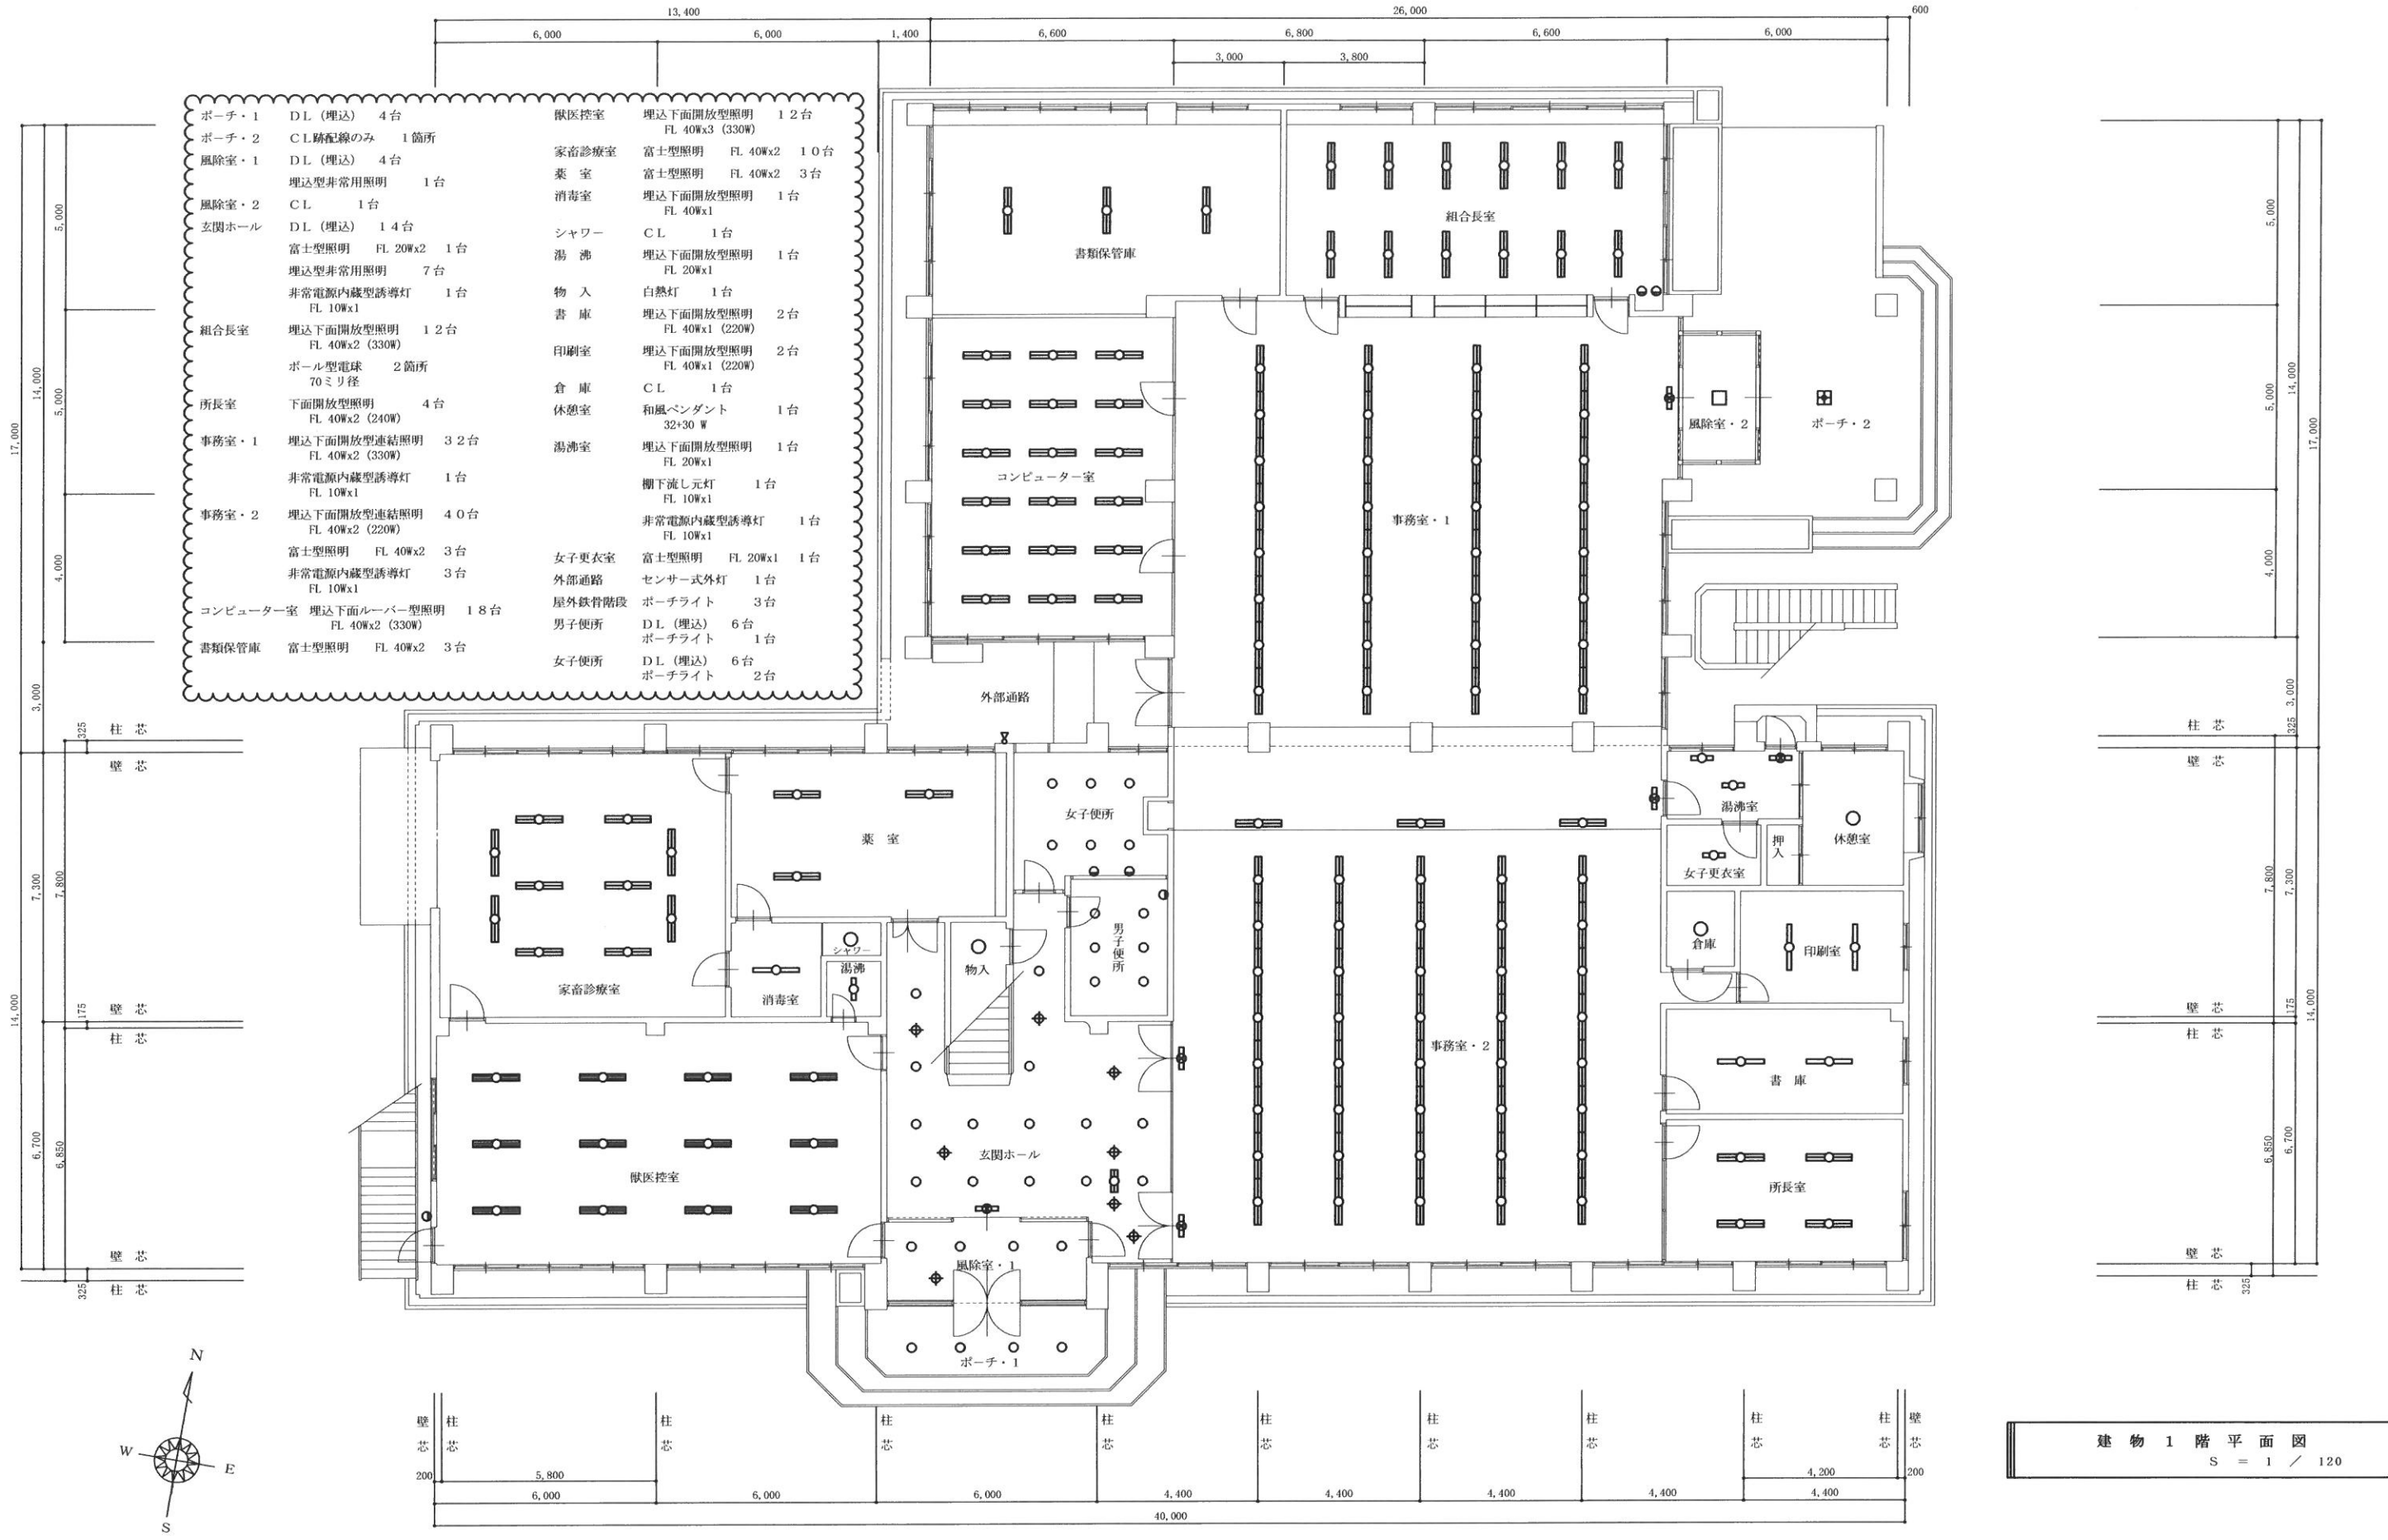

建物 1 階 平面図
S = 1 / 120

照明器具更新工事設計図面	一級建築士事務所		件名	鹿児島県農業共済組合曾於支所 事業所照明器具LED化工事		日付	2024 - 05
	村岡建築設計事務所		図名	事務所棟 建物1階平面図		縮尺	1 / 120
	鹿児島県曾於市末吉町二之方 800-5 管理建築士登録番号 NO. 145049		建築士事務所登録番号	鹿児島県知事登録 第 1 - 3 - 9 号		図番	E-13

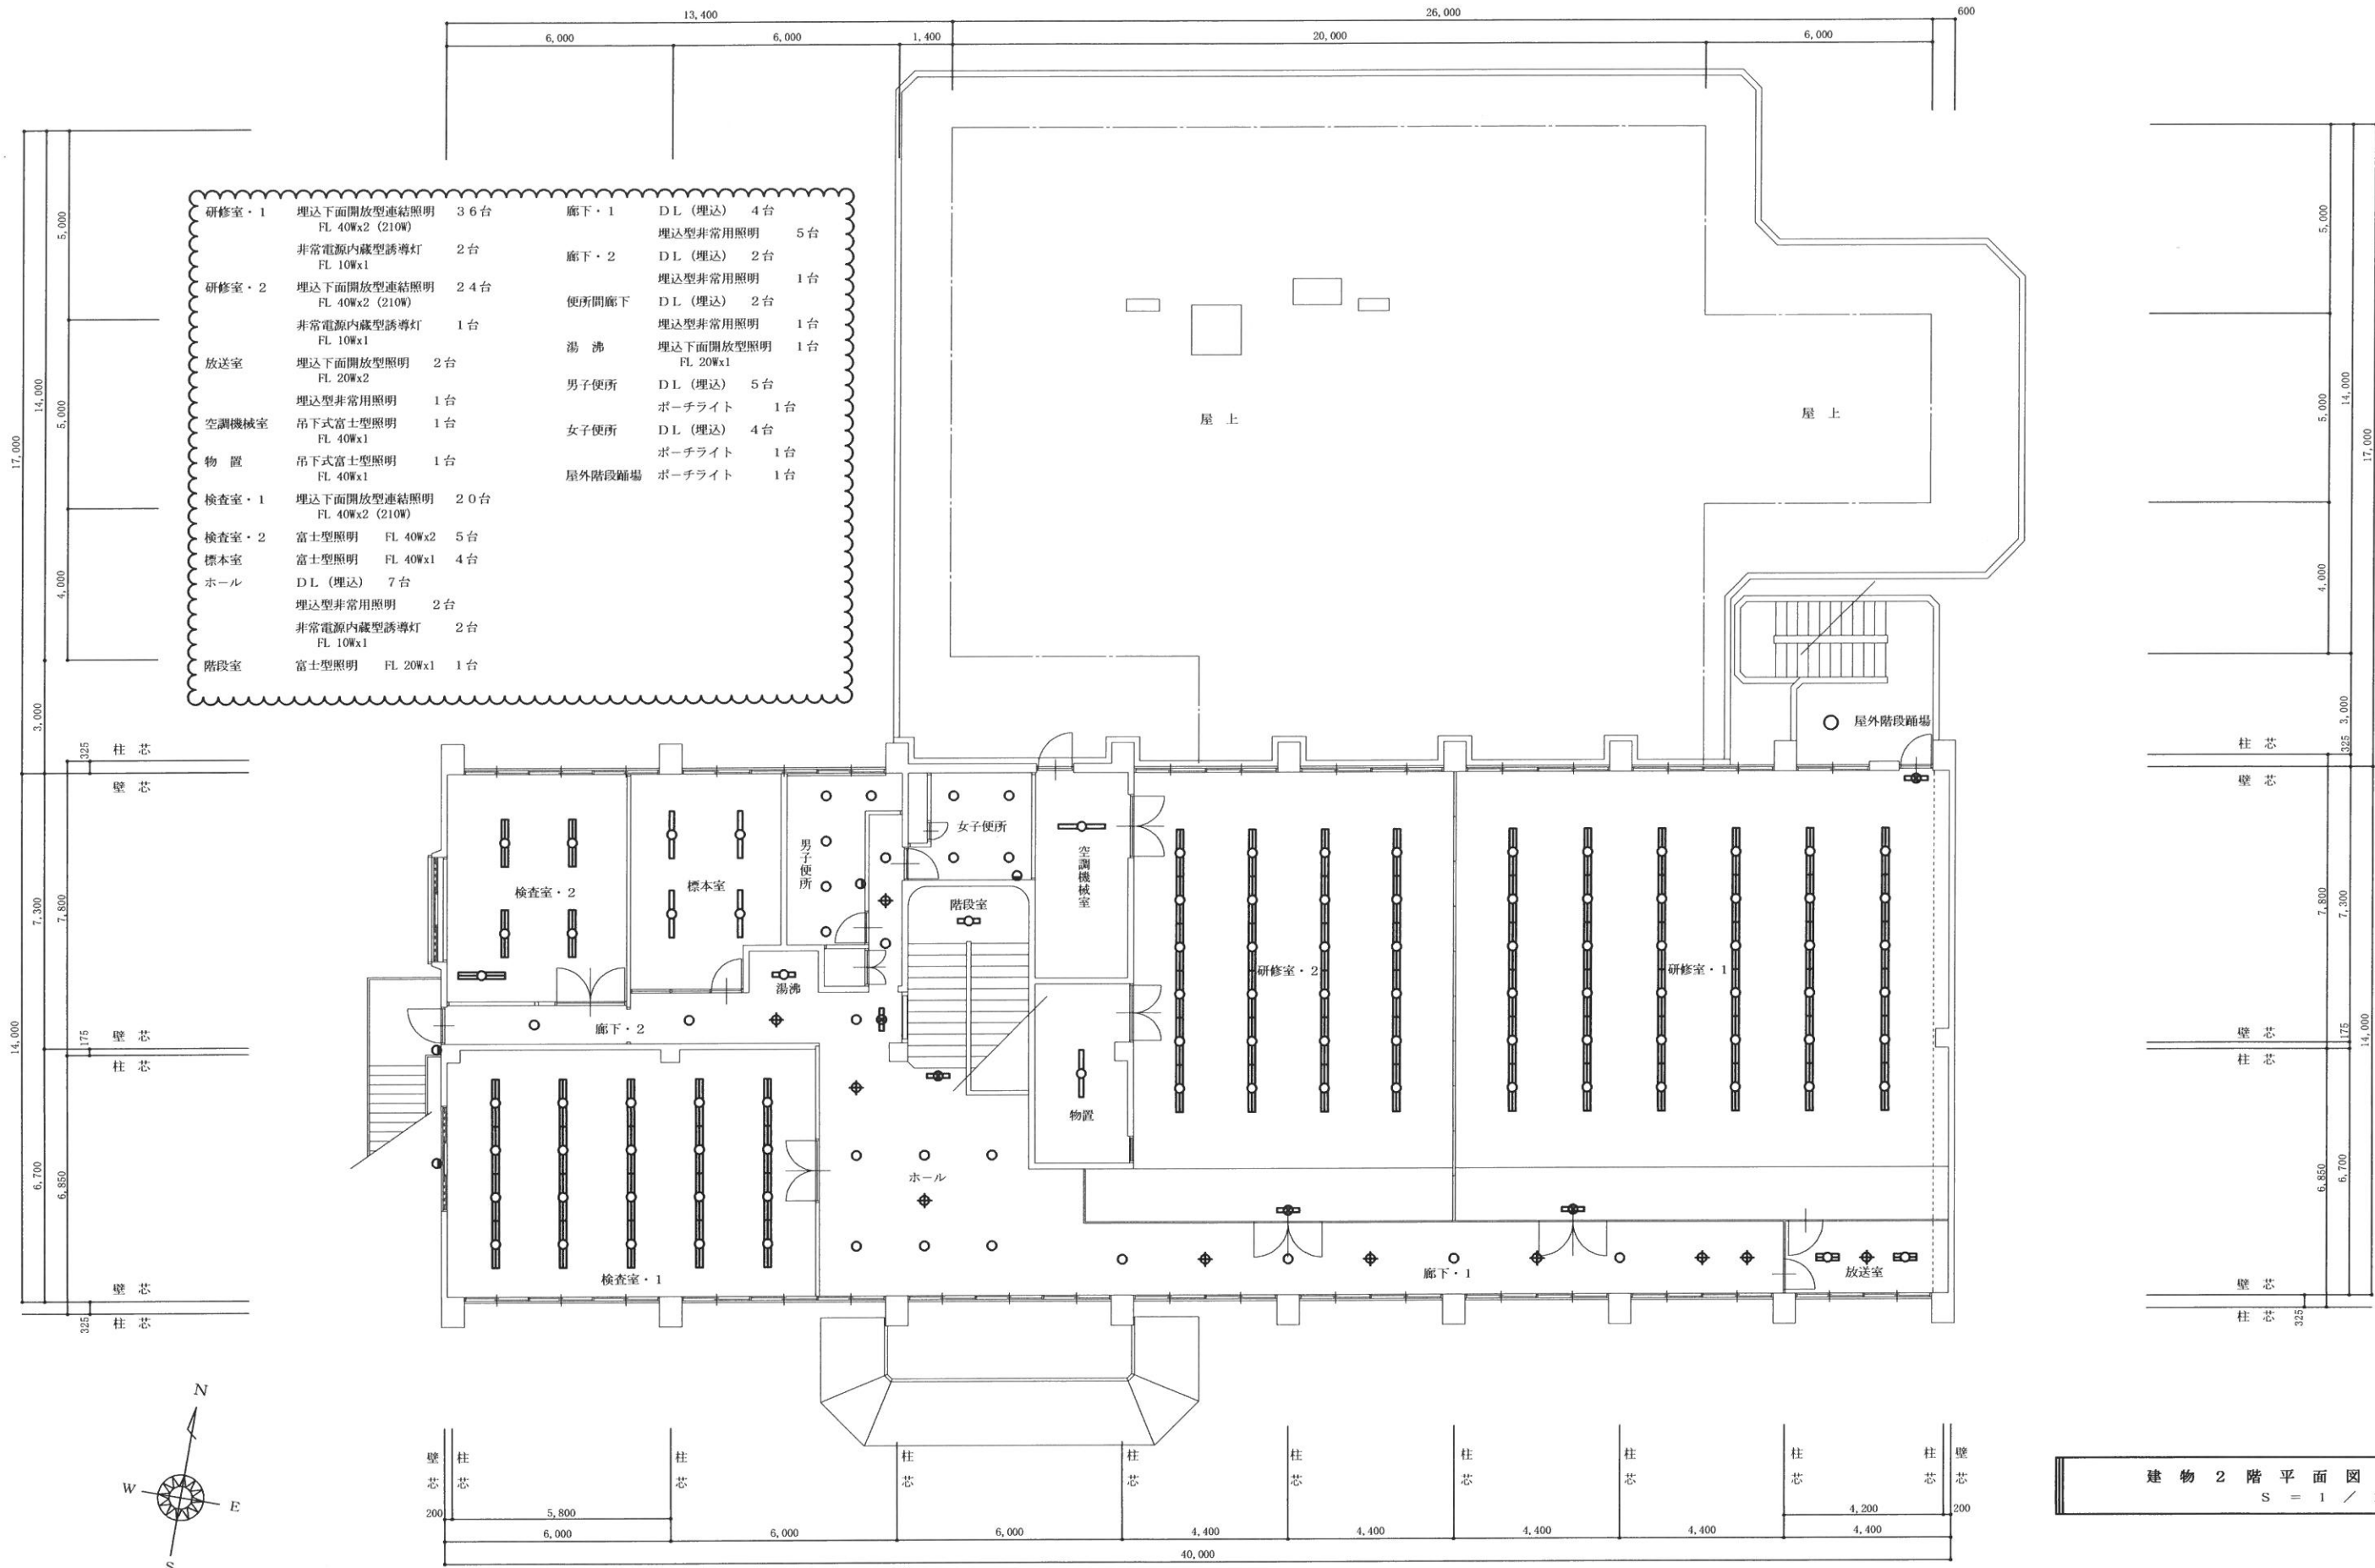

建物 2 階 平面図
S = 1 / 120

照明器具更新工事設計図面

村岡建築設計事務所

鹿児島県曽於市末吉町二之方 800-5
管理建築士登録番号 NO. 145049
TEL. FAX 0986-76-3489
村岡昭宏

件名

鹿児島県農業共済組合曾於支所
事業所照明器具LED化工事

日付

2024 - 05

図名

事務所棟 建物2階平面図

縮尺


1 / 120

建築士事務所登録番号


鹿児島県知事登録 第 1 - 3 - 9 号

図番


E - 1 4

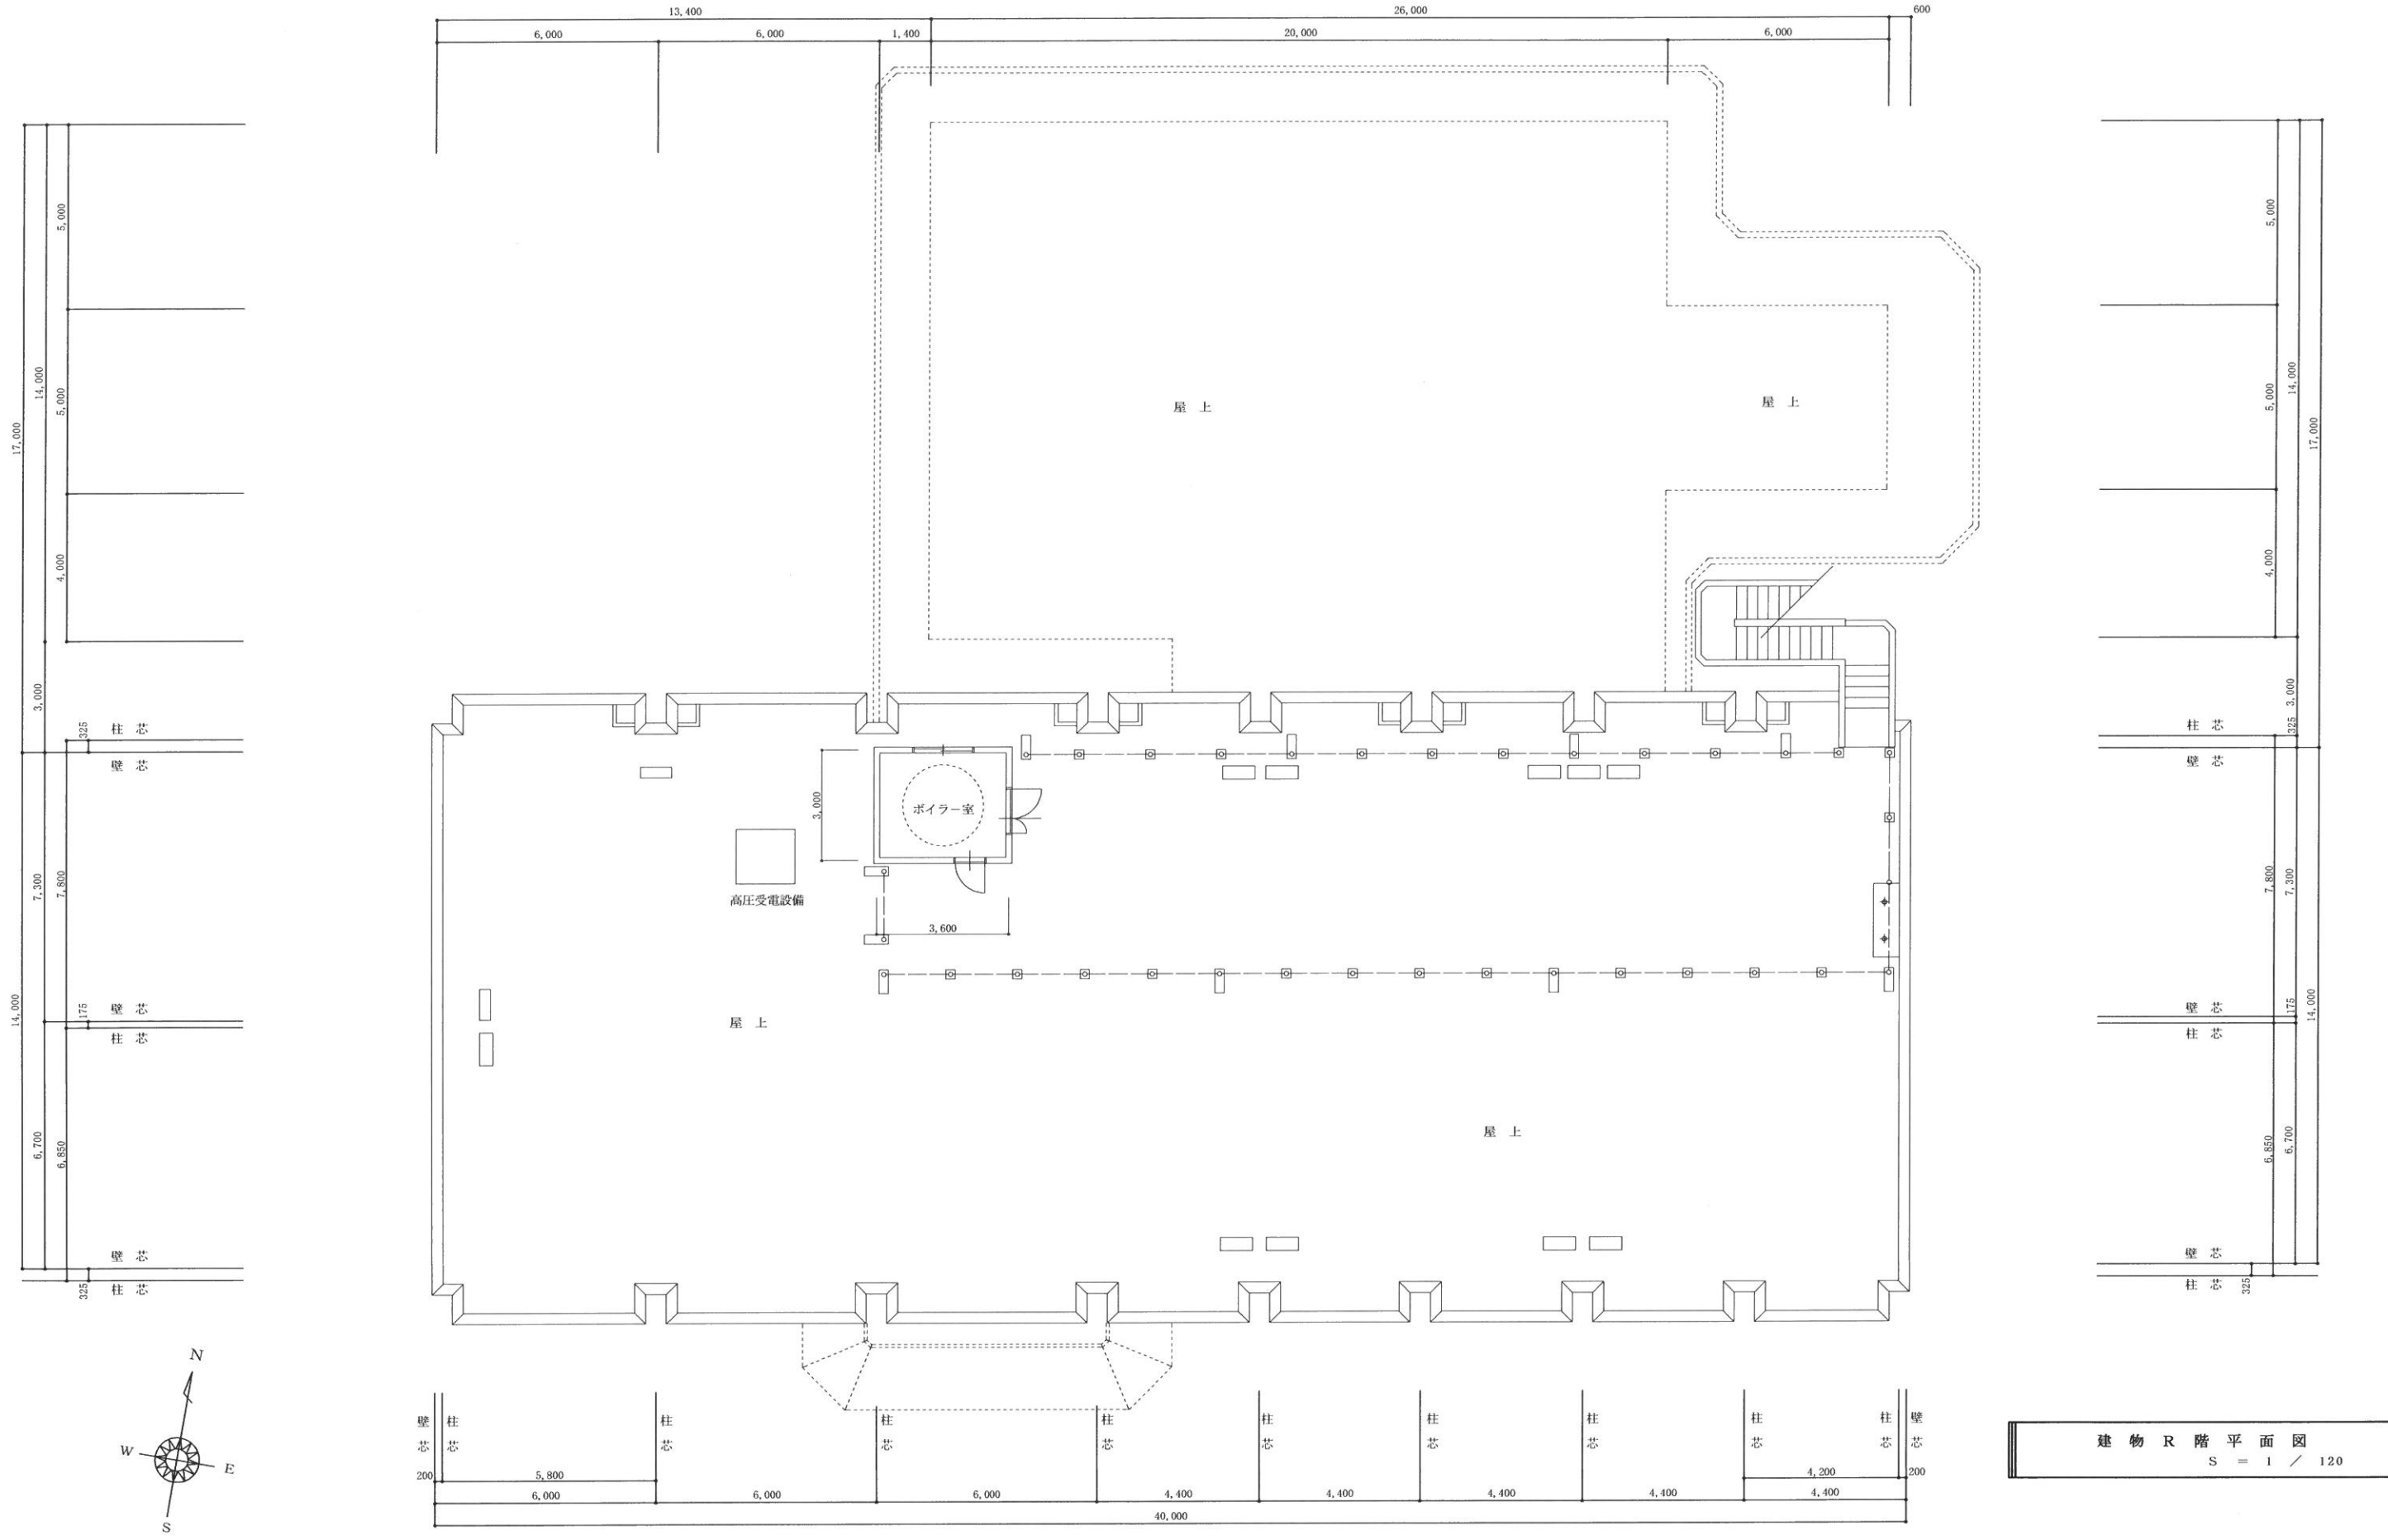

照明器具更新工事設計図面	一級建築士事務所		件名	鹿児島県農業共済組合曾於支所 事業所照明器具LED化工事		日付	2024 - 05
	村岡建築設計事務所		図名	事務所棟 建物R階平面図		縮尺	1 / 120
	鹿児島県曾於市末吉町二之方 800-5 管理建築士登録番号 NO. 145049		建築士事務所登録番号	鹿児島県知事登録 第 1 - 3 - 9 号		図番	E-15

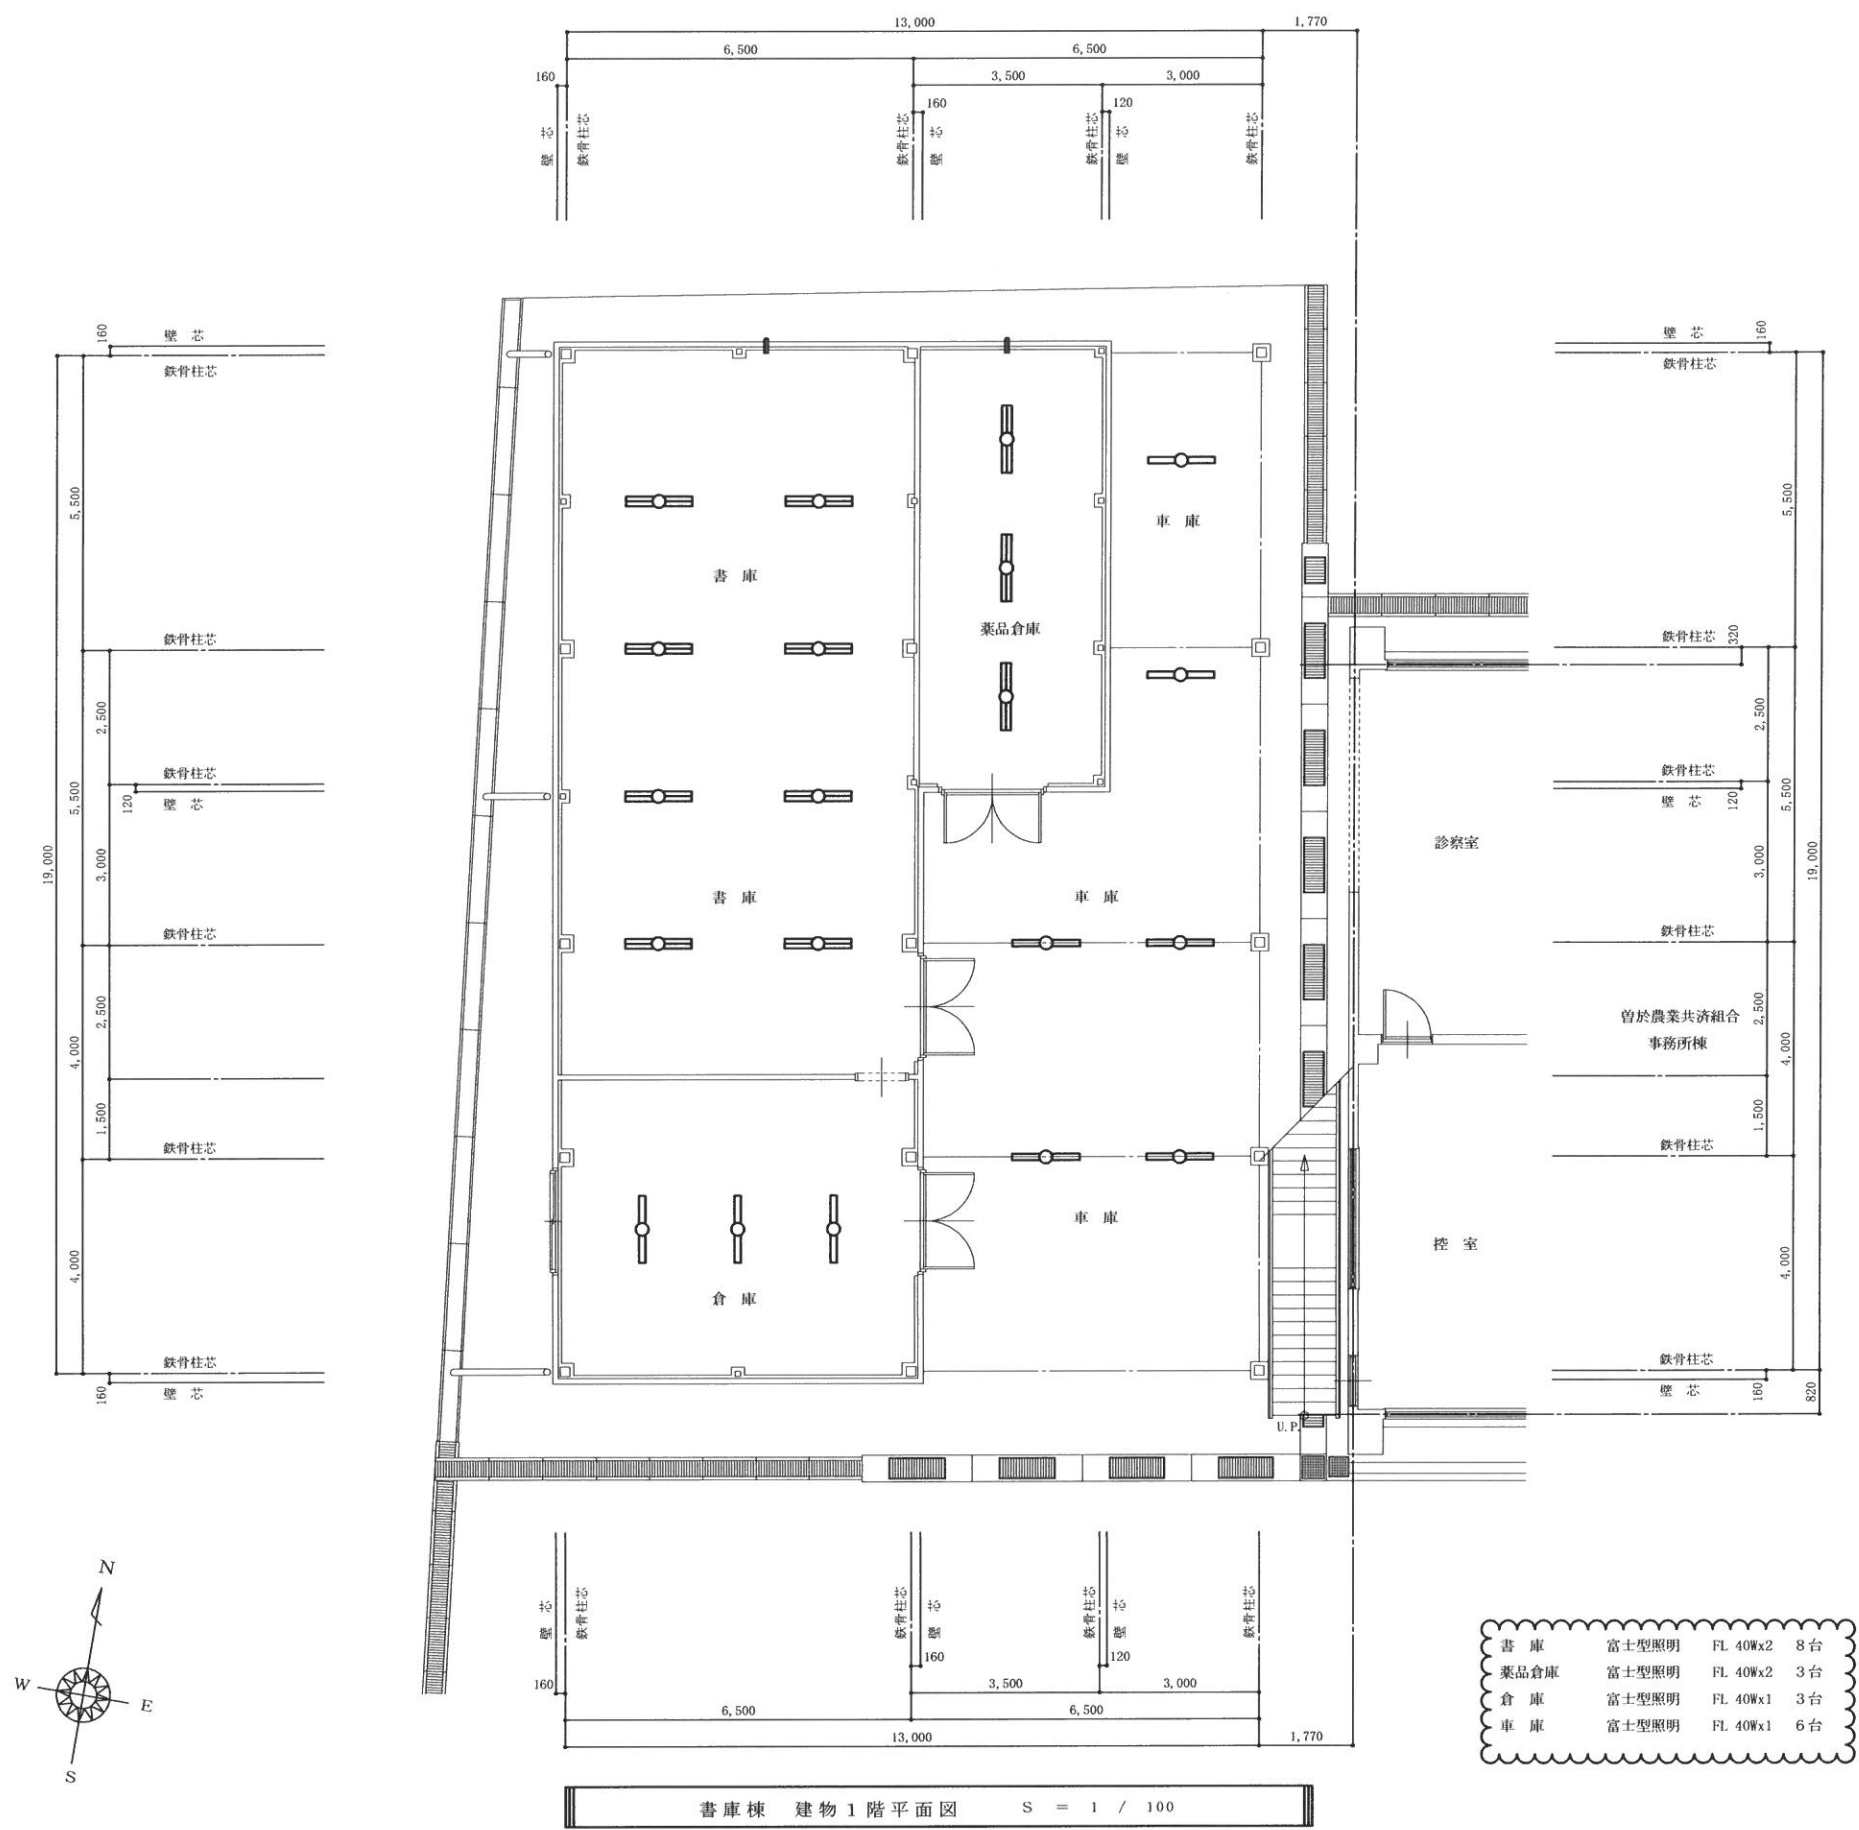

照明器具更新工事設計図面	一級建築士事務所		件名	鹿児島県農業共済組合曾於支所 事業所照明器具LED化工事	日付	2024 - 05
	村岡建築設計事務所		図名	書庫棟 建物1階平面図	縮尺	1 / 100
	鹿児島県曾於市末吉町二之方 800-5 管理建築士登録番号 NO. 145049	TEL. FAX 0986-76-3489 村岡昭宏	建築士事務所登録番号	鹿児島県知事登録 第 1 - 3 - 9 号	図番	E - 1 6

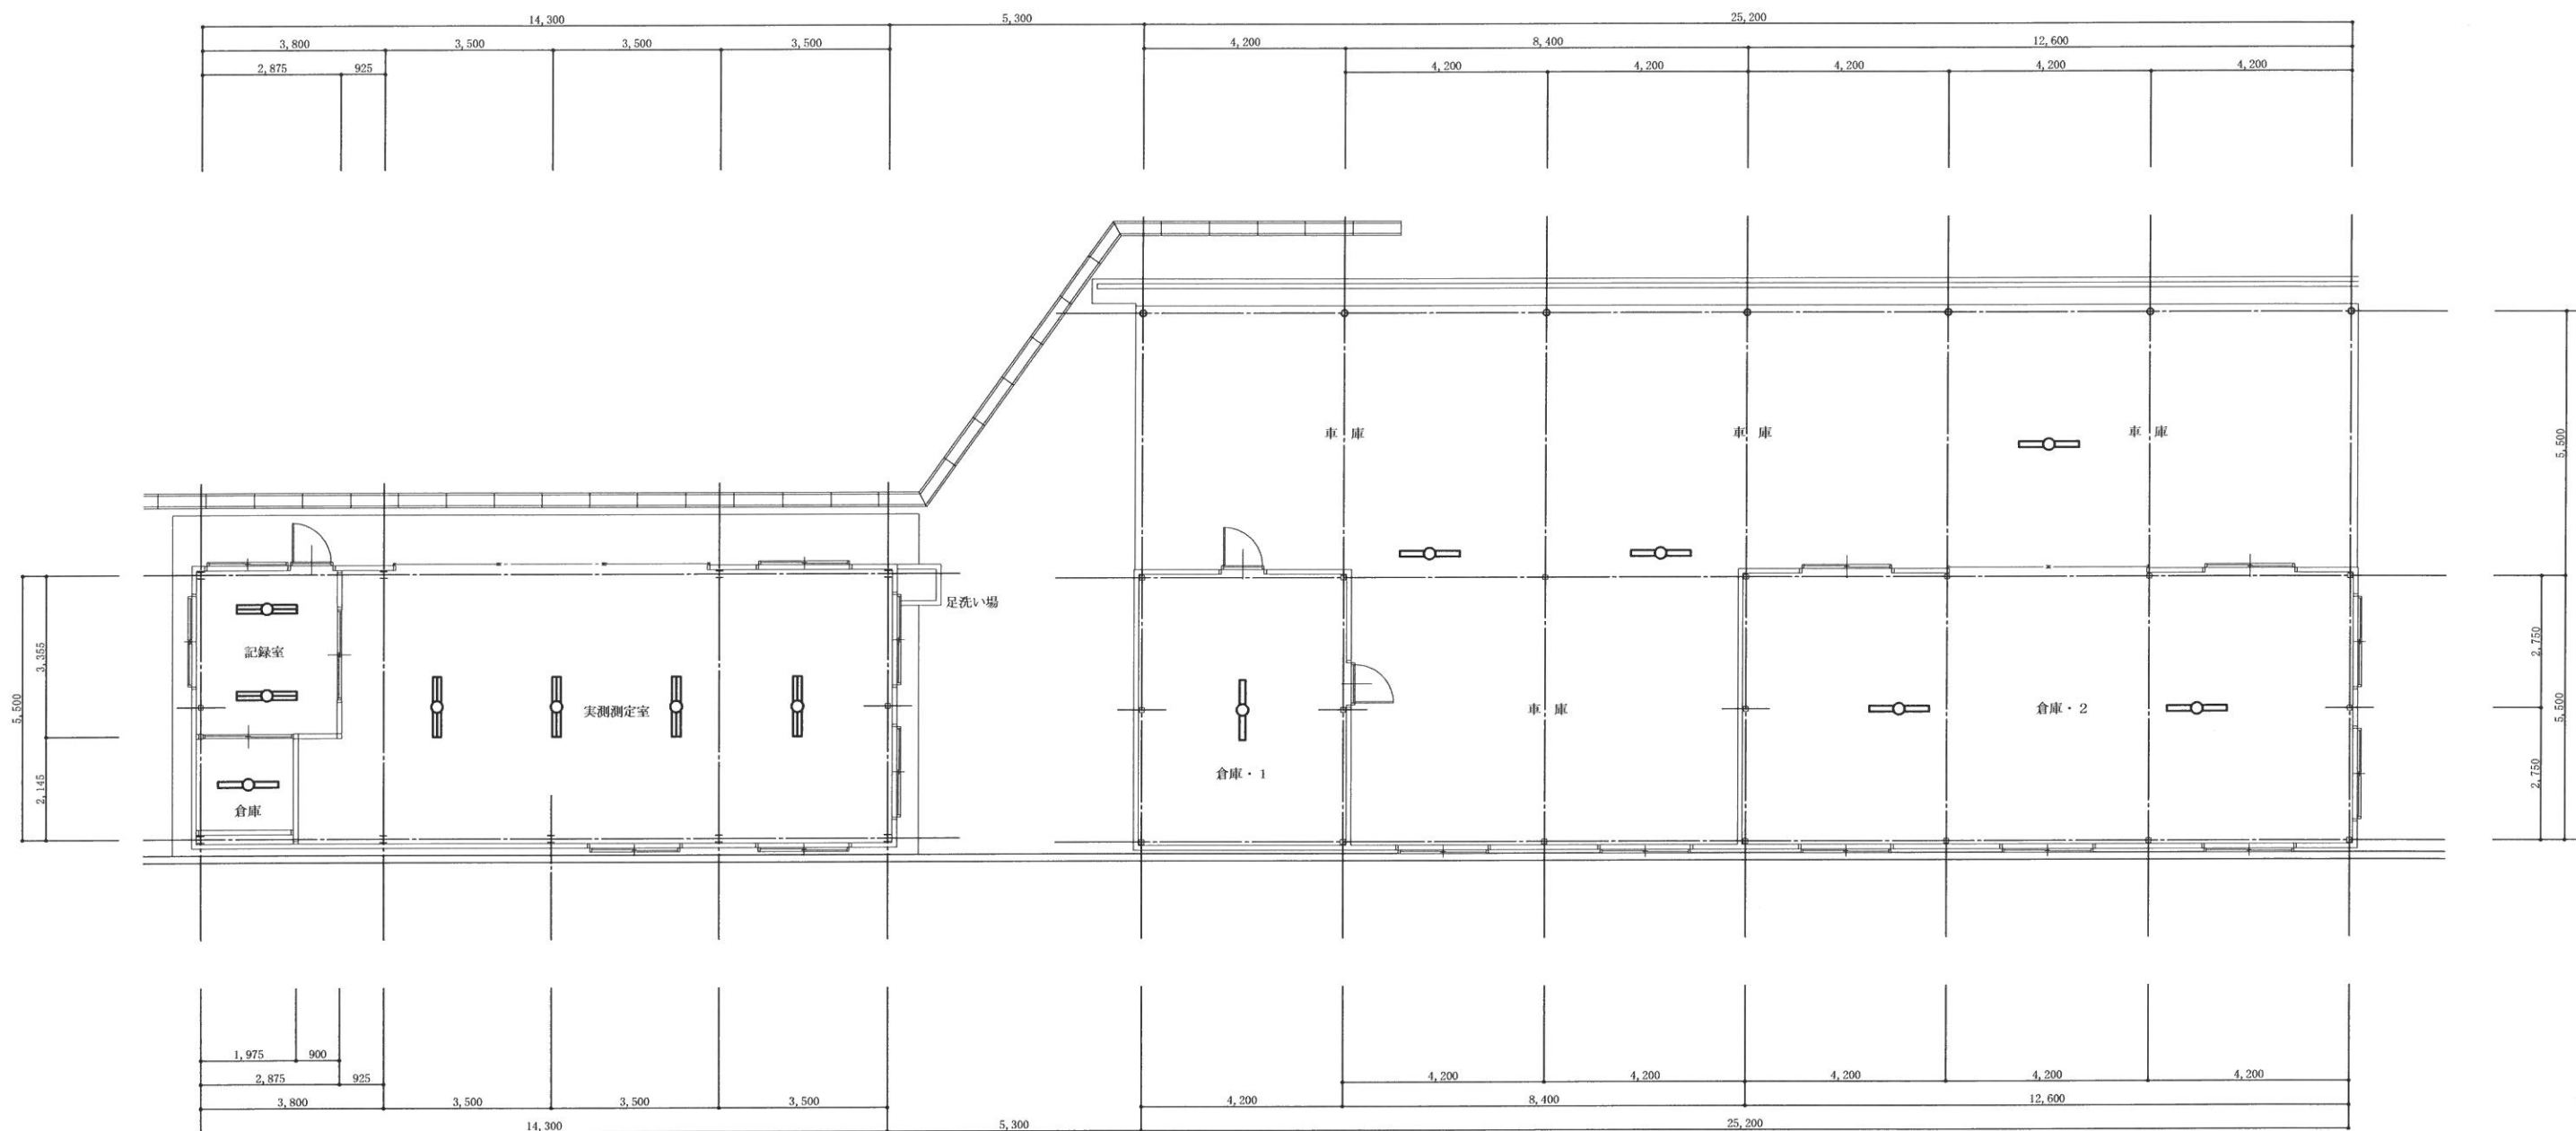

記録室 富士型照明 FL 40Wx2 2台
実測測定室 富士型照明 FL 40Wx2 4台
倉庫 反射型照明 FL 40Wx1 1台


倉庫・1 反射型照明 FL 40Wx1 2台
倉庫・2 反射型照明 FL 40Wx1 1台
車庫 反射型照明 FL 40Wx1 3台

実測センター棟 建物1階平面図 S = 1 / 100

車庫兼倉庫棟 建物1階平面図 S = 1 / 100

照明器具更新工事設計図面	一級建築士事務所		件名	鹿児島県農業共済組合曾於支所 事業所照明器具LED化工事	日付	2024 - 05
	村岡建築設計事務所		図名	実測センター棟/車庫兼倉庫棟 建物1階平面図	縮尺	1 / 100
	鹿児島県曾於市末吉町二之方 800-5 管理建築士登録番号 NO. 145049		建築士事務所登録番号	鹿児島県知事登録 第 1 - 3 - 9 号	図番	E-17

15,180						
3,800	3,850	3,780	3,750			
2,760	1,040	3,850	980	1,780	1,020	3,750

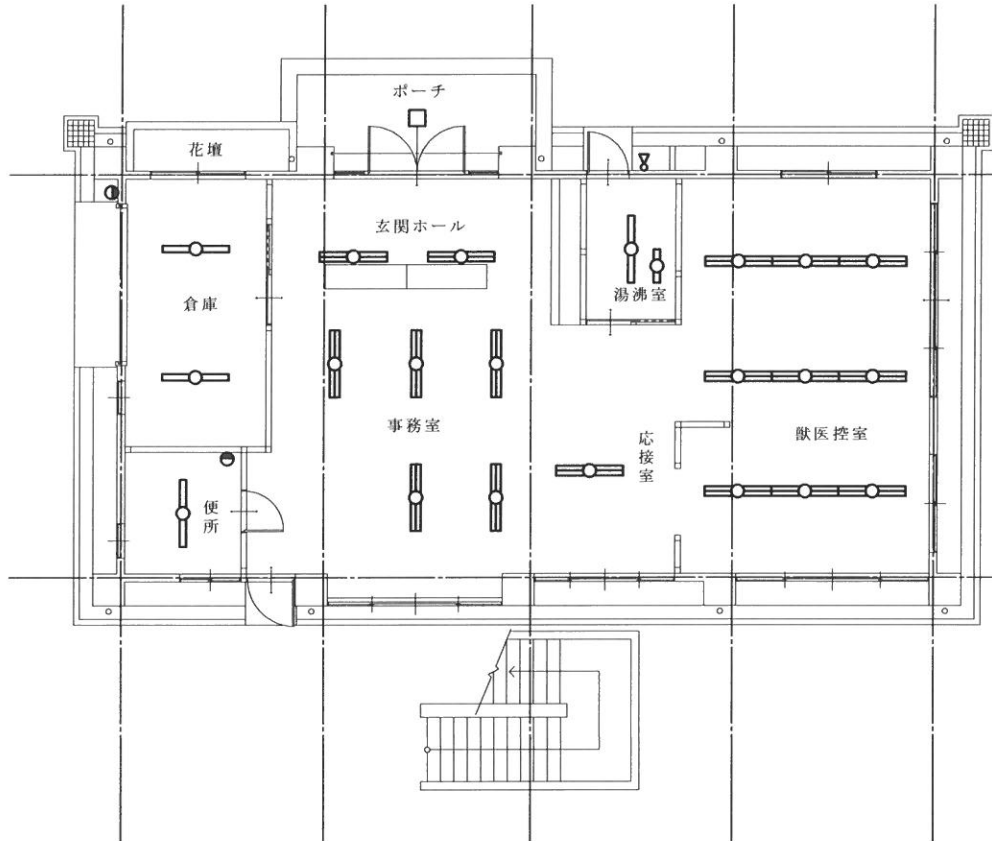


2,320	1,480	3,850	2,760	1,020	3,750	
3,800	3,850	3,780	3,750			
15,180						

中部事務所 建物1階平面図 S = 1 / 100


ポーチ	CL	1台
外部勝手口	センサー式外灯	1台
倉庫外灯	ポーチライト	1台
	FL 20Wx1	
玄関ホール	富士型照明	FL 40Wx2 2台
事務所	富士型照明	FL 40Wx2 5台
応接室	富士型照明	FL 40Wx2 1台
獣医控室	LED照明器具	9台
	3灯 x 3列	
湯沸室	富士型照明	FL 40Wx1 1台
	棚下流し元灯	1台
	FL 15Wx1	
倉庫	富士型照明	FL 40Wx1 2台
便所	富士型照明	FL 40Wx1 2台
	ポーチライト	1台

1,860	900	1,860	
1,920	4,680	7,530	
2,850	2,850		
450			

3,810	850	
2,960		
900		
3,720	1,880	
930	1,420	

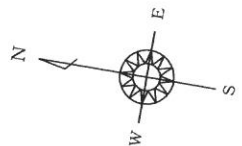



15,180						
3,800	3,850	3,780	3,750			
2,820	980	2,880	970	1,900	1,020	860

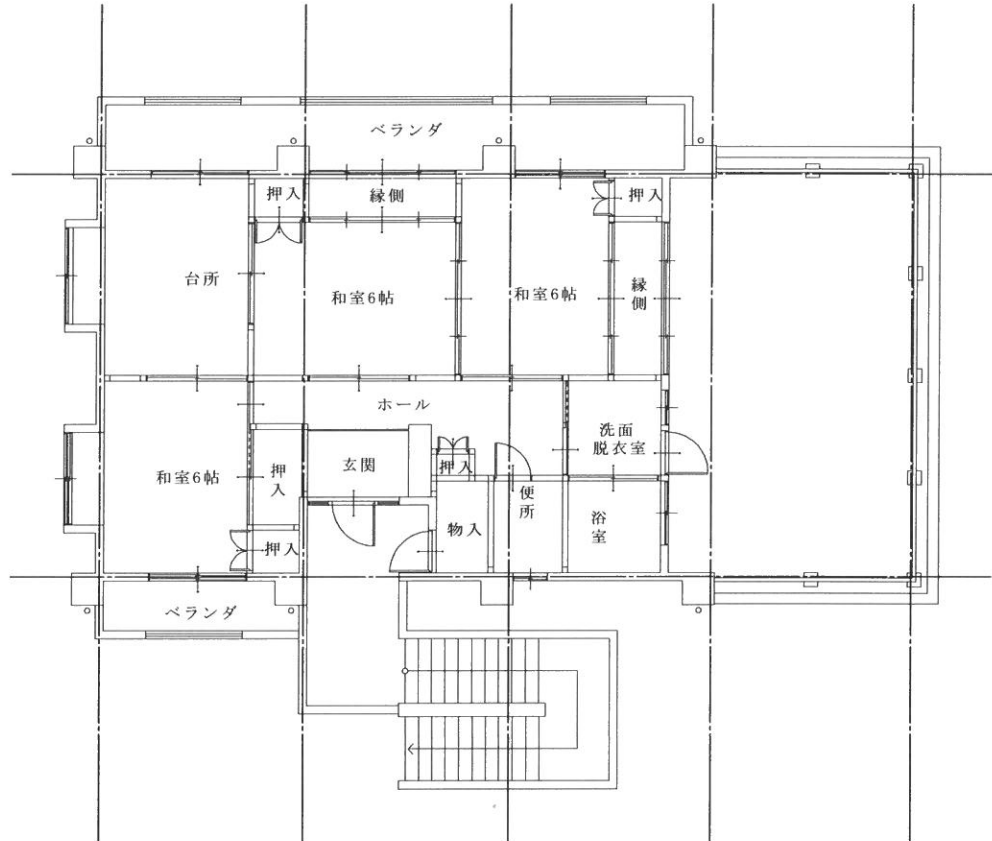

2,810	990	2,420	1,090	340	1,040	1,880	860	
3,800	3,850	3,780	3,750					
15,180								




中部事務所 建物2階平面図 S = 1 / 100

照明器具更新工事設計図面	一級建築士事務所		件名	鹿児島県農業共済組合曾於支所 事業所照明器具LED化工事		日付	2024 - 05
	村岡建築設計事務所		図名	中部事務所 建物1階・2階平面図		縮尺	1 / 100
	鹿児島県曾於市末吉町二之方 800-5 管理建築士登録番号 NO. 145049		建築士事務所登録番号	鹿児島県知事登録 第 1 - 3 - 9 号		図番	E - 1 8

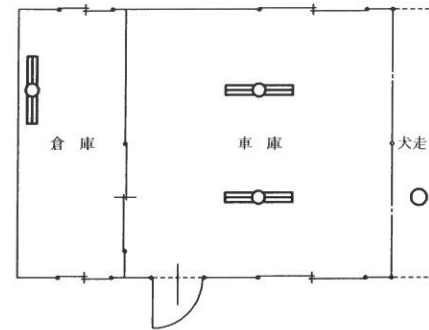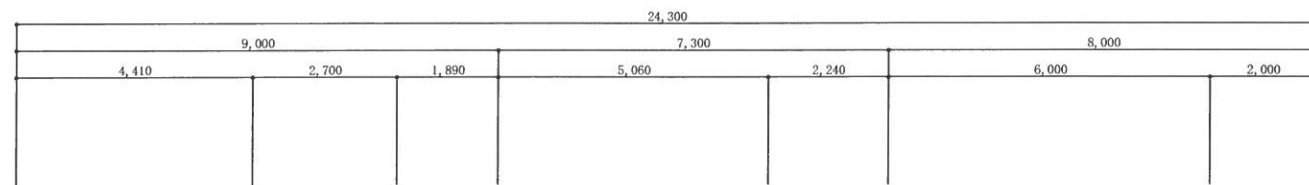


車庫	吊下式反射笠付型照明	2台
	FL 40Wx2	
倉庫	反射笠付型照明	1台
	FL 40Wx2	
犬走り	ポーチライト	FL 20Wx1 1台

南部事務所内車庫棟 建物1階平面図

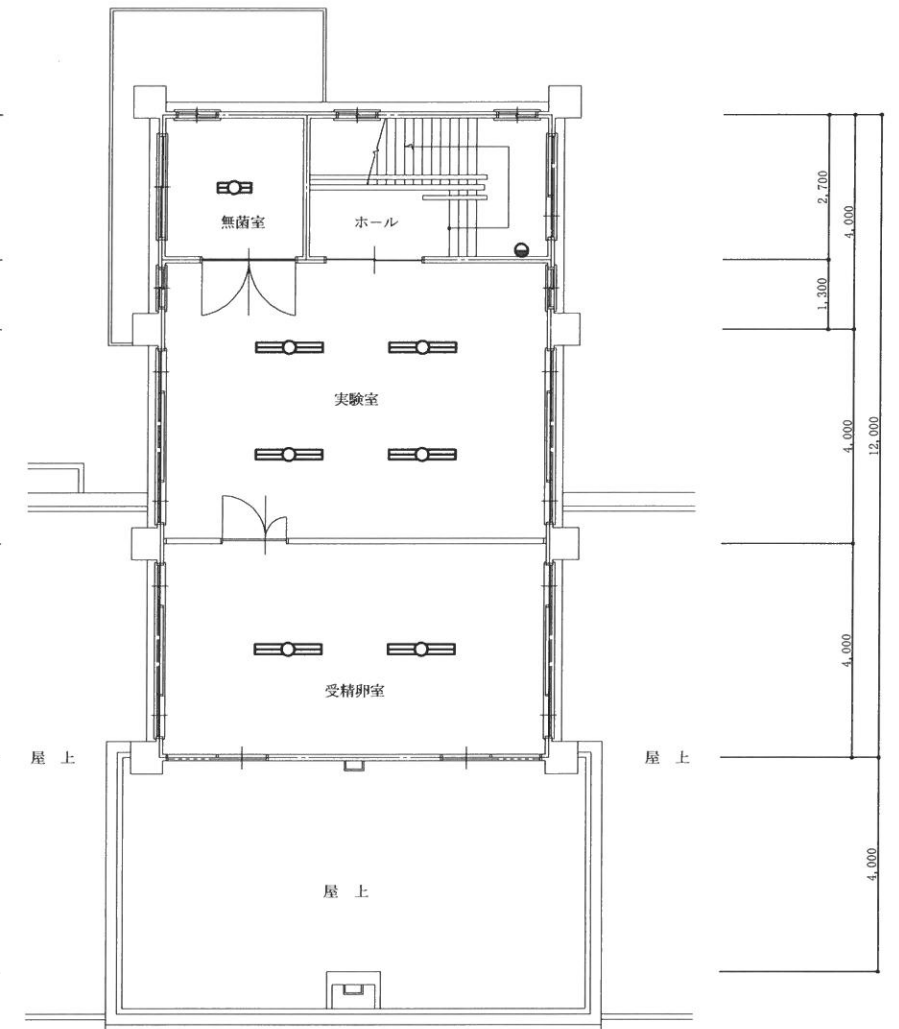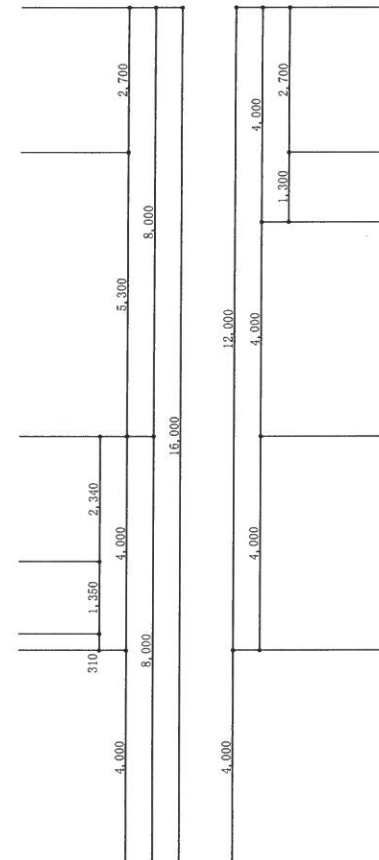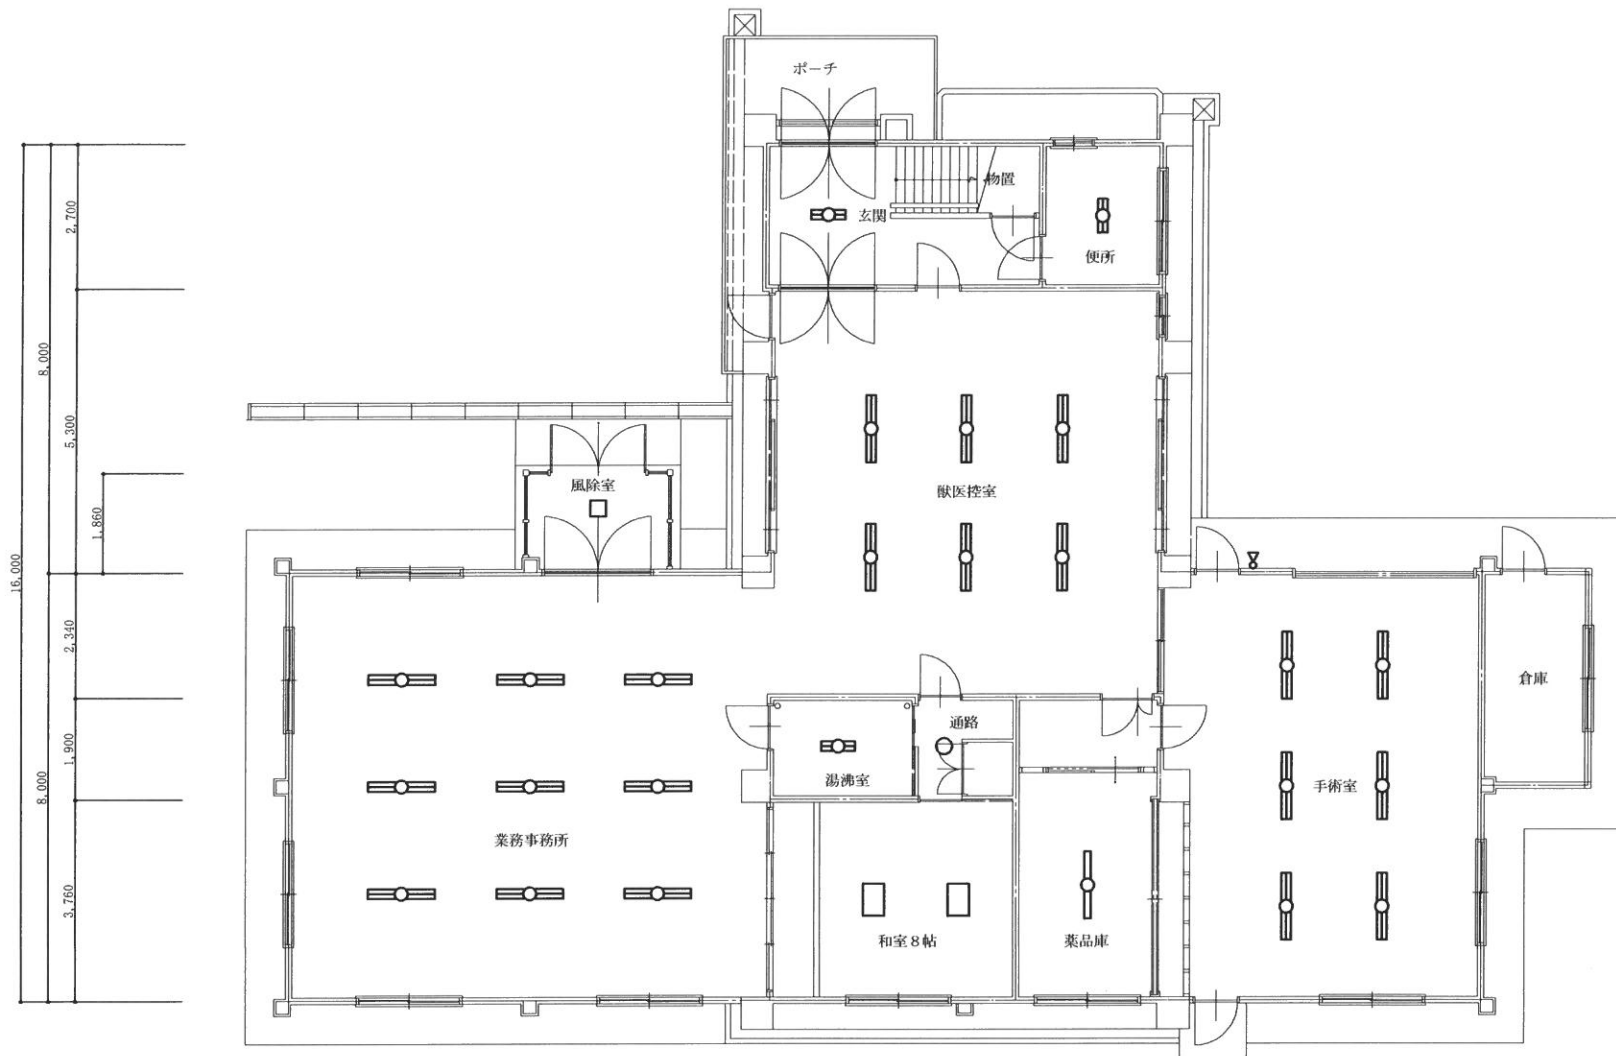


玄関	富士型照明	FL 20Wx2	1台
風除室	C L	1台	
業務事務所	富士型照明	FL 40Wx2	9台
獣医控室	富士型照明	FL 40Wx2	6台
手術室	富士型照明	FL 40Wx2	6台
薬品庫	富士型照明	HL LED	1台
和室8帖	C L	FL 20Wx4	2台
湯沸室	富士型照明	FL 20Wx2	1台
通路	C L	1台	
便所	富士型照明	FL 20Wx2	1台
外部出入口	センサー式外灯	1台	

 


実験室	富士型照明	FL 40Wx2	4台
受精卵室	富士型照明	FL 40Wx2	2台
無菌室	富士型照明	FL 20Wx2	1台
階段踊場	C L	FL 15Wx1	2台

南部事務所 建物2階平面図 S = 1 / 100

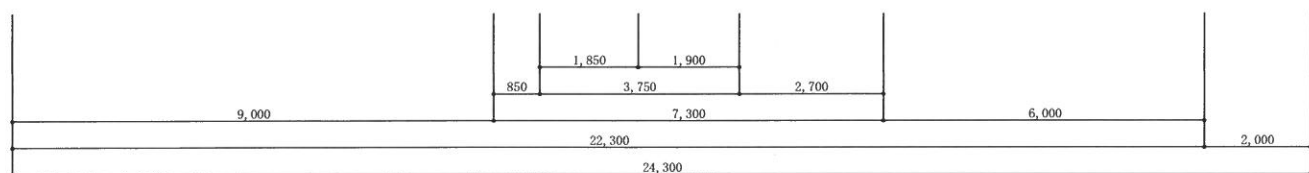

南部事務所 建物1階平面図 S = 1 / 100

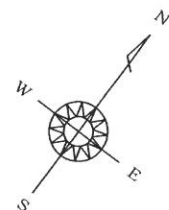

照明器具更新工事設計図面

一級建築士事務所

村岡建築設計事務所

鹿児島県曾於市末吉町二之方 800-5
管理建築士登録番号 NO. 145049

TEL FAX 0986-76-3489
村岡昭宏

件名

鹿児島県農業共済組合曾於支所
事業所照明器具LED化工事

日付

2024 - 05

図名

南部事務所 建物1階・2階平面図

縮尺

1 / 100

建築士事務所登録番号


鹿児島県知事登録 第 1 - 3 - 9 号

図番


E-19

ポーチ	ポーチライト	1台
玄関	C L FL 20Wx4	1台
事務所	富士型照明 FL 40Wx2	9台
応接室	富士型照明 FL 40Wx2	3台
診察室	富士型照明 FL 40Wx2	2台
倉庫	富士型照明 FL 40Wx2	1台
書類庫	富士型照明 FL 40Wx1	1台
湯沸室	富士型照明 FL 20Wx2	1台
便所	富士型照明 FL 20Wx1	1台
	C L FL 40Wx1	1台
	ボール型電球 70ミリ径	1箇所
通路	富士型照明 FL 40Wx1	1台
外部出入口	センサー式外灯	1台

階段室	ボール型電球 70ミリ径	3箇所
会議室・1	富士型照明 FL 40Wx2	4台
会議室・2	富士型照明 FL 40Wx2	4台
会議室・3	富士型照明 FL 40Wx2	1台
	富士型照明跡配線のみ	2台
湯沸室	富士型照明 FL 40Wx1	1台

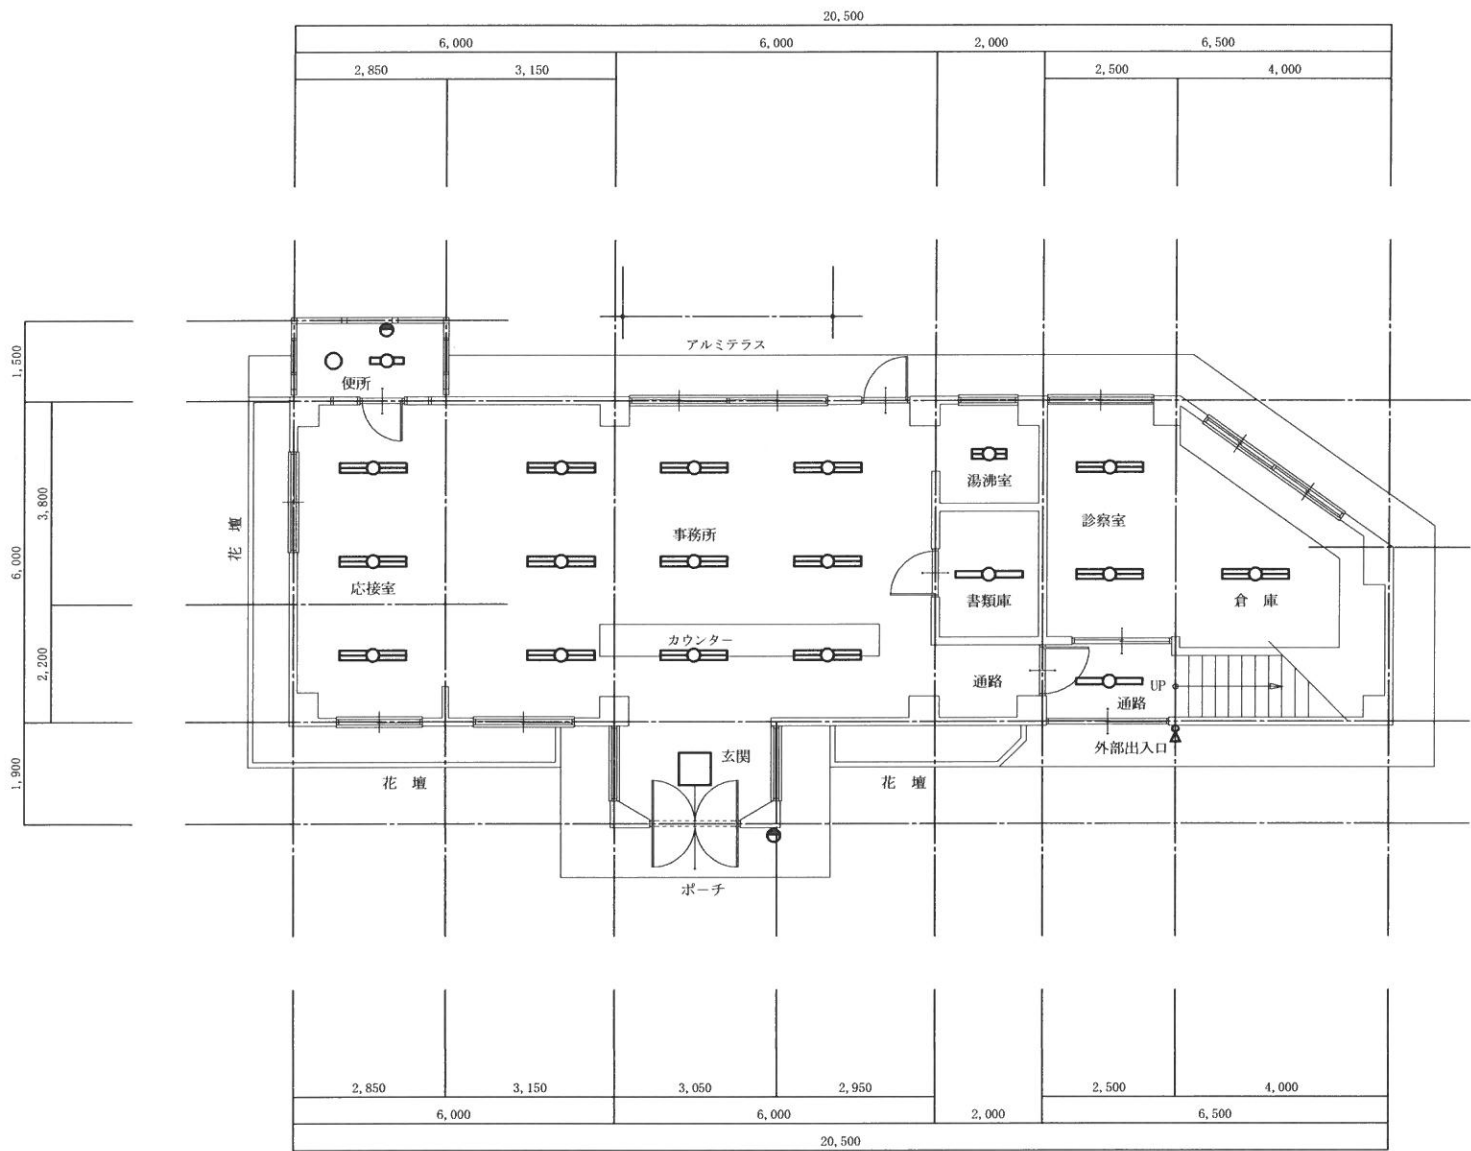

北部事務所 建物1階平面図 S = 1 / 100

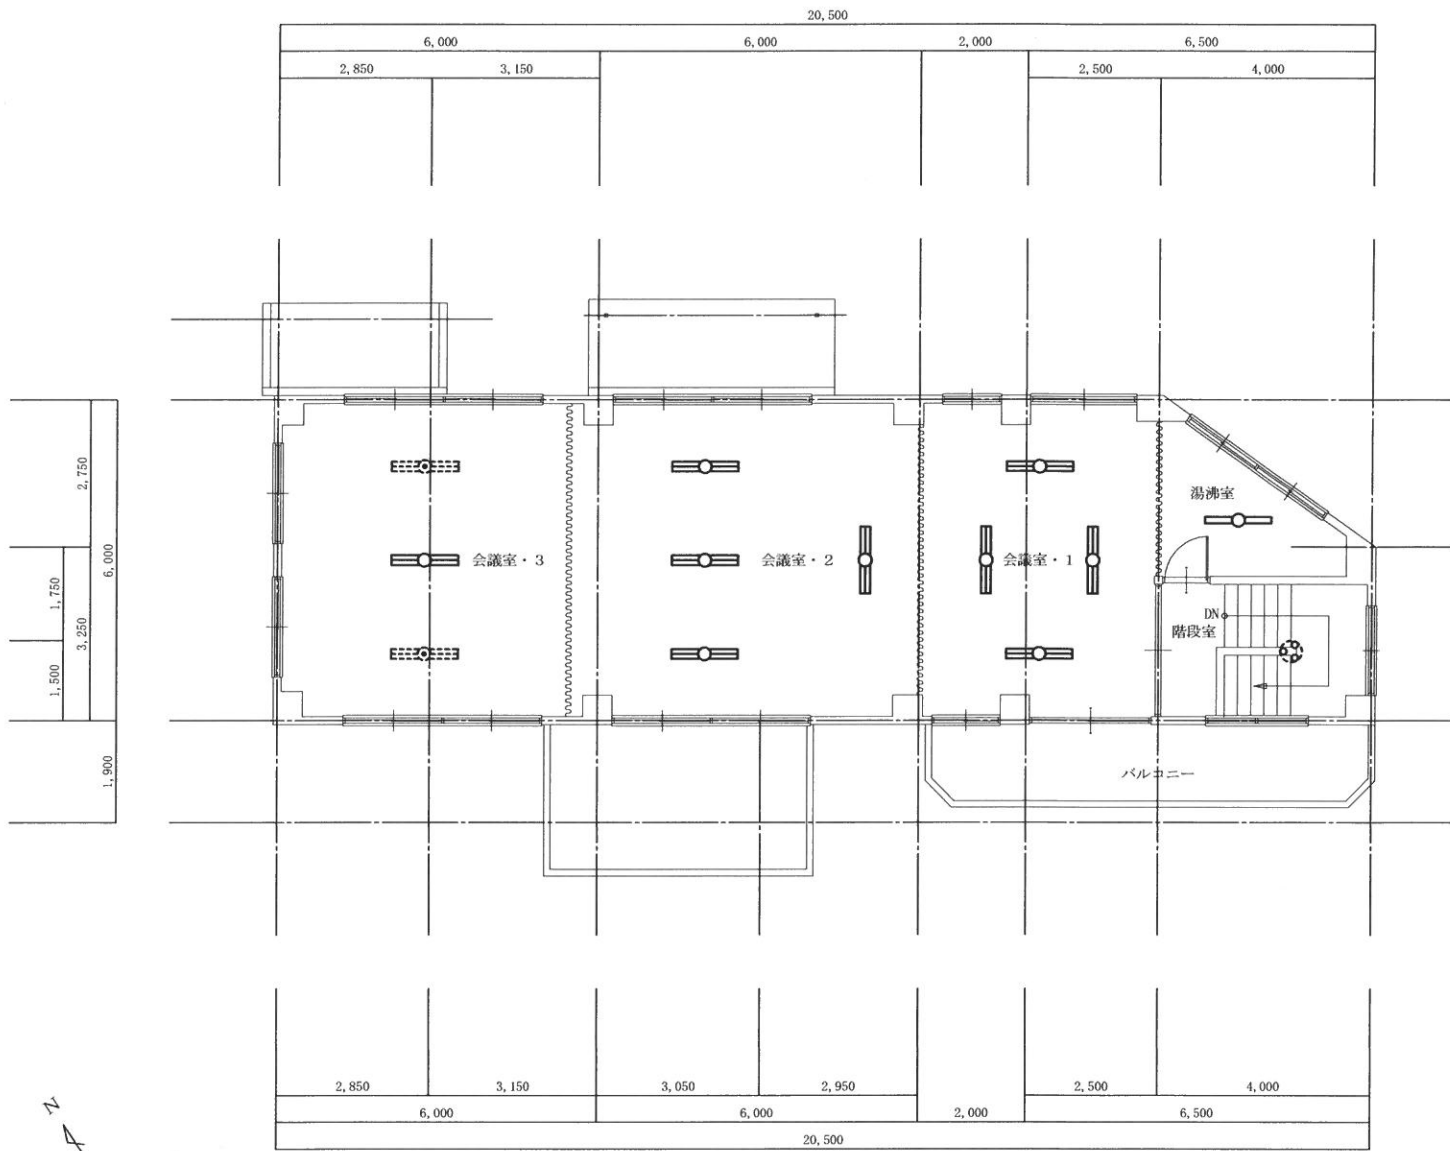


北部事務所 建物2階平面図 S = 1 / 100

照明器具更新工事設計図面	一級建築士事務所 村岡建築設計事務所 鹿児島県曾於市末吉町二之方 800-5 管理建築士登録番号 NO. 145049	件名 鹿児島県農業共済組合曾於支所 事業所照明器具LED化工事	日付 2024 - 05
		図名 北部事務所 建物1階・2階平面図	縮尺 1 / 100
		建築士事務所登録番号 鹿児島県知事登録 第 1 - 3 - 9 号	図番 E - 2 0



鹿児島県農業共済組合曾於支所 事業所照明器具LED化工事

図 面 リ ス ト			
図面番号	図 面 名 称		縮 尺
E-01	現 況 設 計 図 面	表紙・図面リスト・附近見取図	NO SCALE
E-02	現 況 設 計 図 面	曾於支所 建物 配置 図	1 / 400
E-03	現 況 設 計 図 面	事務所棟 建物1階平面図	1 / 120
E-04	現 況 設 計 図 面	事務所棟 建物2階平面図	1 / 120
E-05	現 況 設 計 図 面	事務所棟 建物R階平面図	1 / 120
E-06	現 況 設 計 図 面	書 庫 棟 建物1階平面図	1 / 100
E-07	現 況 設 計 図 面	実測センター棟／車庫兼倉庫棟 建物1階平面図	1 / 100
E-08	現 況 設 計 図 面	中部事務所 建物1階・2階平面図	1 / 100
E-09	現 況 設 計 図 面	南部事務所 建物1階・2階平面図	1 / 100
E-10	現 況 設 計 図 面	北部事務所 建物1階・2階平面図	1 / 100
E-11・21	照明器具LED化工事設計図面	表紙・図面リスト・附近見取図	NO SCALE
E-12・22	照明器具LED化工事設計図面	曾於支所 建物 配置 図	1 / 400
E-13・23	照明器具LED化工事設計図面	事務所棟 建物1階平面図	1 / 120
E-14・24	照明器具LED化工事設計図面	事務所棟 建物2階平面図	1 / 120
E-15・25	照明器具LED化工事設計図面	事務所棟 建物R階平面図	1 / 120
E-16・26	照明器具LED化工事設計図面	書 庫 棟 建物1階平面図	1 / 100
E-17・27	照明器具LED化工事設計図面	実測センター棟／車庫兼倉庫棟 建物1階平面図	1 / 100
E-18・28	照明器具LED化工事設計図面	中部事務所 建物1階・2階平面図	1 / 100
E-19・29	照明器具LED化工事設計図面	南部事務所 建物1階・2階平面図	1 / 100
E-20・30	照明器具LED化工事設計図面	北部事務所 建物1階・2階平面図	1 / 100
	照明器具LED化工事設計図面	E-11～E-20は、現況照明器具位置及び数量を表す	
	照明器具LED化工事設計図面	E-21～E-30は、LED化工事照明器具位置及び数量を表す	

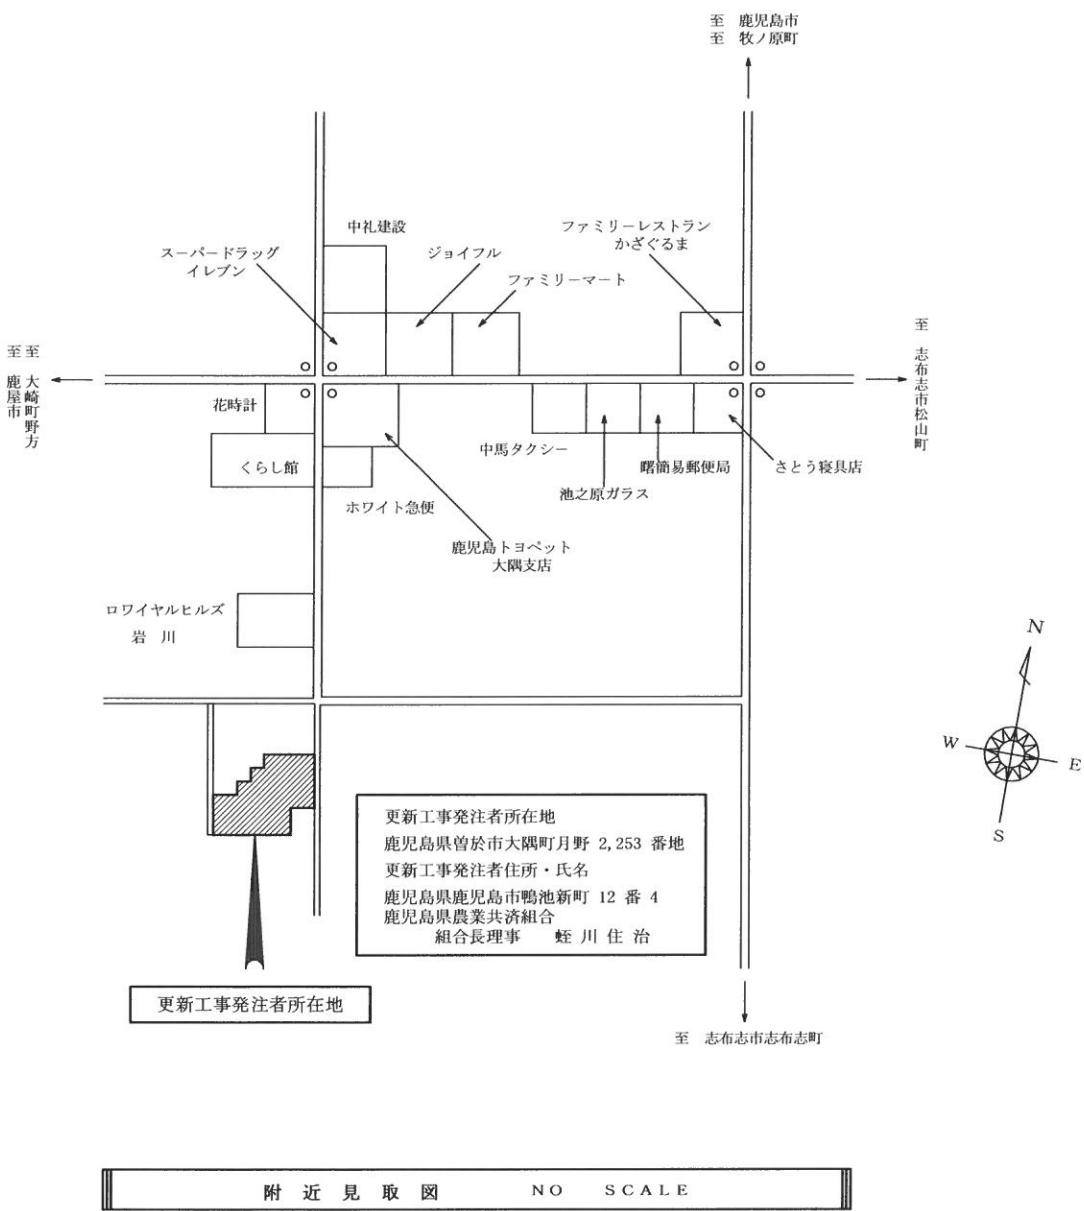

照明器具更新工事設計図面	一 級 建 築 士 事 務 所 村 岡 建 築 設 計 事 務 所 鹿児島県曾於市末吉町二之方 800-5 TEL. FAX 0986-76-3489 管理建築士登録番号 NO. 145049 村 岡 昭 宏	件 名	鹿児島県農業共済組合曾於支所 事業所照明器具LED化工事	日 付	2024 - 05
		図 名	表紙・図面リスト・附近見取図	縮 尺	NO SCALE
		建築士事務所登録番号	鹿児島県知事登録 第 1 - 3 - 9 号	図 番	E - 2 1

既設建物・事務所 R C造2階建て	建物の最高の軒高さ	= 9.270 m
	建物の最高の高さ	= 14.800 m
	建築面積	= 1,123.110 m ²
	1階床面積	= 924.700 m ²
	2階床面積	= 560.000 m ²
	R階床面積	= 10.800 m ²
	延べ床面積	= 1,495.500 m ²
既設建物・事務所 R C造平家建て 昭和62年建設	建物の最高の軒高さ	= 4.700 m
	建物の最高の高さ	= 5.000 m
	建築面積	= 500.425 m ²
	1階床面積	= 358.700 m ²
	延べ床面積	= 358.700 m ²
既設建物・事務所 R C造2階建て 昭和53年建設	建物の最高の軒高さ	= 9.270 m
	建物の最高の高さ	= 14.800 m
	建築面積	= 840.620 m ²
	1階床面積	= 566.000 m ²
	2階床面積	= 560.000 m ²
	R階床面積	= 10.800 m ²
	延べ床面積	= 1,136.800 m ²

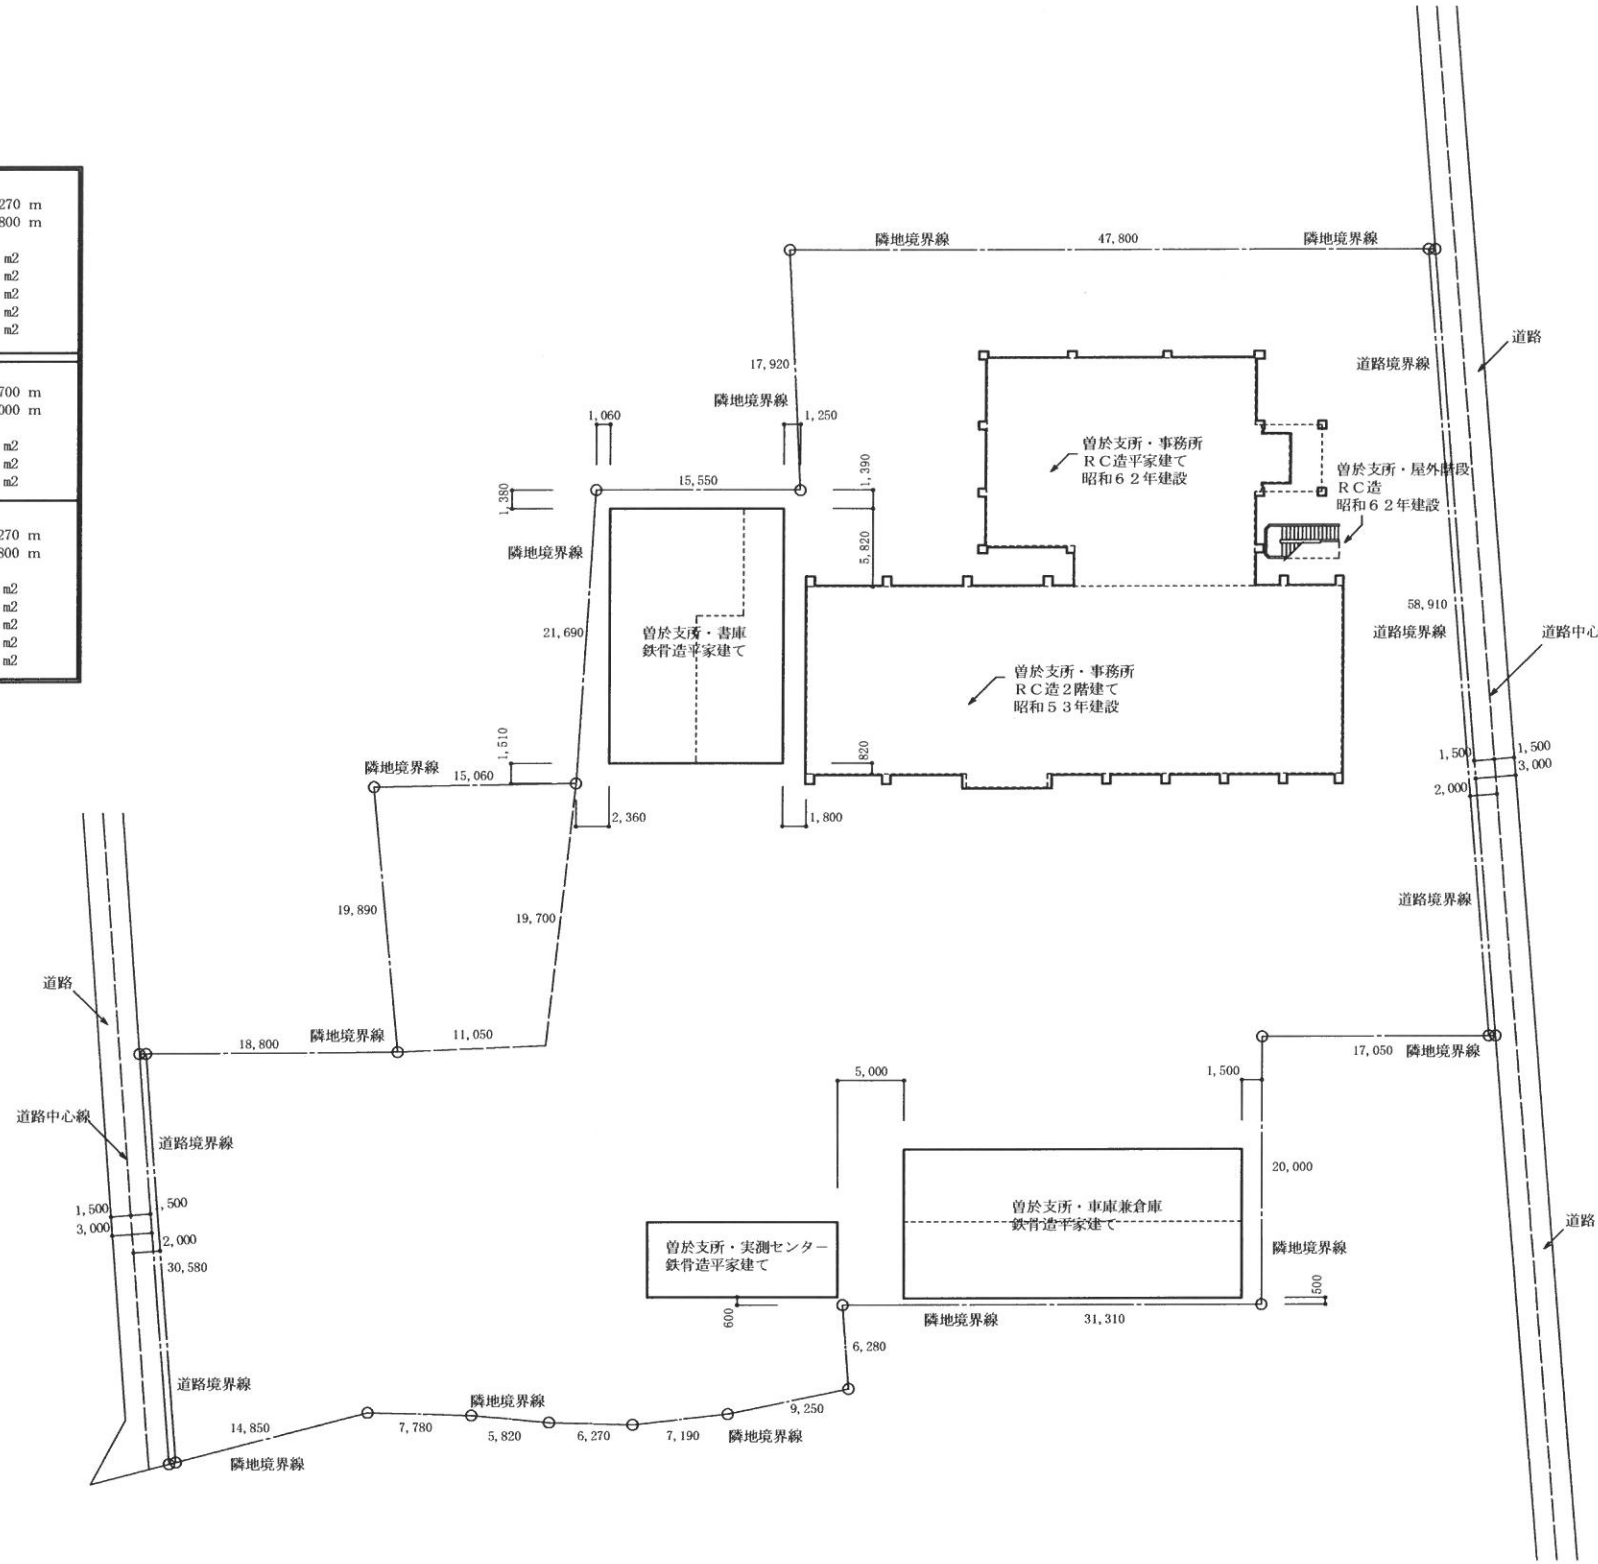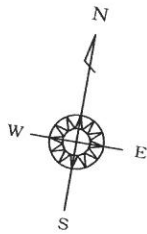


建 物 配 置 図 S = 1 / 400

照明器具更新工事設計図面	一級建築士事務所		件 名	鹿児島県農業共済組合曾於支所 事業所照明器具LED化工事	日 付	2024 - 05
	村 岡 建 築 設 計 事 務 所		図 名	曾於支所 建物配置図	縮 尺	1 / 400
	鹿児島県曾於市末吉町二之方 800-5 管理建築士登録番号 NO. 145049		建築士事務所登録番号	鹿児島県知事登録 第 1 - 3 - 9 号	図 番	E - 2 2

室名	既存設備名称・規格・数量	更新照明器具規格	備 考
ポーチ・1	D.L. (埋込) 4台	NNN 71503 NNU 240115 K	DL 42w
ポーチ・2	C.L. 特殊照明のみ 1箇所	更新工事対象外	
風除室・1	D.L. (埋込) 4台	NNN 71503 NNU 240115 K	DL 42
風除室・2	埋込型非常用照明 1台	NNFB 91615 C	hu 13
	C.L. 1台	XLX 140 SEVJ	EL 234
玄関ホール	D.L. (埋込) 14台	NNN 71503 NNU 240115 K	DL 42
組合長室	富士型照明 FL 20Wx2 1台	XFX 230 DEN LE9	LSS10-2-30
	埋込型非常用照明 7台	NNFB 91615 C	hu 13
	非常電源内蔵型誘導灯 FL 10Wx1 1台	FA 10312 C LE 1 yc 1	yc 1
	埋込下面開放型照明 12台 FL 40Wx2 (330W)	NNLK 42330 NML 4600 EXT	U 402-330c -330r -330i
所長室	ボール型電球 2箇所 70mm径	LDG 64G 70 W	L 60i
	下面開放型照明 4台 FL 40Wx2 (240W)	NNLK 42322 NML 4600 EXT	U 402-240
事務室・1	埋込下面開放型連結照明 32台 FL 40Wx2 (330W)	NNLK 42330 NEL 4600 EN D29	
	非常電源内蔵型誘導灯 FL 10Wx1 1台	FA 10312 C LE 1 yc 1	yc 1
事務室・2	埋込下面開放型連結照明 40台 FL 40Wx2 (220W)	NNLK 42322 NEL 4600 EN D29	
	富士型照明 FL 40Wx2 3台	XFX 460 DEN LE9	LSS10-4-65
コンピュータ室	非常電源内蔵型誘導灯 FL 10Wx1 3台	FA 10312 C LE 1 yc 1	yc 1
	埋込下面ルーバー型照明 18台 FL 40Wx2 (330W)	NNLK 42330 NML 4600 EXT	U 402-330
書類保管庫	富士型照明 FL 40Wx2 3台	XLX 400 DENP	V 402
獣医控室	埋込下面開放型照明 12台 FL 40Wx3 (330W)	NNLK 42330 NEL 4600 KN LR9	
	富士型照明 FL 40Wx2 10台	XLX 460 DENP	V 402
薬 室	富士型照明 FL 40Wx2 3台	XLX 460 DENP	V 402
消毒室	埋込下面開放型照明 1台 FL 40Wx1	XLX 439 DEN	V 401-220
シャワー	C.L. 1台	UGW 85067	CL 601w
湯 沸	埋込下面開放型照明 1台 FL 20Wx1	XLX 219 DEN	V 201-220
物 入	白熱灯 1台	LGB 51655	CL 60i
倉 庫	埋込下面開放型照明 2台 FL 40Wx1 (220W)	XLX 439 DEN	V 401-220
印刷室	埋込下面開放型照明 2台 FL 40Wx1 (220W)	XLX 439 DEN	V 401-220
倉 庫	C.L. 1台	LGB 51655	CL 60i
休憩室	和風ペンダント 1台 32+30 W	LDG 42625	P 3230
湯沸室	埋込下面開放型照明 1台 FL 20Wx1	XLX 219 DEN	V 201-220
女子更衣室	欄下流し元灯 FL 10Wx1 1台	LGB 85040 LE1	
	非常電源内蔵型誘導灯 FL 10Wx1 1台	FA 10312 C LE 1 yc 1	yc 1
外部通路	富士型照明 FL 20Wx1 1台	XLX 210 ENC	V 201
屋外設備階段	センサー式外灯 1台	LGWC 40114	SP 150s
男子便所	ポーチライト 3台	XLGE 8011	BK 601w
女子便所	D.L. (埋込) 6台	NNN 71503 NNU 240115 K	DL 42
	ポーチライト 1台	XLGE 8011	BK 601w
女子便所	D.L. (埋込) 6台	NNN 71503 NNU 240115 K	DL 42
	ポーチライト 2台	XLGE 8011	BK 601w

建 物 1 階 平 面 図

S = 1 / 120

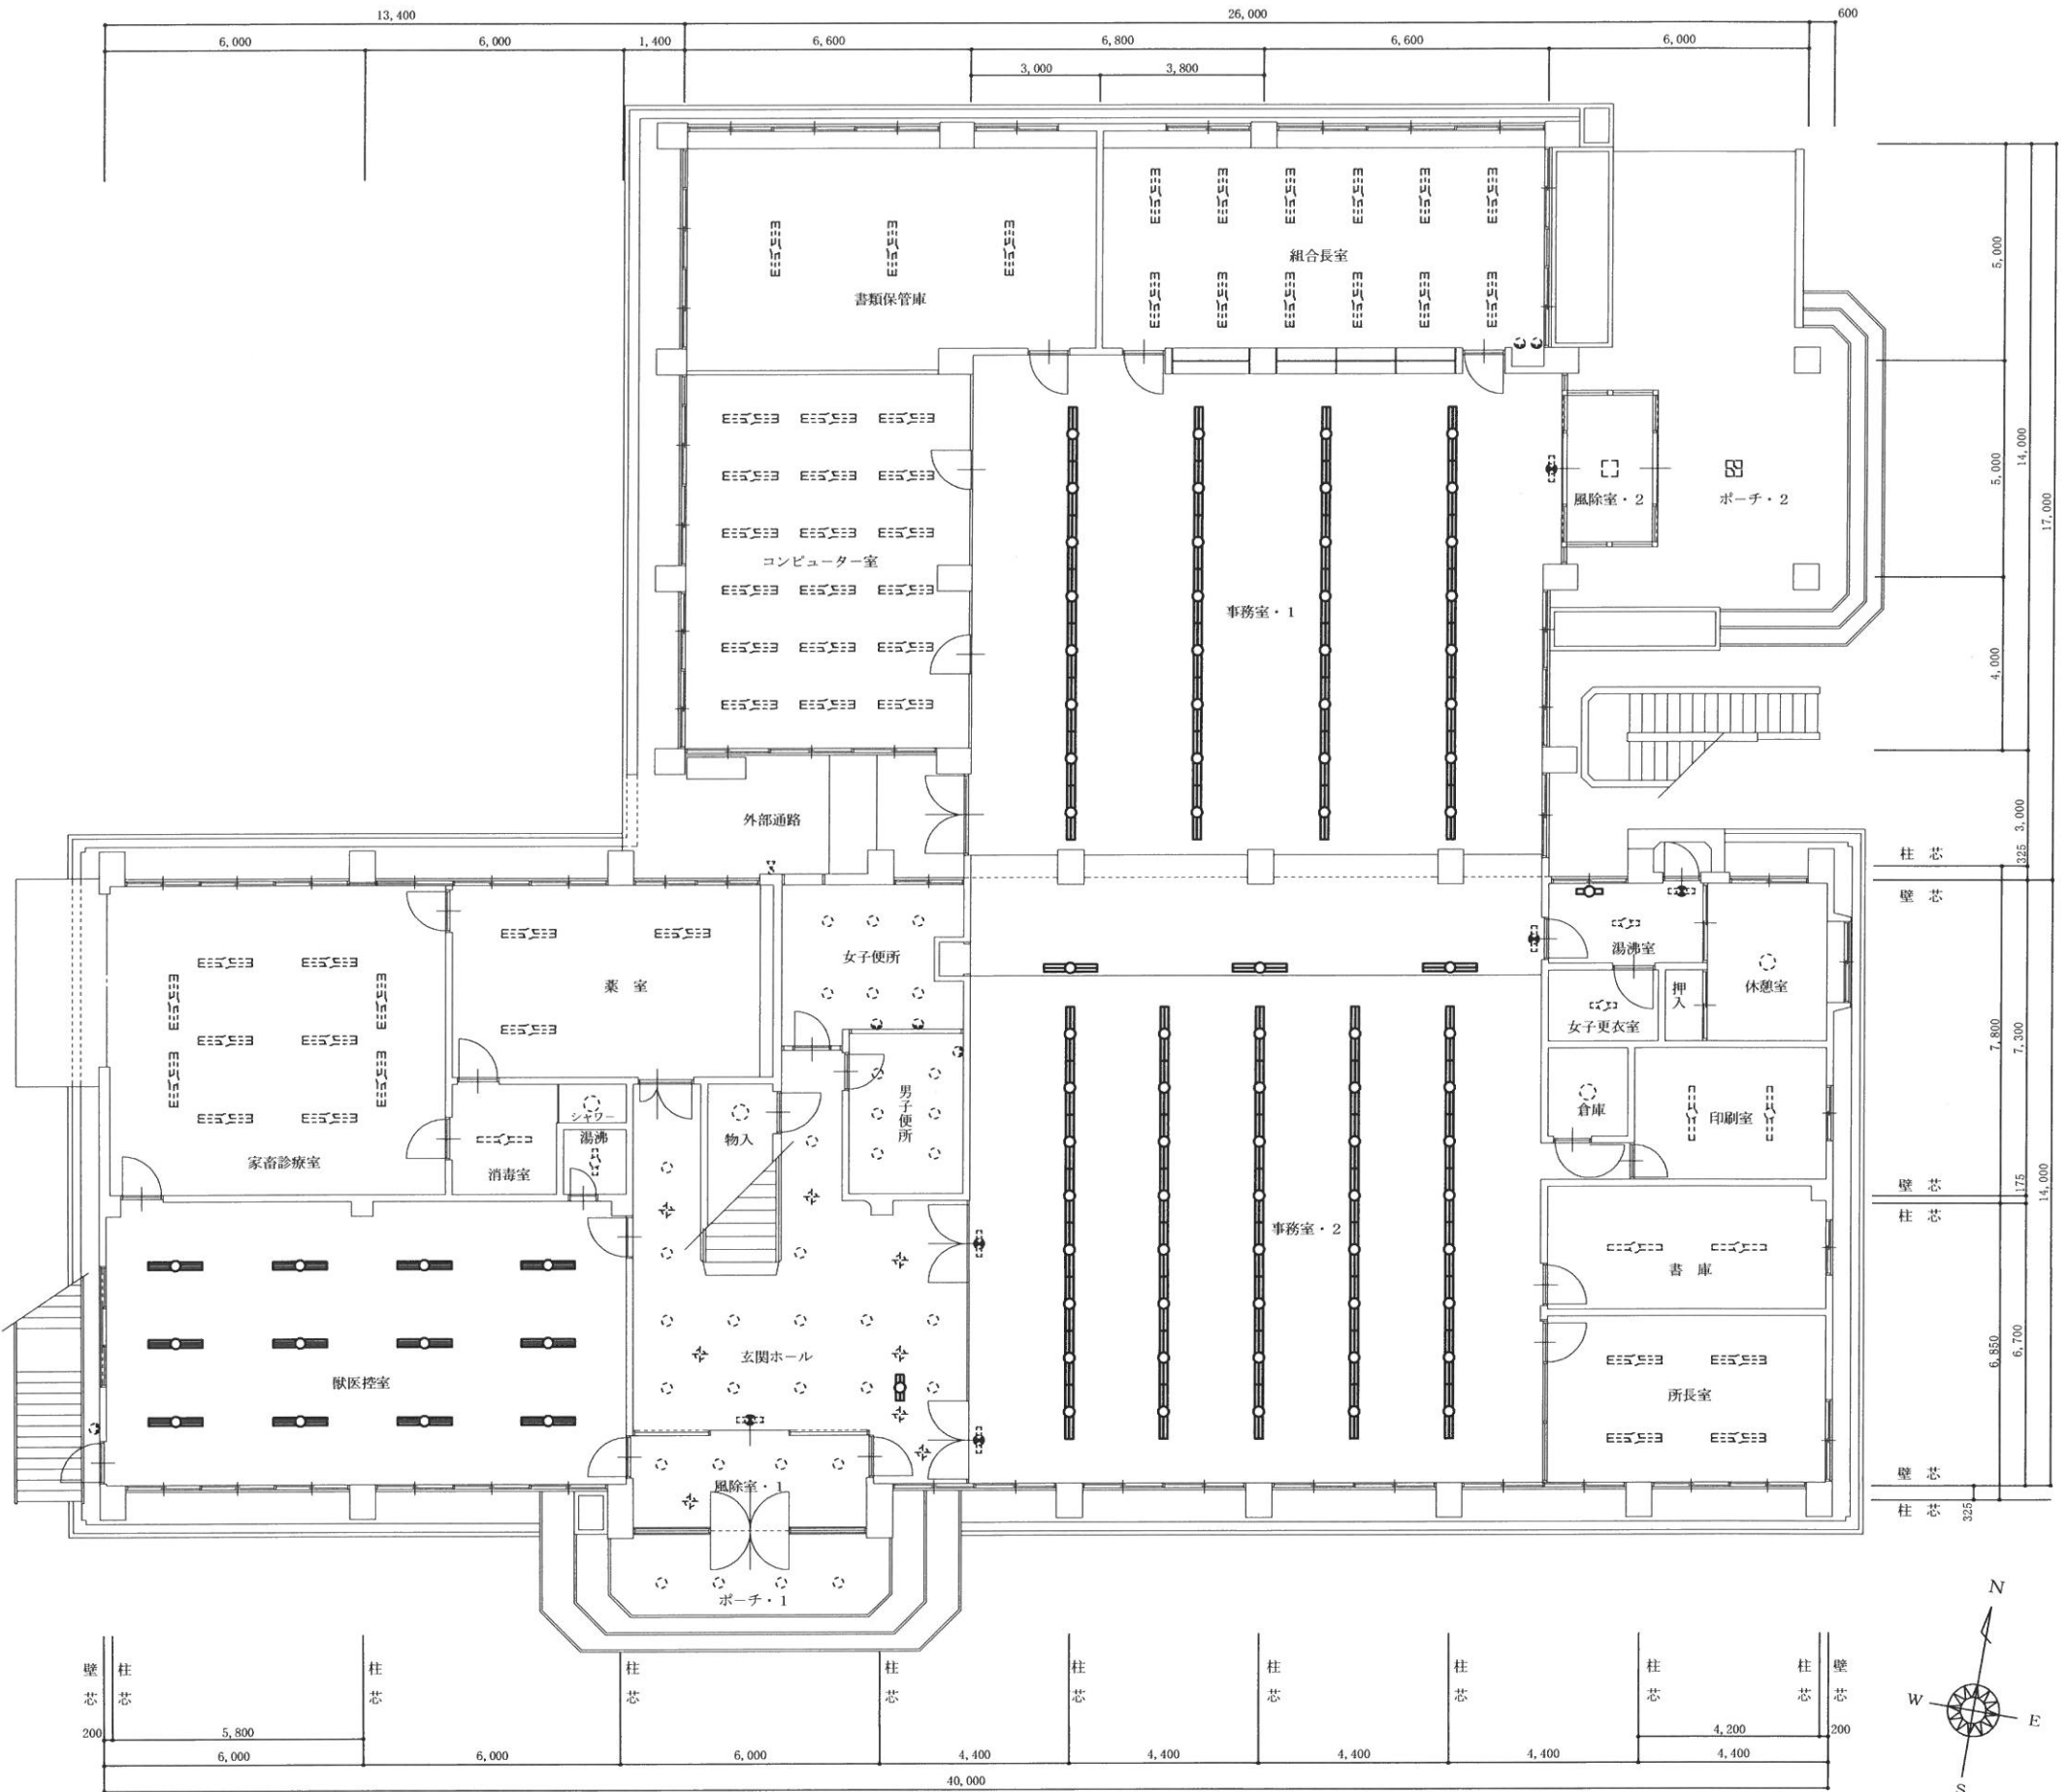

照明器具更新工事設計図面


一級建築士事務所
村岡建築設計事務所

鹿児島県曽於市末吉町二之方 800-5
管理建築士登録番号 NO. 145049

TEL. FAX 0986-76-3489
村岡昭宏

件名	鹿児島県農業共済組合曾於支所 事業所照明器具LED化工事	日付	2024 - 05
図名	事務所棟 建物1階平面図	縮尺	1 / 120
建築士事務所登録番号	鹿児島県知事登録 第 1 - 3 - 9 号	図番	E - 23

室 名	既存設備名称・規格・数量	更新照明器具規格	備 考
研修室・1	埋込下面開放型連結照明 FL 40Wx2 (210W)	NNLK 41319 NNL 4600 EXT	U 402-210c
	非常電源内蔵型誘導灯 FL 10Wx1	PA 10342 C	yc 1
研修室・2	埋込下面開放型連結照明 FL 40Wx2 (210W)	NNLK 41319 NNL 4600 EXT	U 402-210c
	非常電源内蔵型誘導灯 FL 10Wx1	PA 10342 C	yc 1
放送室	埋込下面開放型照明 FL 20Wx2	XLX 239 VEN	U 202-300
	埋込型非常用照明	NFB 91615 C	bu 13
空調機械室	吊下式富士型照明 FL 40Wx1	XLX 430 DENP XFP 500	V 404p
	吊下式富士型照明 FL 40Wx1	XLX 430 DENP XFP 500	V 404p
検査室・1	埋込下面開放型連結照明 FL 40Wx2 (210W)	NNLK 41319 NEL 4600 EN D29	
	富士型照明 FL 40Wx2	XLX 460 DENP	V 402
検査室・2	富士型照明 FL 40Wx1	XLX 430 DENP	V 401
	富士型照明 FL 40Wx1	XLX 430 DENP	V 401
ホール	D.L. (埋込)	NNN 71503 NNL 240115 K	DL 42
	埋込型非常用照明	NFB 91615 C	bu 13
階段室	富士型照明 FL 20Wx1	XFX 210 DEN LES	LSS10-2-15
	D.L. (埋込)	NNN 71503 NNL 240115 K	DL 42
廊下・1	埋込型非常用照明	NFB 91615 C	bu 13
	D.L. (埋込)	NNN 71503 NNL 240115 K	DL 42
廊下・2	埋込型非常用照明	NFB 91615 C	bu 13
	D.L. (埋込)	NNN 71503 NNL 240115 K	DL 42
便所間廊下	D.L. (埋込)	NNN 71503 NNL 240115 K	DL 42
	埋込型非常用照明	NFB 91615 C	bu 13
湯 沸	埋込下面開放型照明 FL 20Wx1	XLX 219 DEN	U 201-220
	D.L. (埋込)	NNN 71503 NNL 240115 K	DL 42
男子便所	D.L. (埋込)	NNN 71503 NNL 240115 K	DL 42
	ボーテライト	XLGE 8011	BK 601w
女子便所	D.L. (埋込)	NNN 71503 NNL 240115 K	DL 42
	ボーテライト	XLGE 8011	BK 601w
屋外階段鋪場	ボーテライト	ELW 51704 W	CL 201w

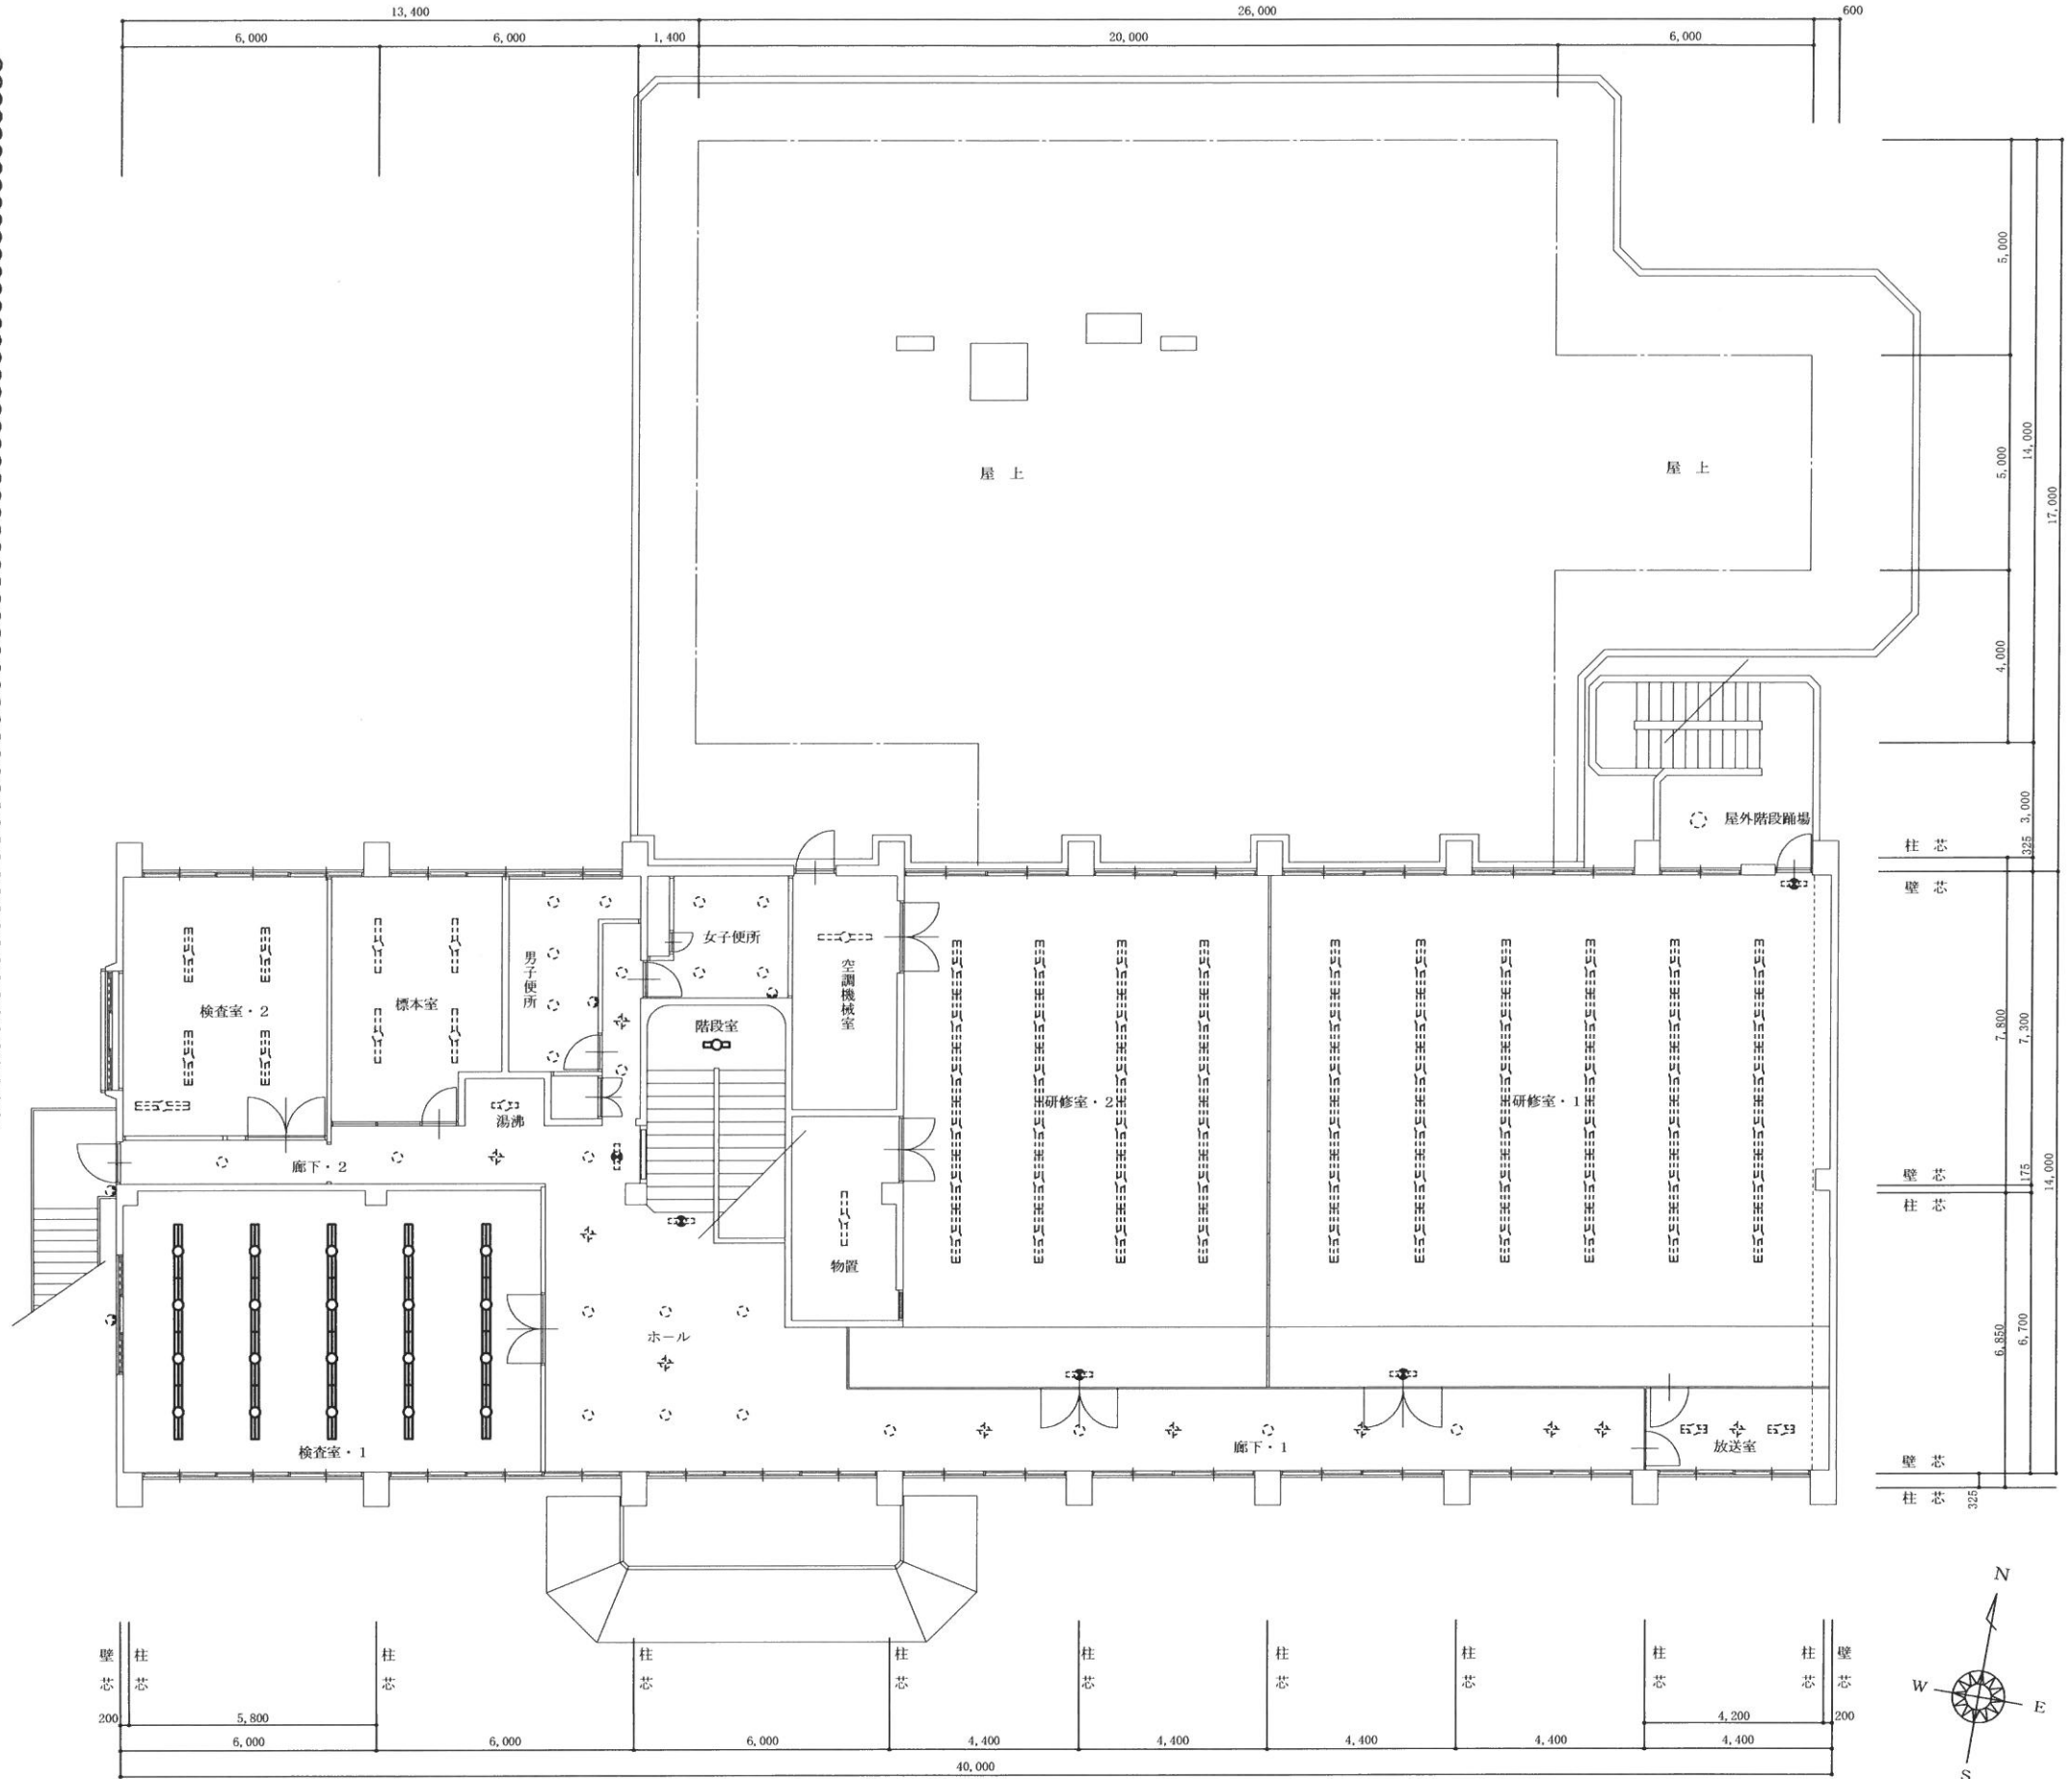

建 物 2 階 平 面 図
S = 1 / 120

照明器具更新工事設計図面

一級建築士事務所

村 岡 建 築 設 計 事 務 所

鹿児島県曾於市末吉町二之方 800-5
管理建築士登録番号 NO. 145049

TEL. FAX 0986-76-3489
村 岡 昭 宏

件 名

鹿児島県農業共済組合曾於支所
事業所照明器具LED化工事

日 付

2024 - 05

図 名

事務所棟 建物2階平面図

縮 尺





1 / 120

建築士事務所登録番号

鹿児島県知事登録 第 1 - 3 - 9 号

図 番

E - 2 4

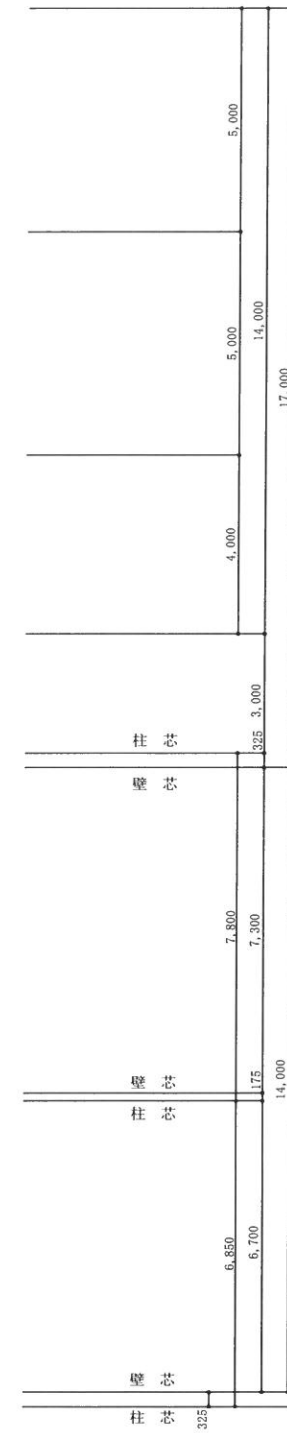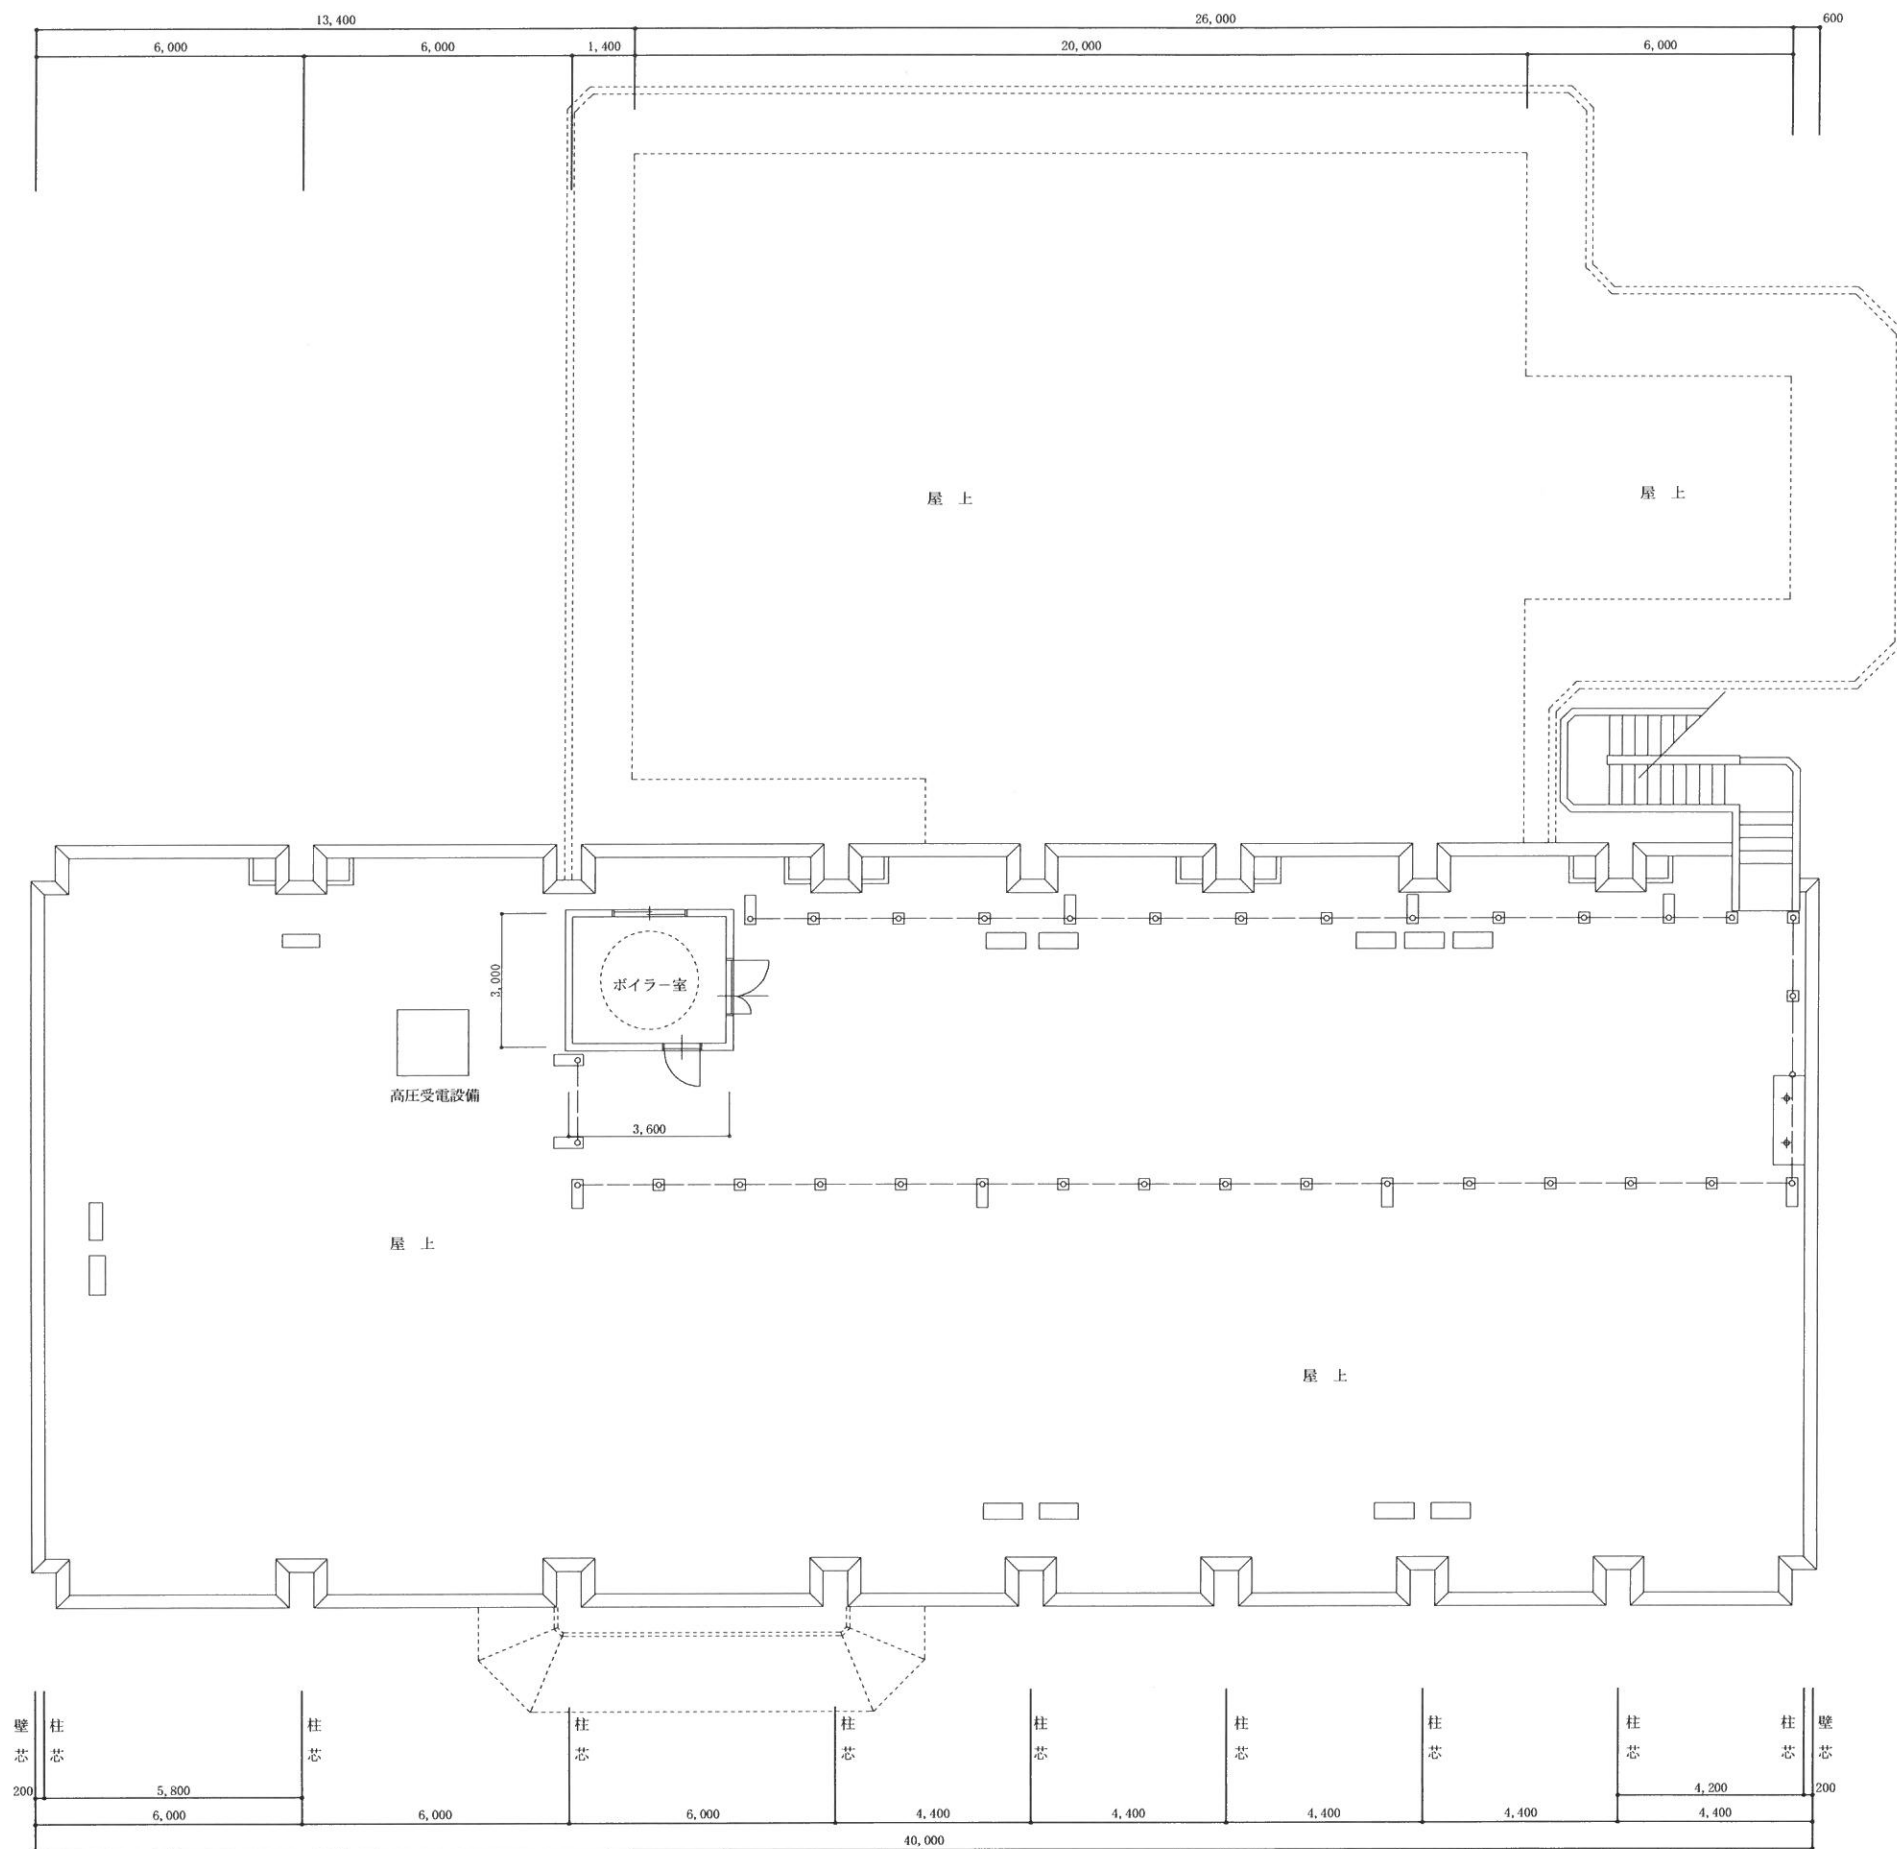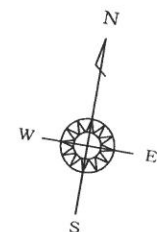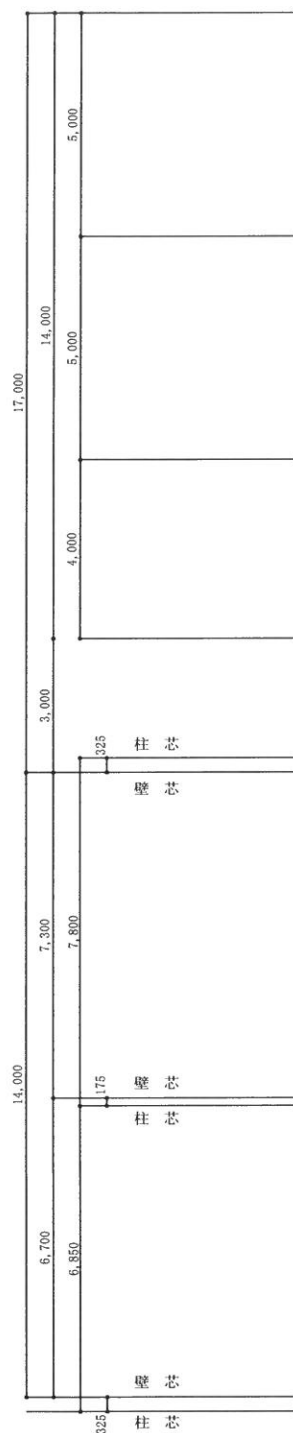

建物 R 階平面図
S = 1 / 120

照明器具更新工事設計図面

一級建築士事務所
村岡建築設計事務所

鹿児島県曾於市末吉町二之方 800-5
管理建築士登録番号 NO. 145049
TEL. FAX 0986-76-3489
村岡 昭 宏

件 名
鹿児島県農業共済組合曾於支所
事業所照明器具LED化工事



図 名
事務所棟 建物R階平面図

建築士事務所登録番号
鹿児島県知事登録 第 1-3-9 号

日 付
2024 - 05

縮 尺
1 / 120

図 番
E-25

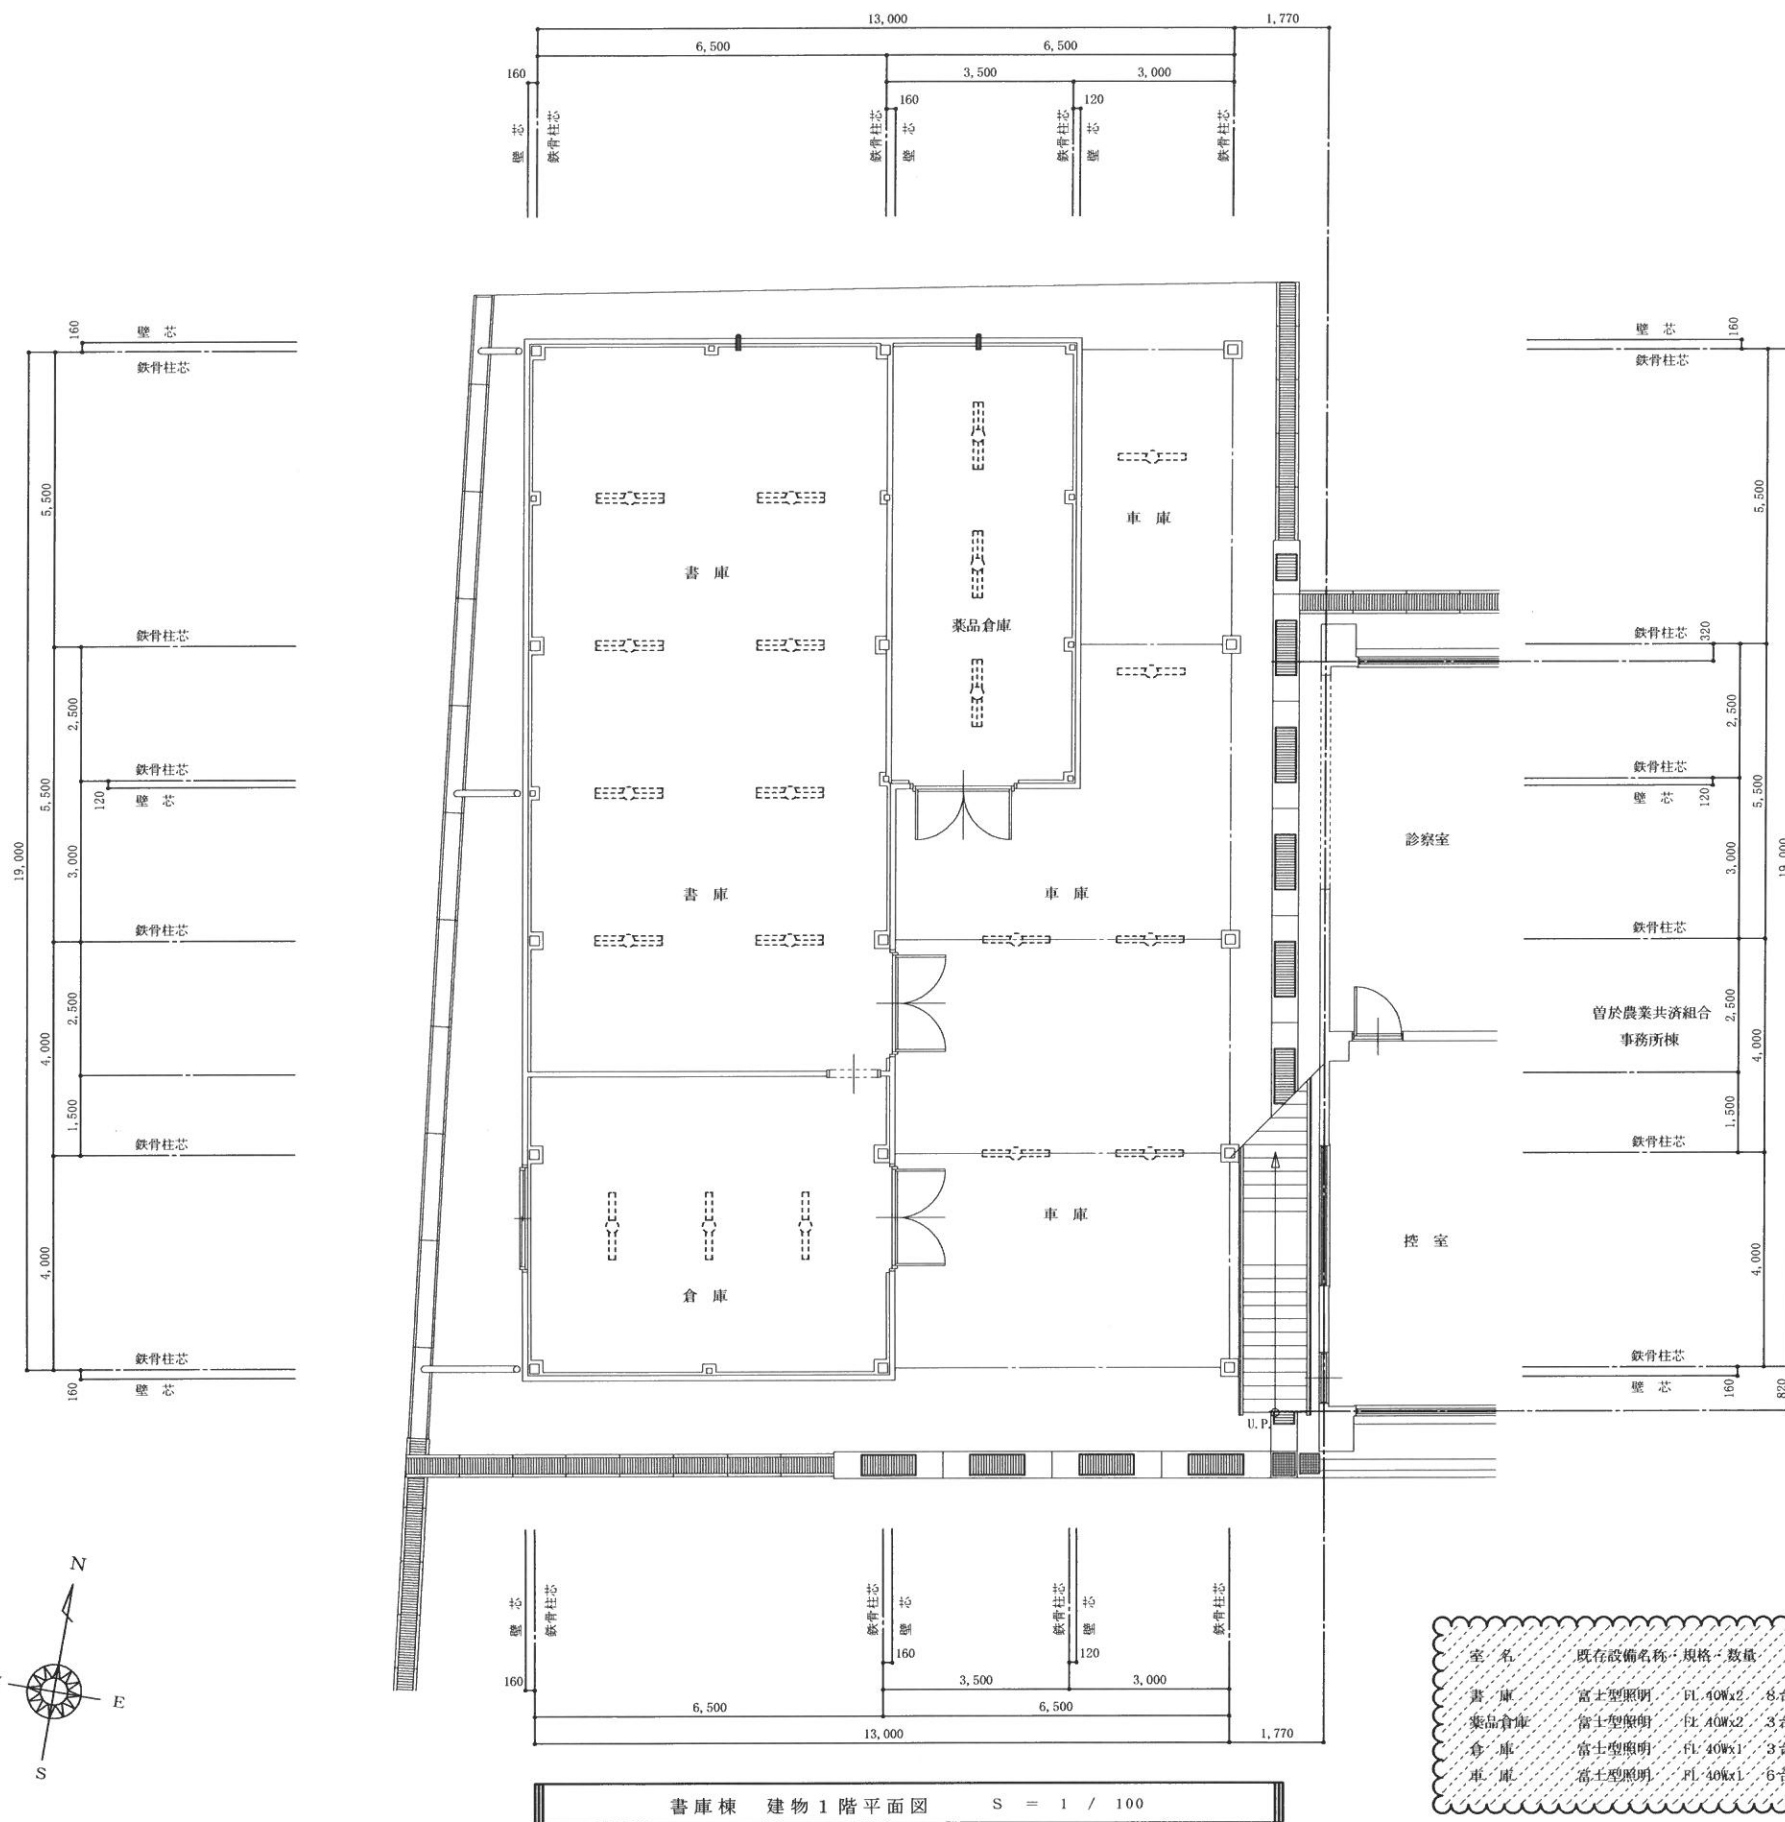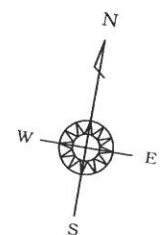

室名	既存設備名称・規格・数量	更新照明器具規格	備考
書庫	富士型照明 FL 40Wx2 8台	XLX 460 DEXP	V 402
薬品倉庫	富士型照明 FL 40Wx2 3台	XLX 460 DEXP	V 402
倉庫	富士型照明 FL 40Wx1 3台	XLX 430 DEXP	V 401
車庫	富士型照明 FL 40Wx1 6台	XLX 430 DEXP	V 401

照明器具更新工事設計図面

一級建築士事務所

村岡建築設計事務所

鹿児島県曾於市末吉町二之方 800-5
管理建築士登録番号 NO. 145049

TEL. FAX 0986-76-3489
村岡 昭 宏

件名

鹿児島県農業共済組合曾於支所
事業所照明器具LED化工事

日付

2024 - 05

図名

書庫棟 建物1階平面図

縮尺


1 / 100

建築士事務所登録番号

鹿児島県知事登録 第 1 - 3 - 9 号


図番

E - 26

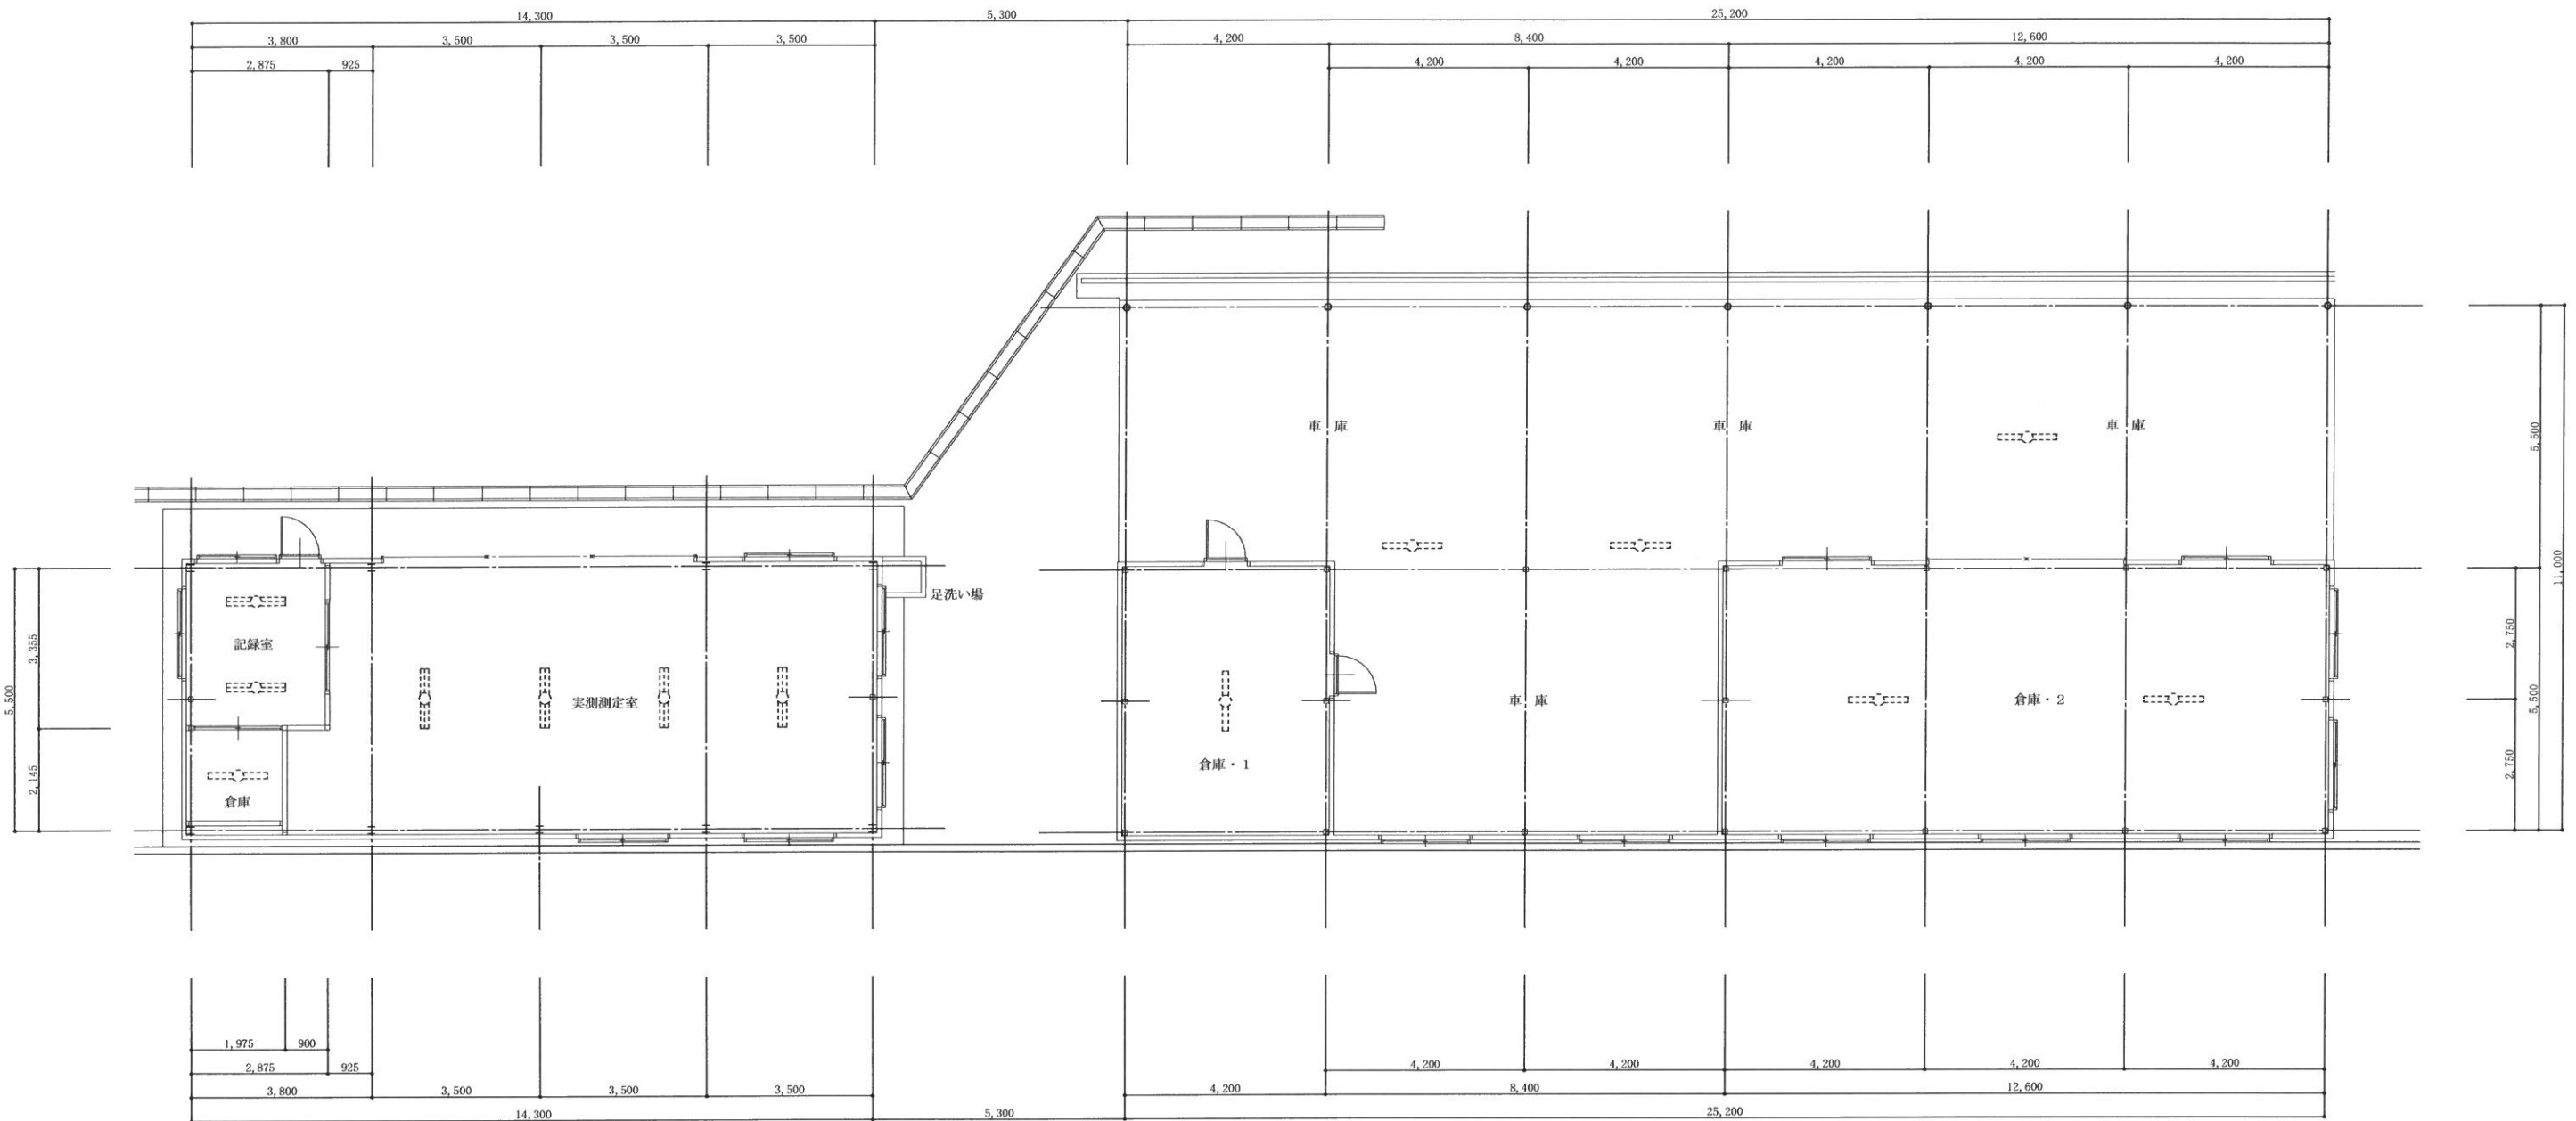

室名	既存設備名称・規格・数量	更新照明器具規格	備考
記録室	富士型照明 FL 40W×2 2台	XLX 460 DEHP	V 402
実測測定室	富士型照明 FL 40W×2 4台	XLX 460 DEHP	V 402
倉庫	反射管付型照明 FL 40W×1 1台	XLX 430 DEHP	K 404

実測センター棟 建物1階平面図 S = 1 / 100

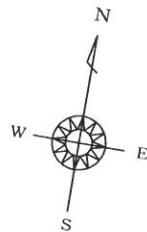

室名	既存設備名称・規格・数量	更新照明器具規格	備考
倉庫・1	反射管付型照明 FL 40W×1 2台	XLX 430 DEHP	K 404
倉庫・2	反射管付型照明 FL 40W×1 1台	XLX 430 DEHP	K 404
車庫	反射管付型照明 FL 40W×1 3台	XLX 430 DEHP	K 404

車庫兼倉庫棟 建物1階平面図 S = 1 / 100

照明器具更新工事設計図面

一級建築士事務所

村岡建築設計事務所

鹿児島県曽於市末吉町二之方 800-5
管理建築士登録番号 NO. 145049

TEL. FAX 0986-76-3489
村岡昭宏

件名

鹿児島県農業共済組合曾於支所
事業所照明器具LED化工事

日付

2024 - 05

図名

実測センター棟/車庫兼倉庫棟 建物1階平面図

縮尺

1 / 100

建築士事務所登録番号

鹿児島県知事登録 第 1 - 3 - 9 号


図番

E - 2 7

15,180						
3,800	3,850	3,780	3,750			
2,760	1,040	3,850	980	1,780	1,020	3,750

室名	既存設備名称・規格・数量	更新照明器具規格	備 考
ポーチ	C.L. 1台	LGW 51704 W	CL 301w
外部勝手口	センサー式外灯 1台	LGWC 40114	SP 150s
倉庫外灯	ポーチライト 1台	MNEW 21800 K	BK 201w
玄関ホール	富士型照明 FL 40Wx2 2台	XFx 460 DEN LE9	LSS10-4-65
事務所	富士型照明 FL 40Wx2 5台	XFx 460 DEN LE9	LSS10-4-65
応接室	富士型照明 FL 40Wx2 1台	XFx 460 DEN LE9	LSS10-4-65
獣医控室	LED照明器具 3灯x3列	更新工事対象外	
湯沸室	富士型照明 FL 40Wx1 1台	XLX 430 DENP	V 401
	調光減光元灯 1台	LG8 85040	N 151
	FL 45Wx1		
倉庫	富士型照明 FL 40Wx1 2台	XLX 430 DENP	V 401
便 所	富士型照明 FL 40Wx1 2台	XLX 430 DENP	V 401
	ポーチライト 1台	XLGE 8011	BK 601w



3,850				3,780	3,750
980	2,880	970	1,900	1,020	860

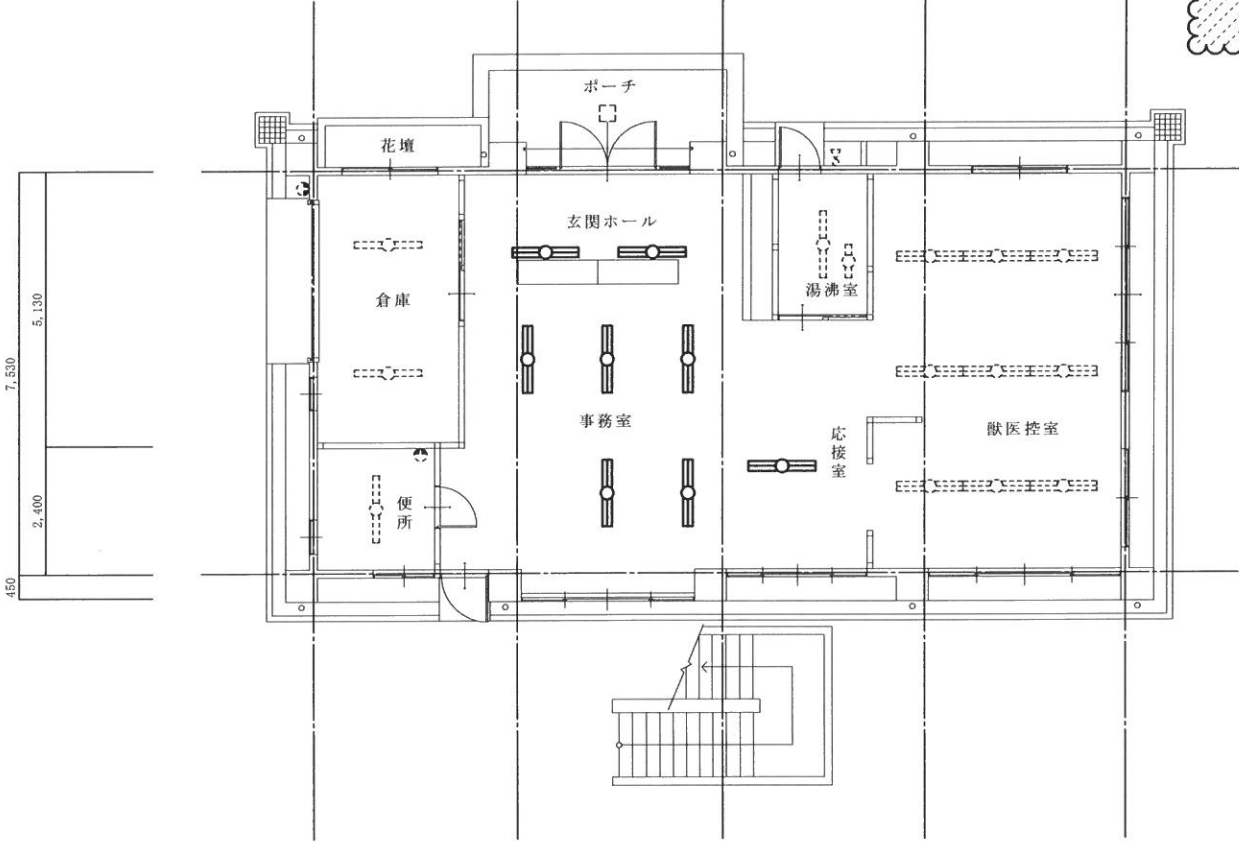

2,320	1,480	3,850	2,760	1,020	3,750
3,800	3,850	3,780	3,750		
15,180					

1,860	900	4,680
1,920	1,850	2,850
7,530	2,850	450

3,810	850
2,960	900
3,720	1,890
930	1,420
7,530	450

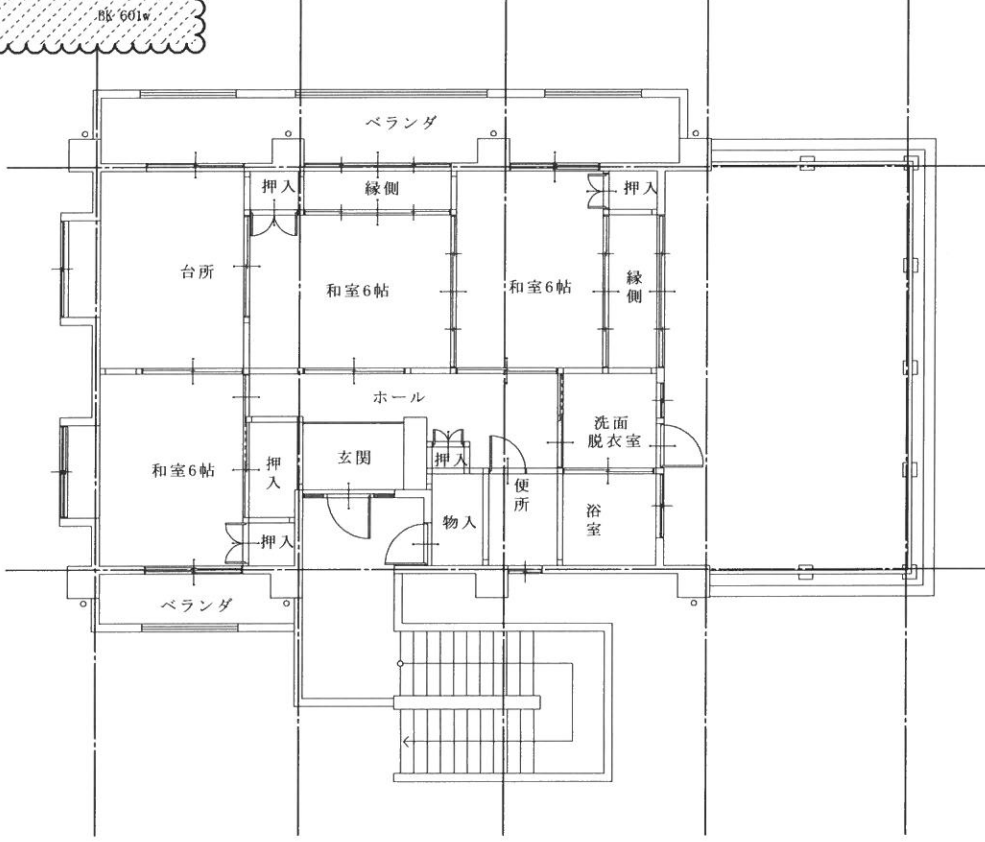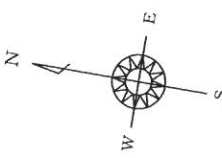

2,810	990	2,420	1,090	840	1,040	1,880	860
3,800	3,850	3,780	3,750				
15,180							

850	3,810
2,960	900
3,720	1,890
930	1,420
7,530	450


中部事務所 建物1階平面図 S = 1 / 100

中部事務所 建物2階平面図 S = 1 / 100

照明器具更新工事設計図面	一級建築士事務所 村岡建築設計事務所 鹿児島県曾於市末吉町二之方 800-5 管理建築士登録番号 NO. 145049	TEL. FAX 0986-76-3489 村岡 昭 宏	件 名 鹿児島県農業共済組合曾於支所 事業所照明器具LED化工事	日 付 2024 - 05
			図 名 中部事務所 建物1階・2階平面図	縮 尺 1 / 100
			建築士事務所登録番号 鹿児島県知事登録 第 1 - 3 - 9 号	図 番 E - 2 8

室名	既存設備名称・規格・数量	更新照明器具規格	備考
ポーチ	ポーチライト 1台	XLG 8011	既 601w
玄関	C.L. FL 20Wx4 1台	XLX 130 NENJ LA9	CL 204-2
事務所	富士型照明 FL 40Wx2 9台	XFX 460 DEN LE9	LSS10-4-65
応接室	富士型照明 FL 40Wx2 3台	XFX 460 DEN LE9	LSS10-4-65
診察室	富士型照明 FL 40Wx2 2台	XLX 460 DENP	V 402
倉庫	富士型照明 FL 40Wx2 1台	XLX 460 DENP	V 402
書類庫	富士型照明 FL 40Wx1 1台	XLX 430 DENP	V 401
湯沸室	富士型照明 FL 20Wx2 1台	XLX 230 DENC	V 202
便所	富士型照明 FL 20Wx1 1台	XFX 210 DENC	V 204
	C.L. FL 40Wx4 1台	LGB-52624	CL 401
	ボール型電球 70ミリ径 1箇所	LJG 6 LG 70 W	L 601
通廊	富士型照明 FL 40Wx4 1台	XLX 430 DENP	V 401
外部出入口	センサー式外灯 1台	LGC 40114	SP 160s

6,000		6,000		2,000		6,500	
2,850	3,150					2,500	4,000

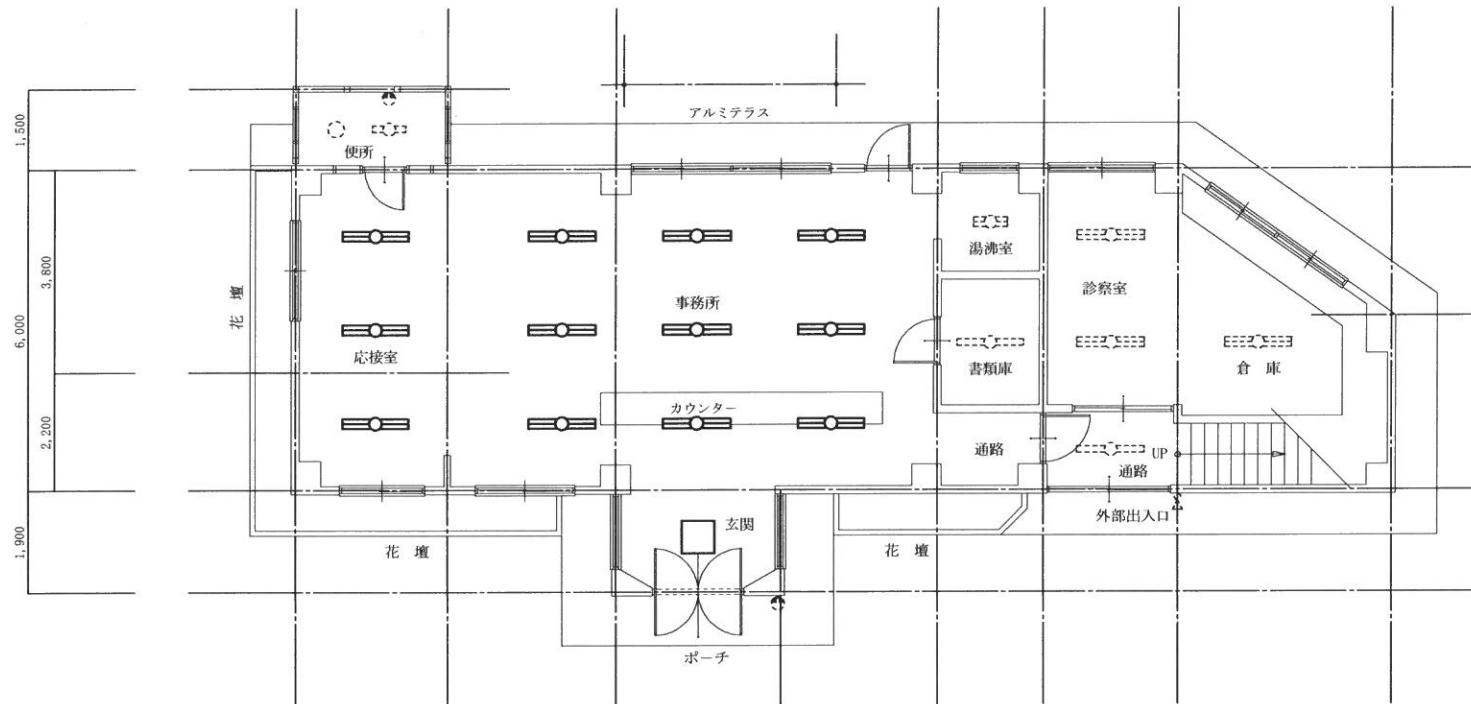


2,850	3,150	3,050	2,950		2,500	4,000
6,000		6,000		2,000	6,500	
20,500						

北部事務所 建物1階平面図 S = 1 / 100

室名	既存設備名称・規格・数量	更新照明器具規格	備考
階段室	ボール型電球 70ミリ径 3箇所	LJG 6 LG 70 W	L 601
会議室・1	富士型照明 FL 40Wx2 4台	XLX 460 DENP	V 402
会議室・2	富士型照明 FL 40Wx2 4台	XLX 460 DENP	V 402
会議室・3	富士型照明 FL 40Wx2 1台	XLX 460 DENP	V 402
	富士型照明跡地線のみ 2台	更新工事対象外	
湯沸室	富士型照明 FL 40Wx1 1台	XLX 430 DENP	V 401

6,000		6,000		2,000		6,500	
2,850	3,150					2,500	4,000

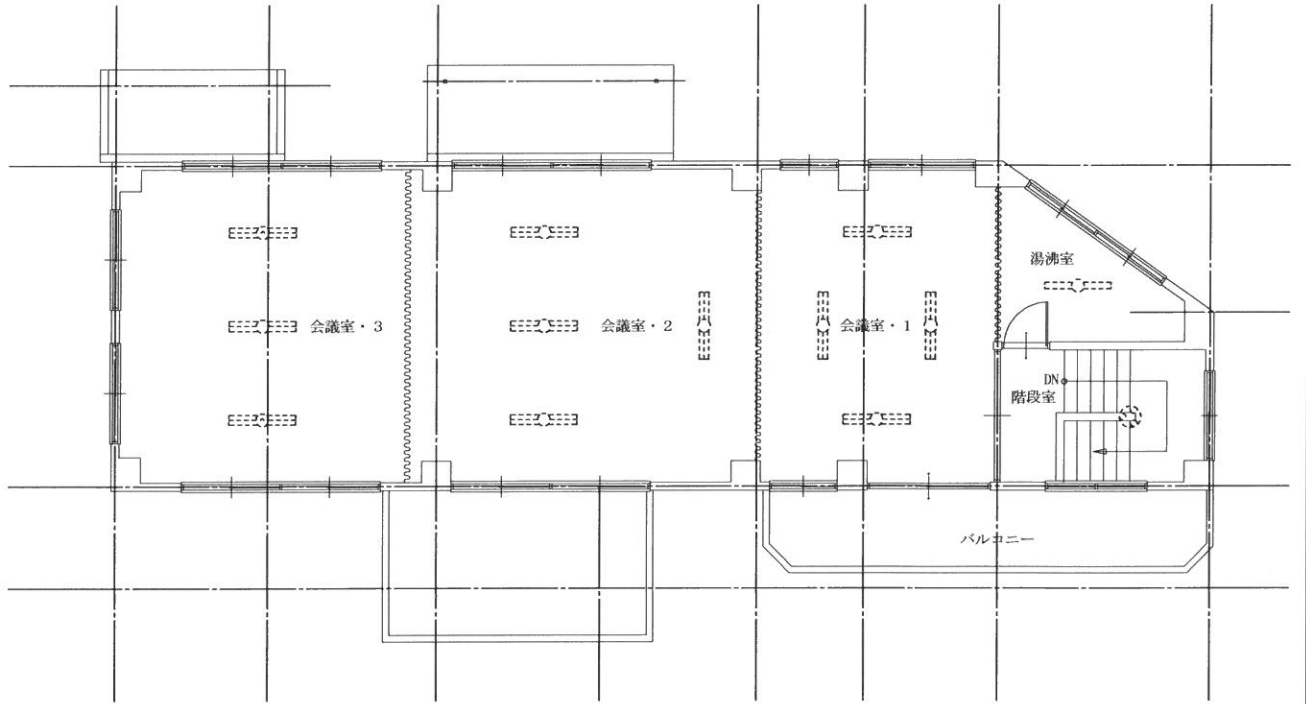

2,850	3,150	3,050	2,950		2,500	4,000
6,000		6,000		2,000	6,500	
20,500						

北部事務所 建物2階平面図 S = 1 / 100

照明器具更新工事設計図面

一級建築士事務所

村岡建築設計事務所

鹿児島県曾於市末吉町二之方 800-5
管理建築士登録番号 NO. 145049

TEL. FAX 0986-76-3489
村岡 昭 宏

件名

鹿児島県農業共済組合曾於支所
事業所照明器具LED化工事

図名

北部事務所 建物1階・2階平面図

建築士事務所登録番号

鹿児島県知事登録 第 1-3-9 号

日付

2024 - 05

縮尺

1 / 100

図番

E-30